
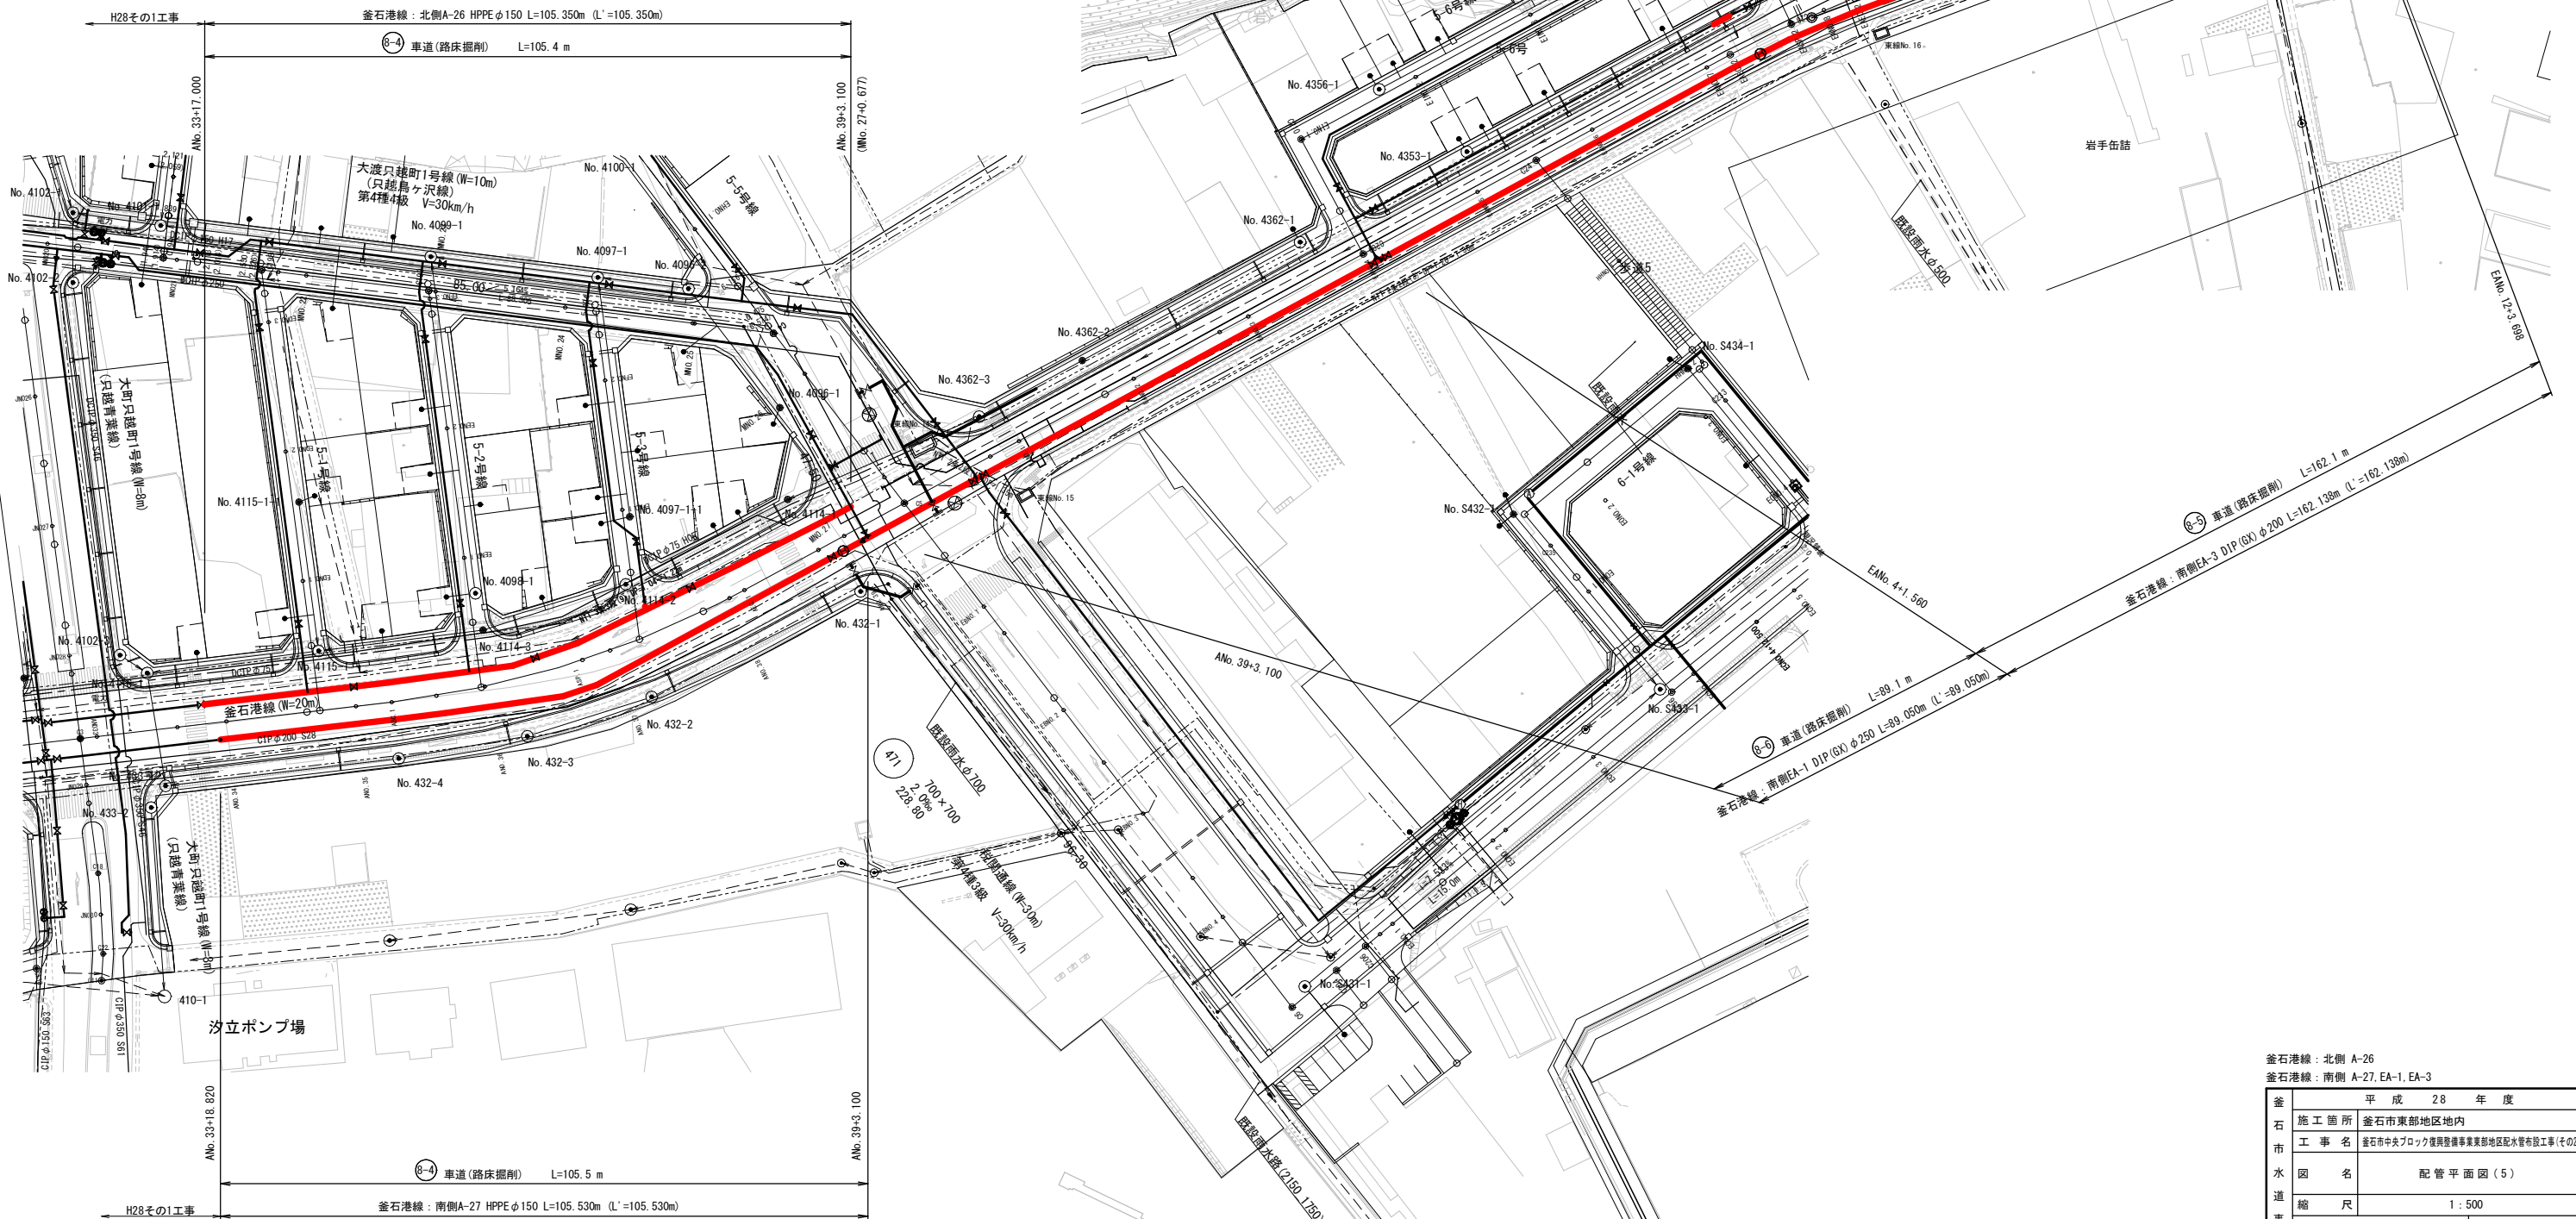


配管平面図(5) S=1/500

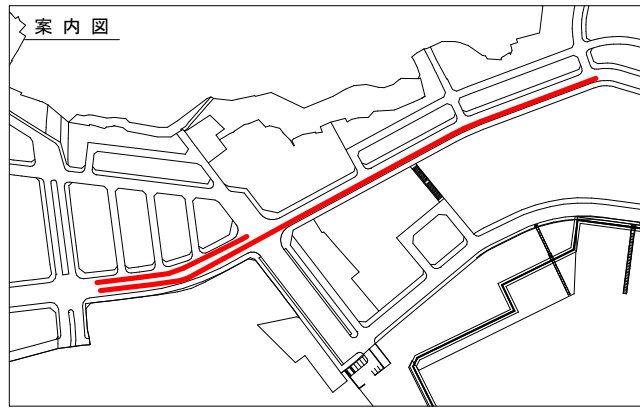

| | | | |
|---------------|---------------------------------|---------------------------|------|
| 釜石港線: 北側 A-26 | | 釜石港線: 南側 A-27, EA-1, EA-3 | |
| 釜石市 | 平成 28 年度 | | |
| 施工箇所 | 釜石市東部地区地区内 | | |
| 工事名 | 釜石市中央ブロック復興整備事業東部地区配水管布設工事(その2) | | |
| 水道 | | | |
| 図名 | 配管平面図(5) | | |
| 縮尺 | 1:500 | | |
| 事 | 平成 29 年 2 月 13 日 | 全 | 枚中 6 |
| 所 | 所長 | 係長 | 設計 |
| 所 | | | 製図 |