


大畑地区配水管布設替工事

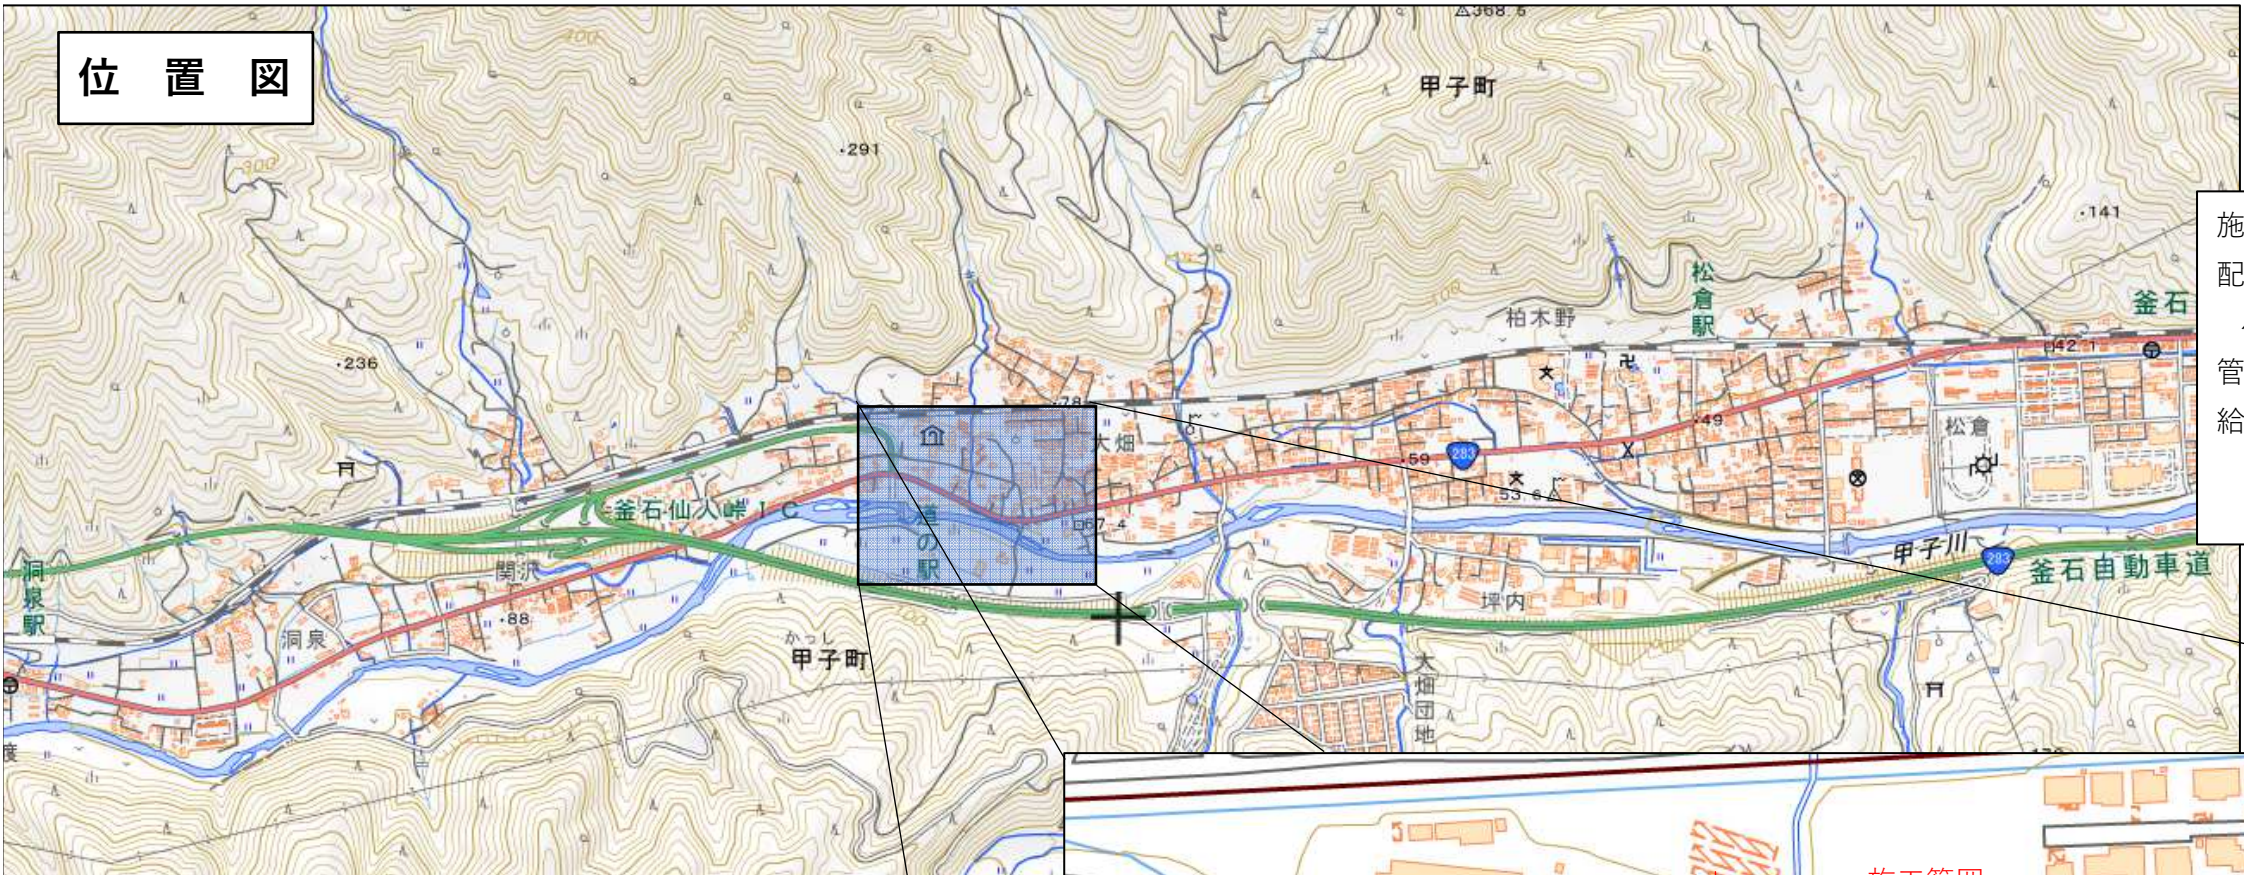


施工箇所
釜石市甲子町第7地割・8地割地内


施工延長	L=257.0m	
配水管布設工	HPPEφ100	L=247.8m
〃 (水管橋)	HPPEφ100	L=8.3m
管閉塞工		N=1式
給水管切替工	PP20～PP30	N=12箇所
	PE75	N= 1箇所

起点付近



終点付近

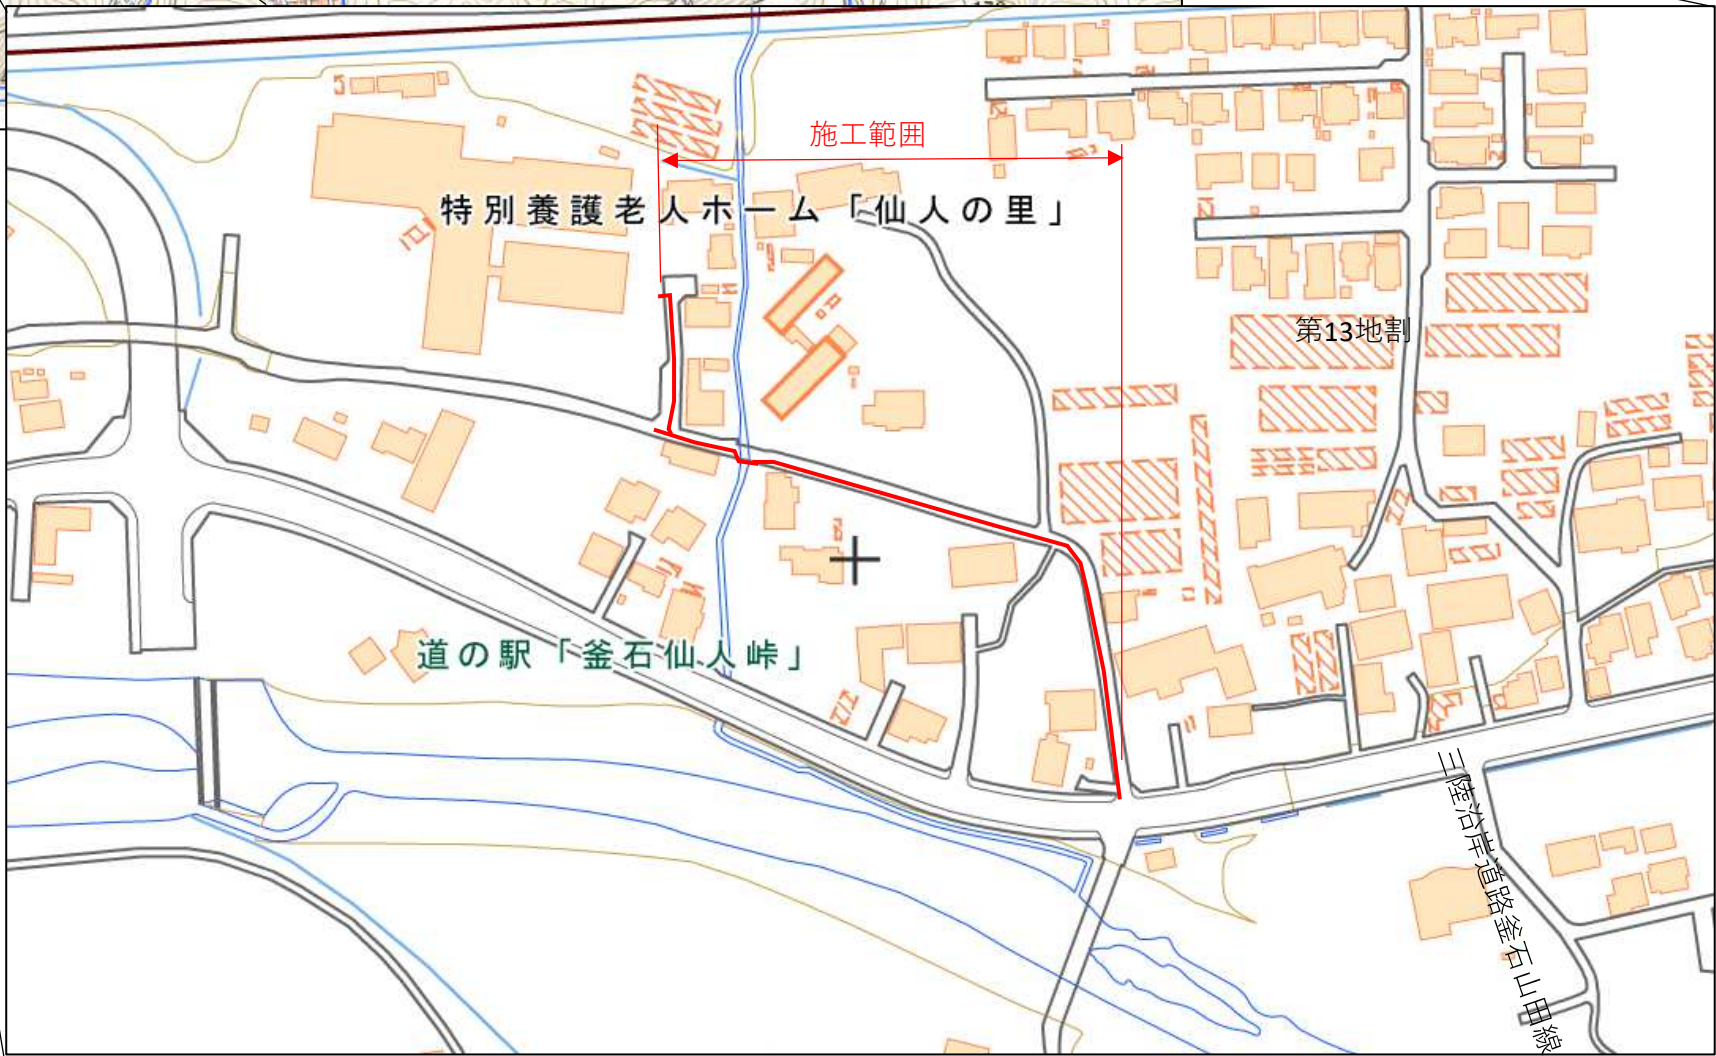


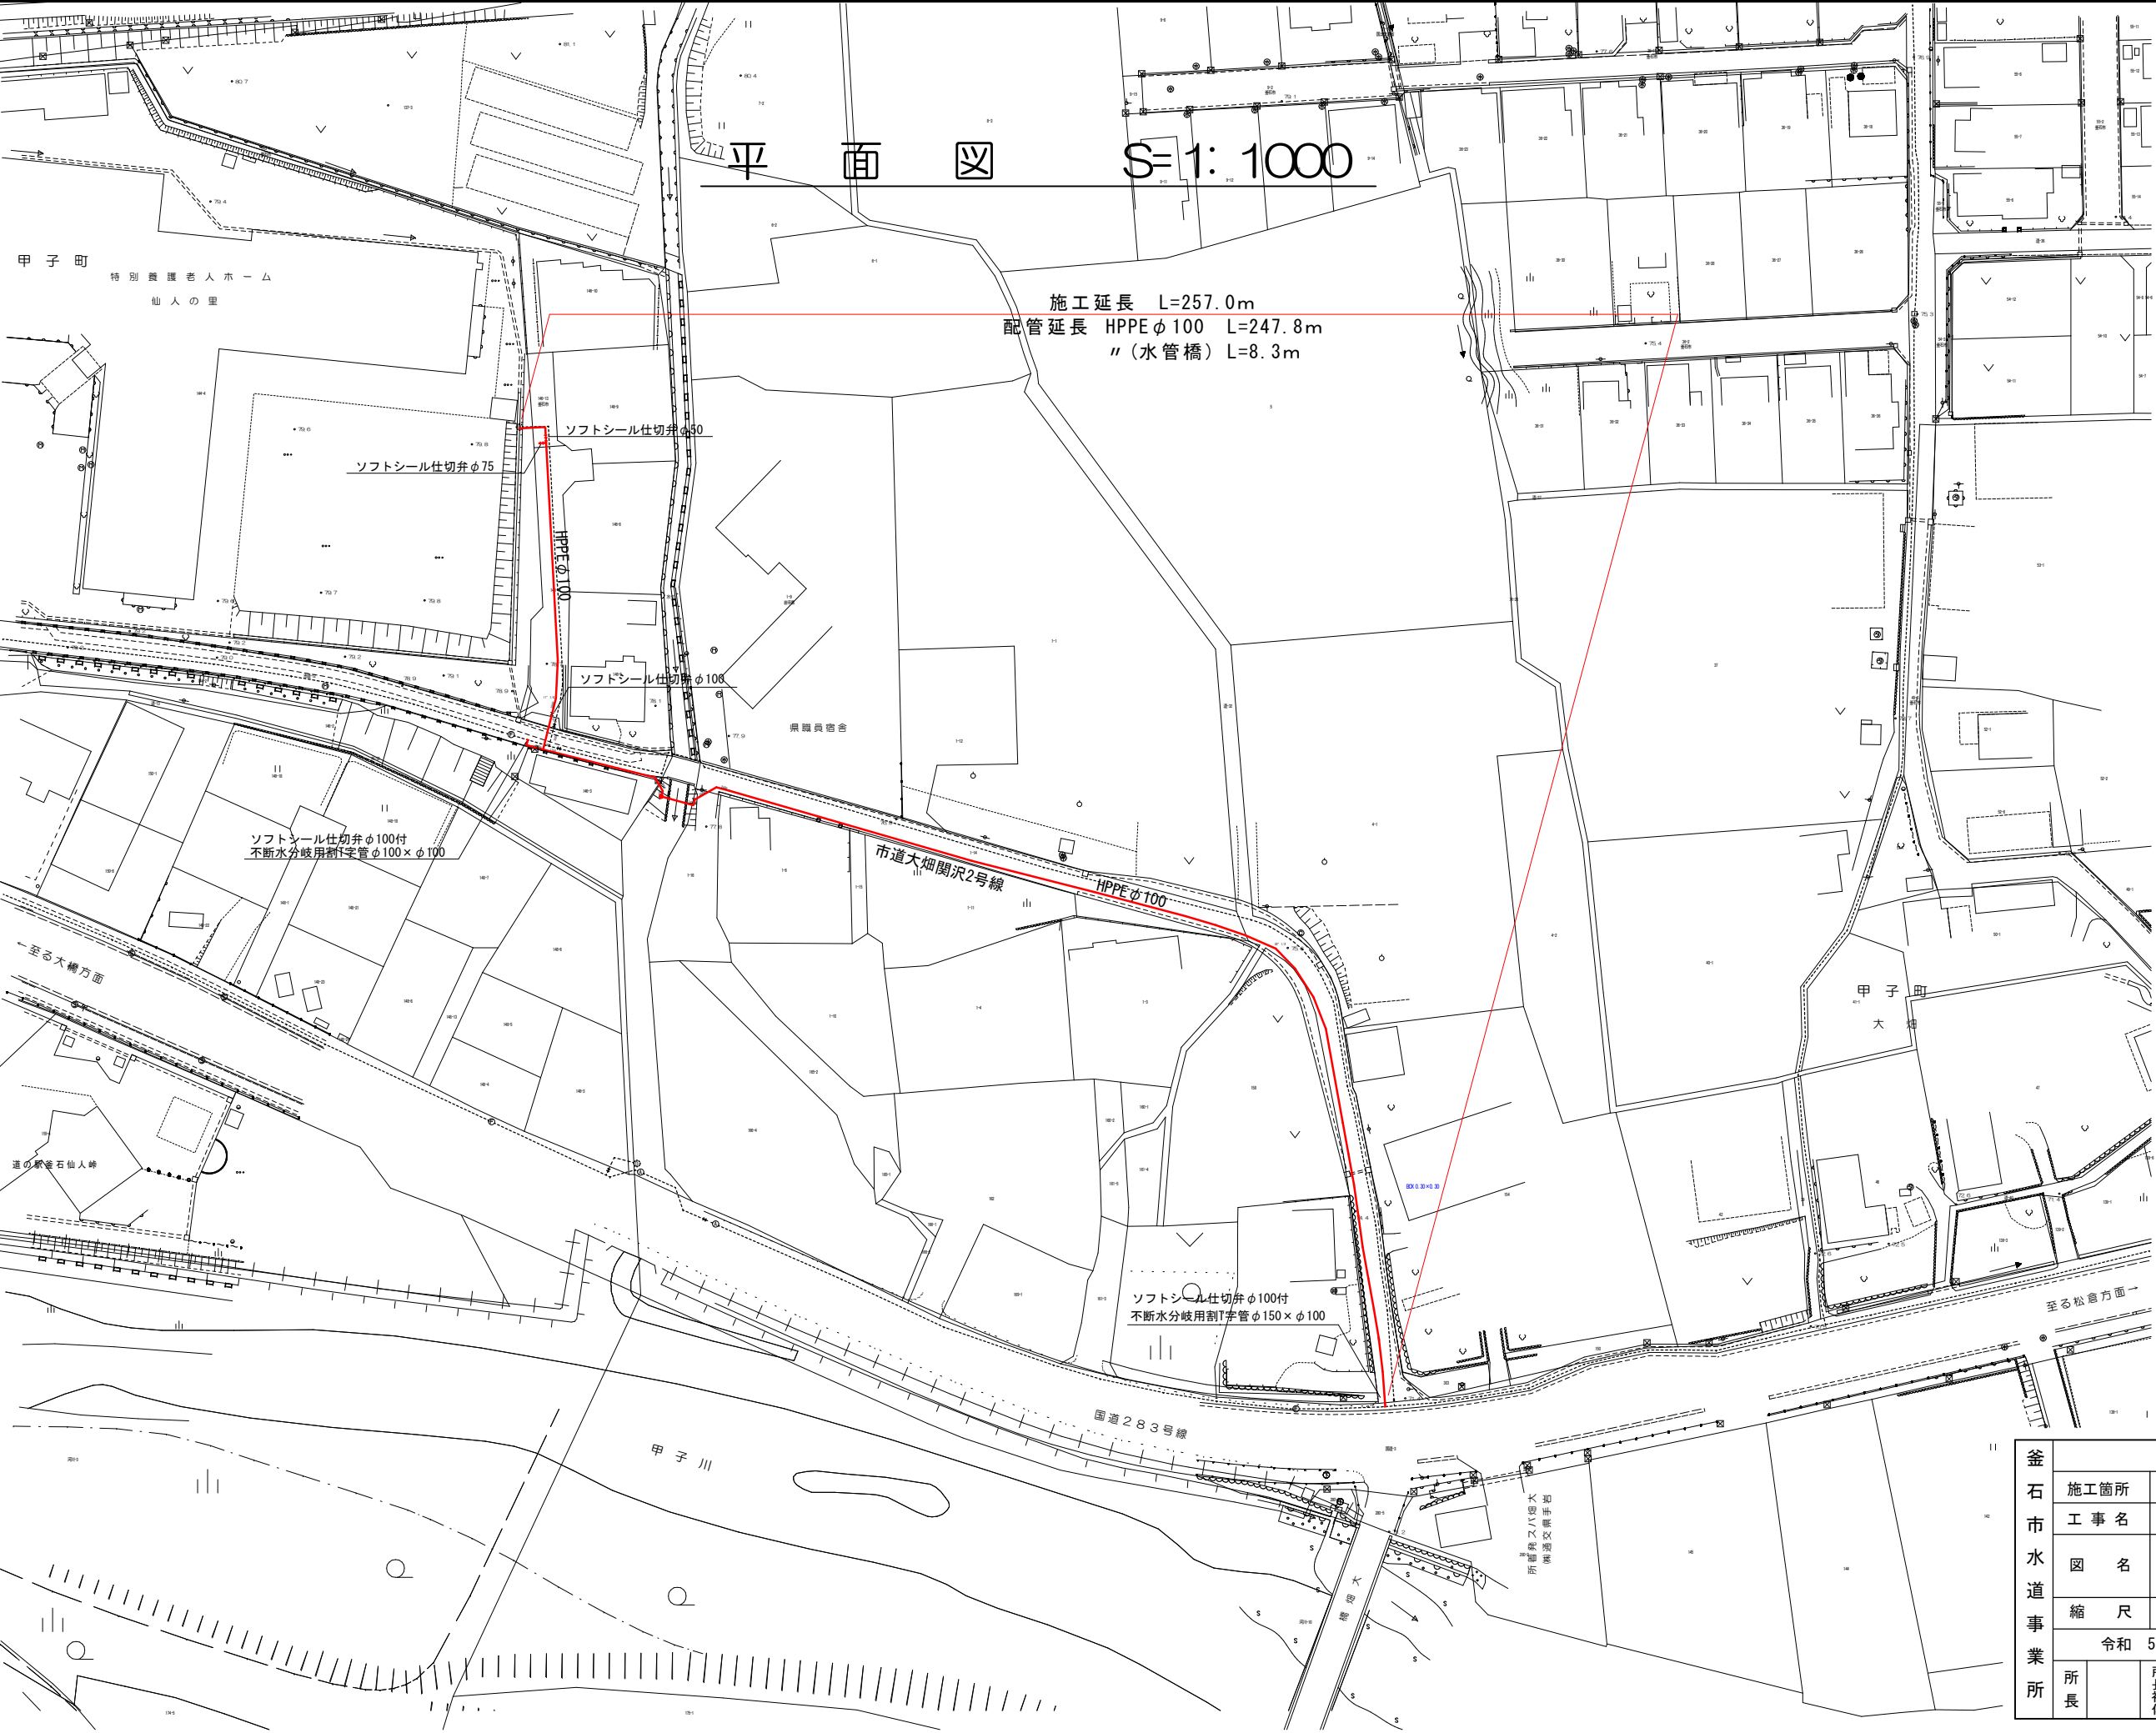


- 給水管布設工
- φ 100 × φ 20 N=2箇所
 - φ 100 × φ 25 N=8箇所
 - φ 100 × φ 30 N=2箇所
 - φ 100 × φ 75 N=1箇所

釜石市水道事業所	令和5年度							
	施工箇所	釜石市甲子町第7地割・第8地割地内						
	工事名	大畑地区配水管布設替工事						
	図名	平面図						
	縮尺	1:1000						
所長	令和5年 月 日		全 6 枚中 1		所長補佐	係長	設計	製図

配管図 S=1:f

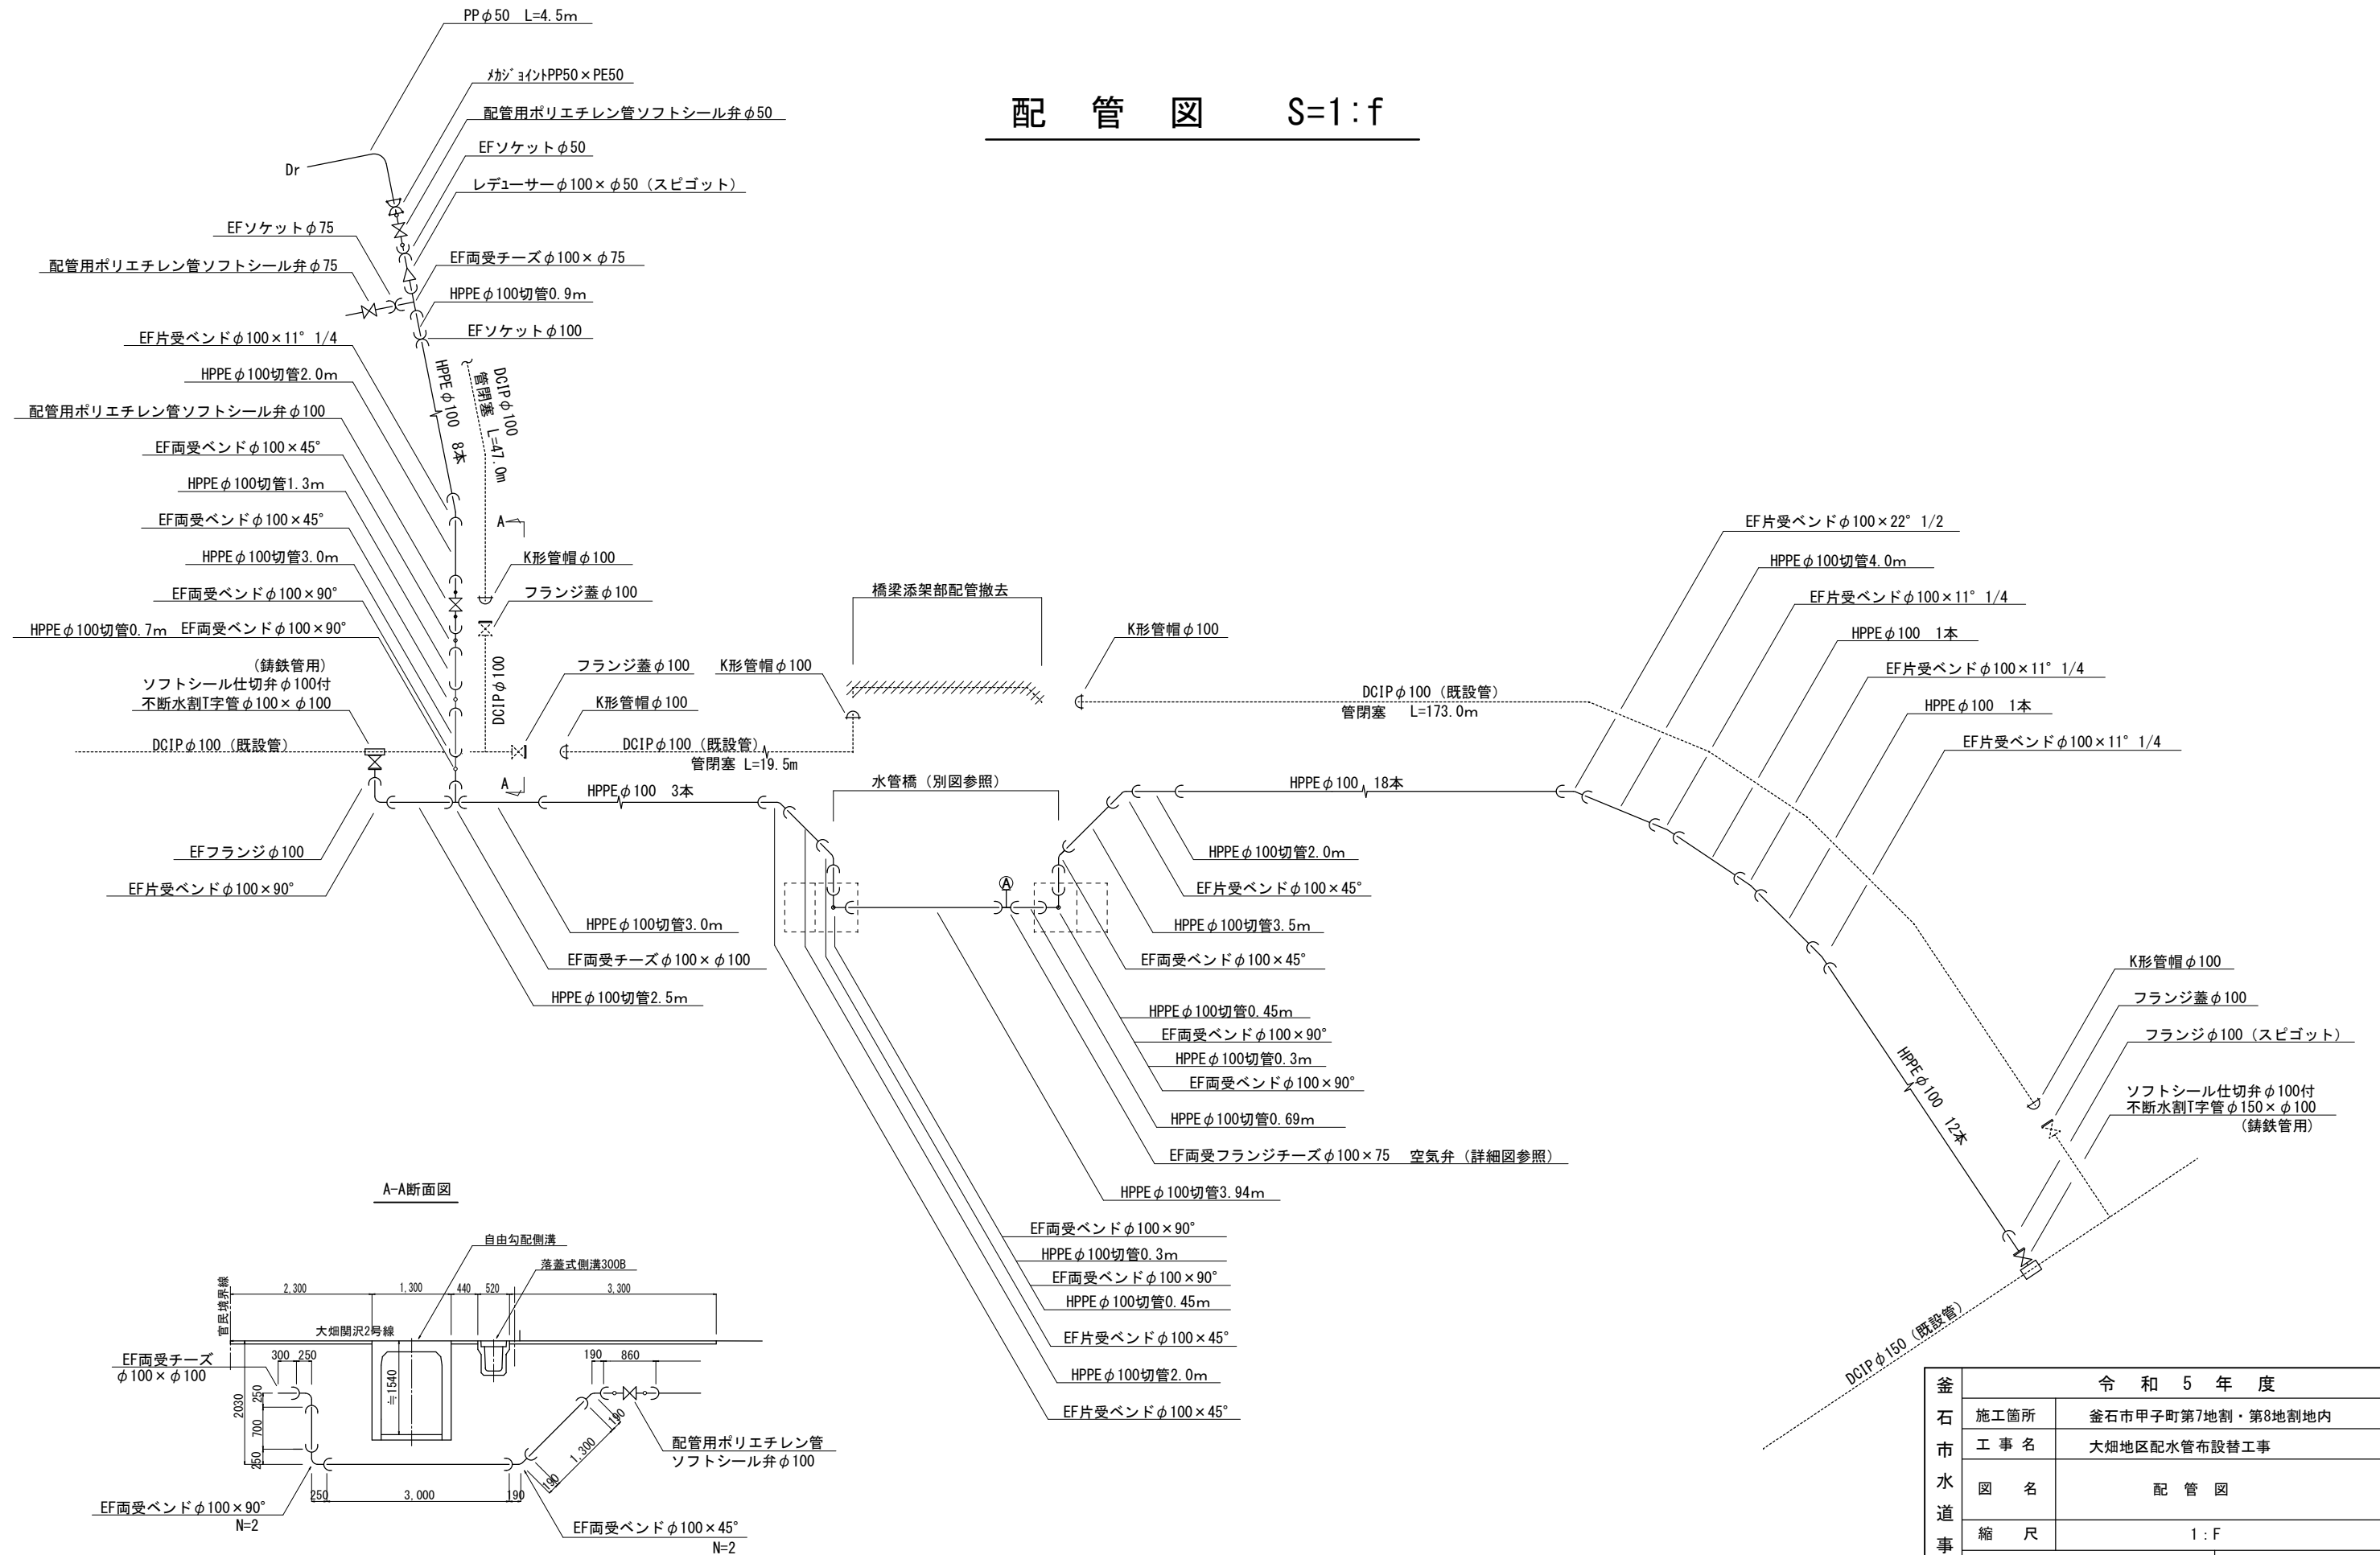


A-A断面図

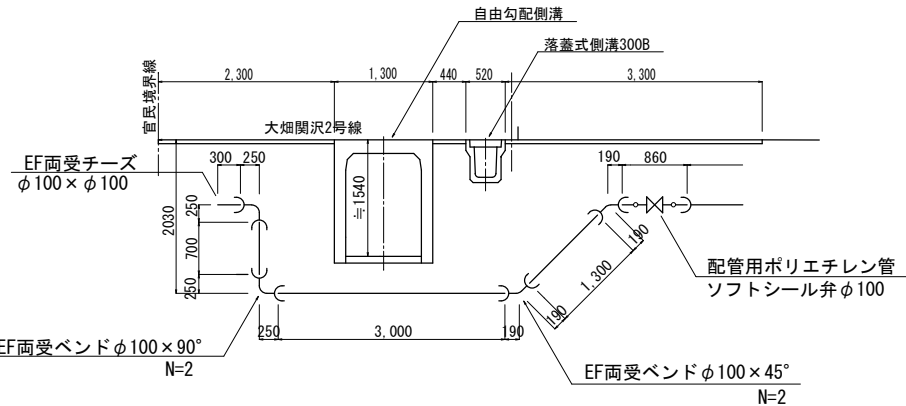


釜 石 市 水 道 事 業 所	令和5年度							
	施工箇所		釜石市甲子町第7地割・第8地割地内					
	工事名		大畑地区配水管布設替工事					
	図名		配管図					
	縮尺		1:F					
	令和 5年 月 日				全 6 枚中 2			
所長		所長補佐		係長		設計		製図

釜石市大畑地区水管橋 全体図

平面図 S=1:100

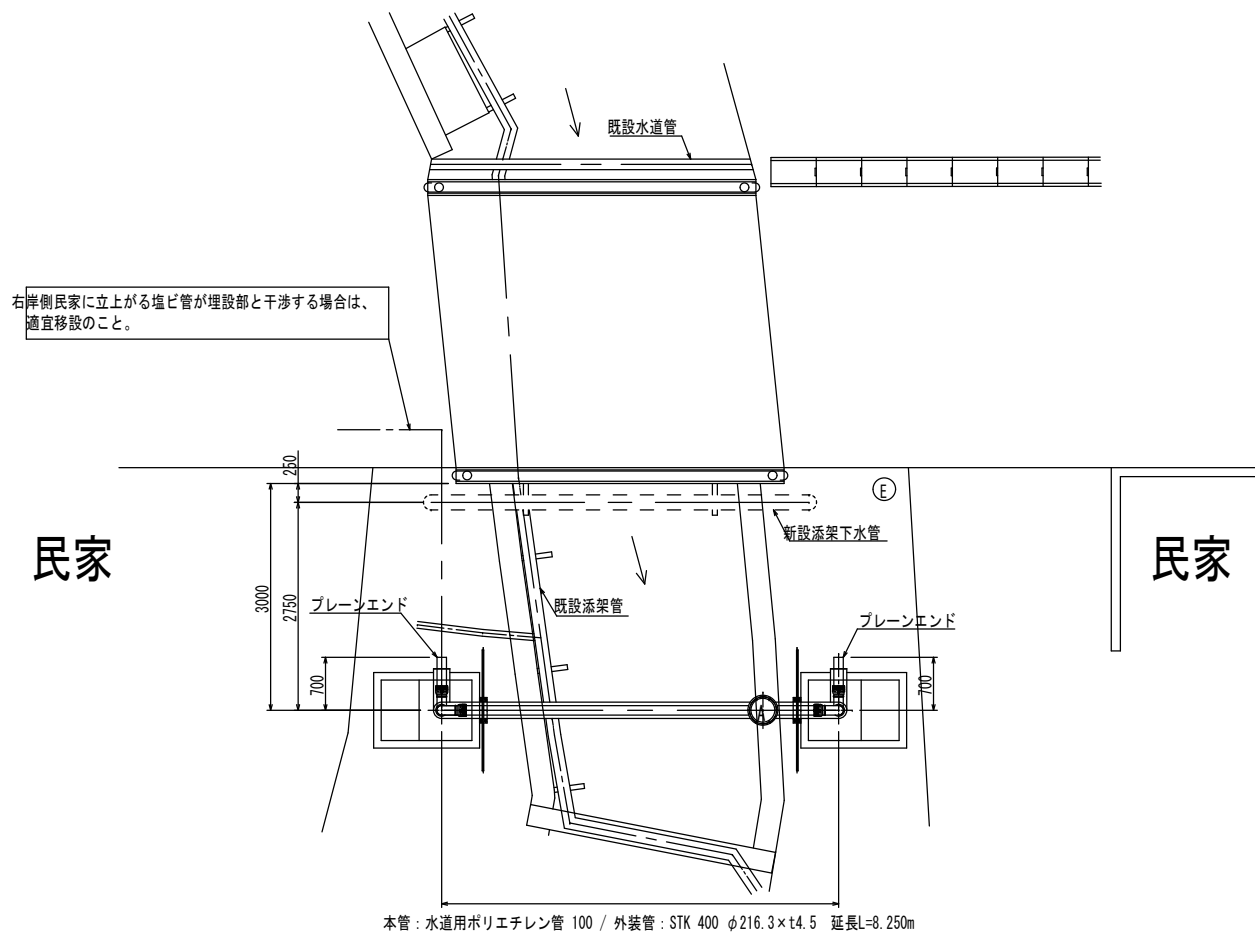


側面図 S=1:100

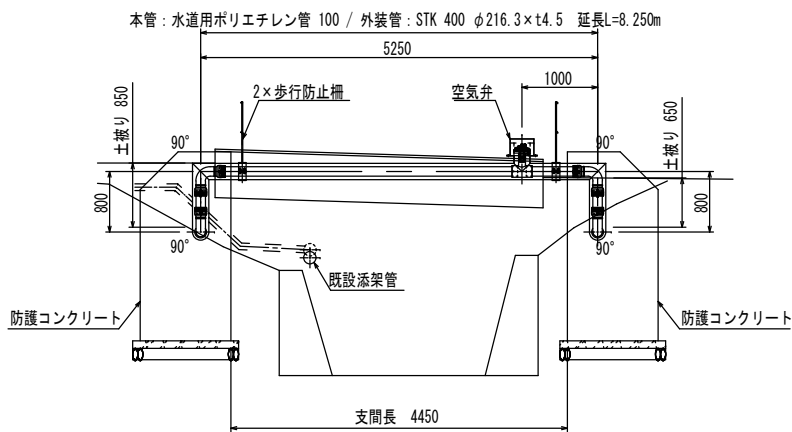


備考：・フランジは、水道形7.5Kフランジ（RF）とする。
・製作前に現地にて再度寸法を確認のこと。
・右岸側民家に立上る塩ビ管が埋設部と干渉する場合は、適宜移設のこと。

防護コンクリート詳細図 S=1:40

右岸側

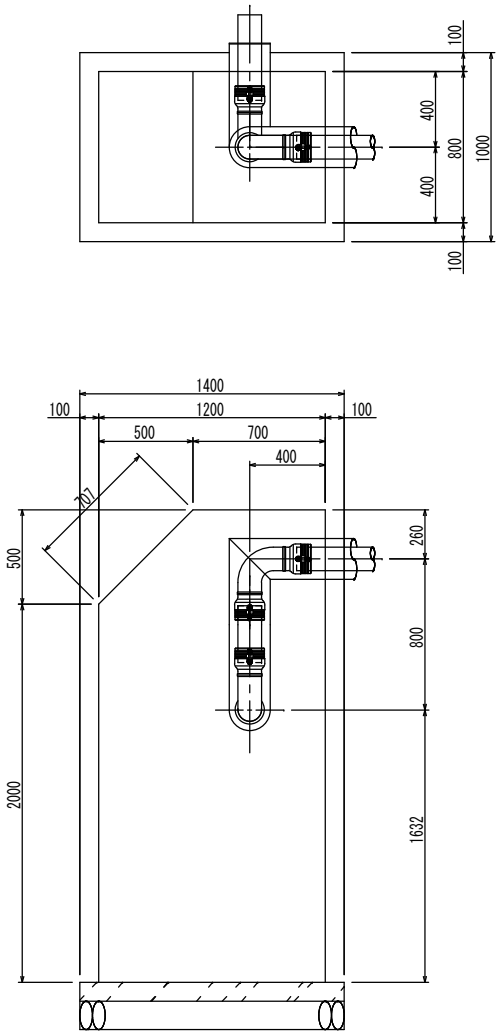


左岸側

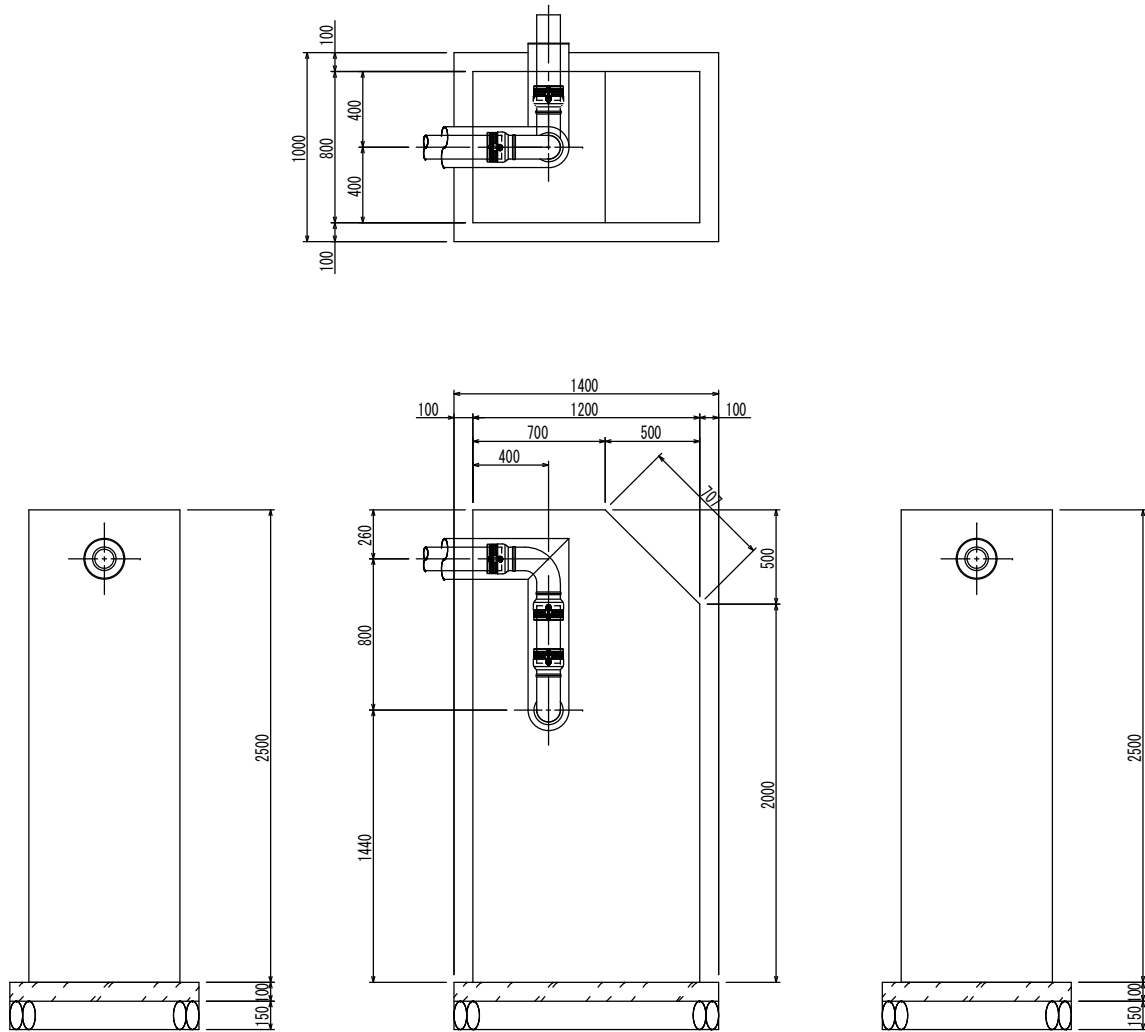


釜石市水道事業所	令和5年度							
	施工箇所		釜石市甲子町第7地割・第8地割地内					
	工事名		大畑地区配水管布設替工事					
	図名		水管橋部詳細図（1）					
	縮尺		図示					
	令和5年 月 日				全6枚中 3			
所長		所長補佐		係長		設計		製図

釜石市大畑地区水管橋 部分詳細図

二重管保温工図

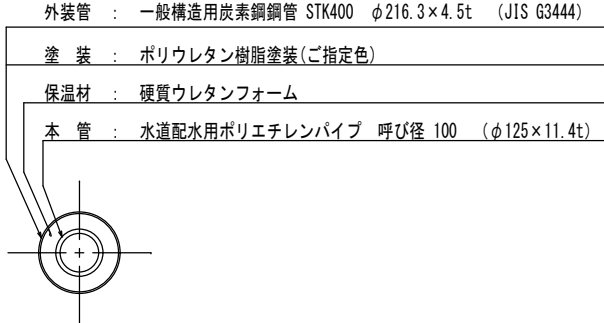


管端部詳細図 S=1:20
数量：2箇所




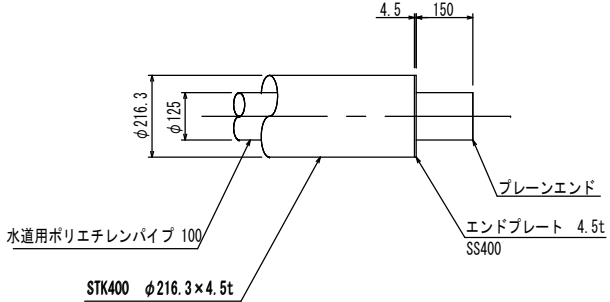


歩行防止柵詳細図 S=1:20
材質：SS400+亜鉛めっき
数量：2組

空気弁部詳細図 S=1:20
数量：1箇所





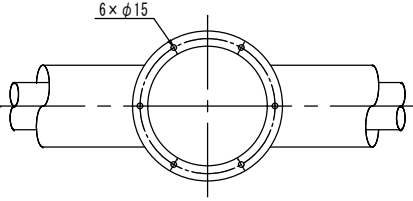


カバー A 詳細 S=1:10

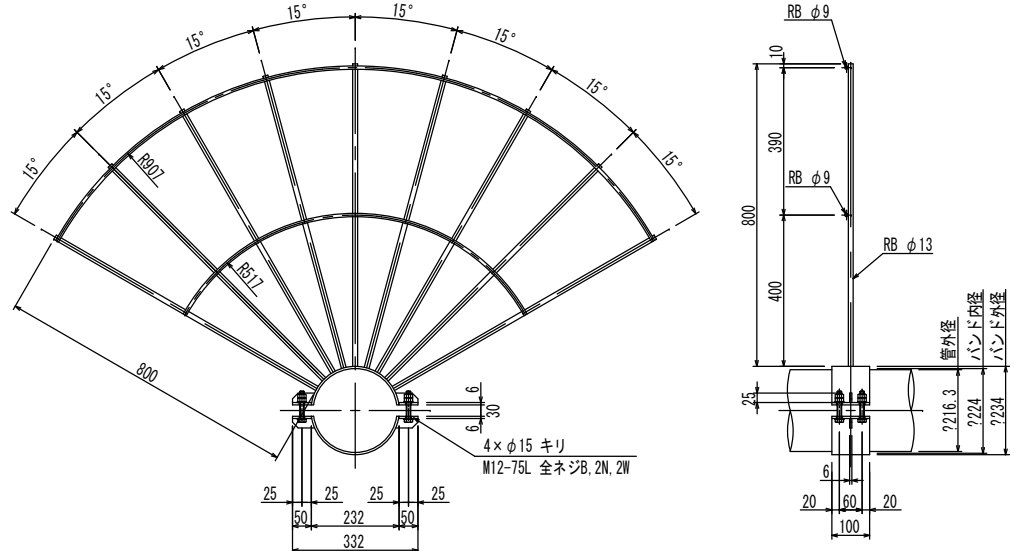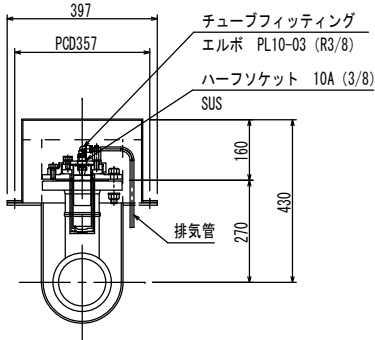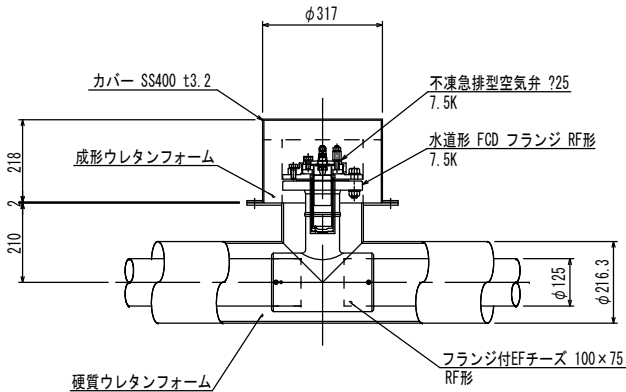 

釜 石 市 水 道 事 業 所	令和 5 年 度									
	施工箇所		釜石市甲子町第7地割・第8地割地内							
	工 事 名		大畑地区配水管布設替工事							
	図 名		水管橋部詳細図（2）							
	縮 尺		図 示							
	令和 5 年 月 日					全 6 枚 中 4				
	所 長		所 長 補 佐		係 長		設 計		製 図	


標準掘削断面図

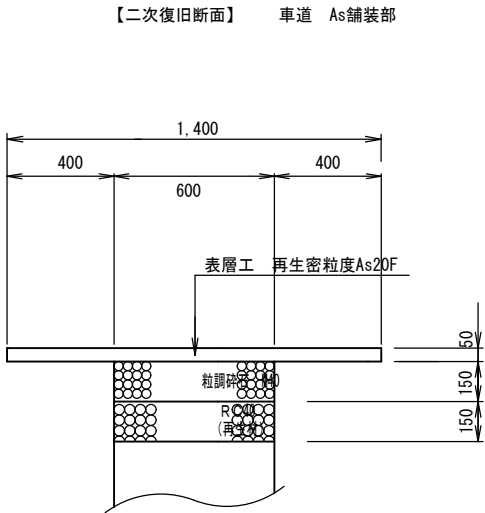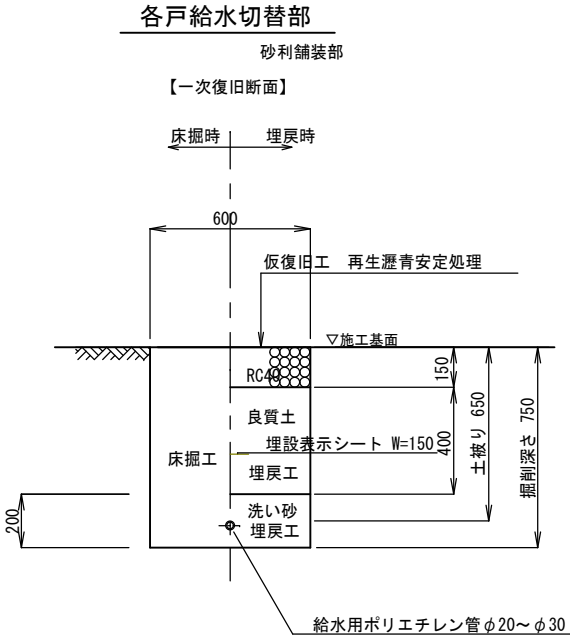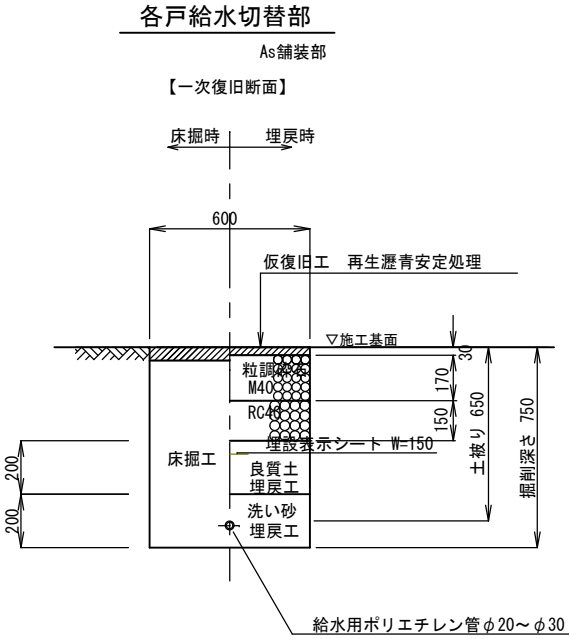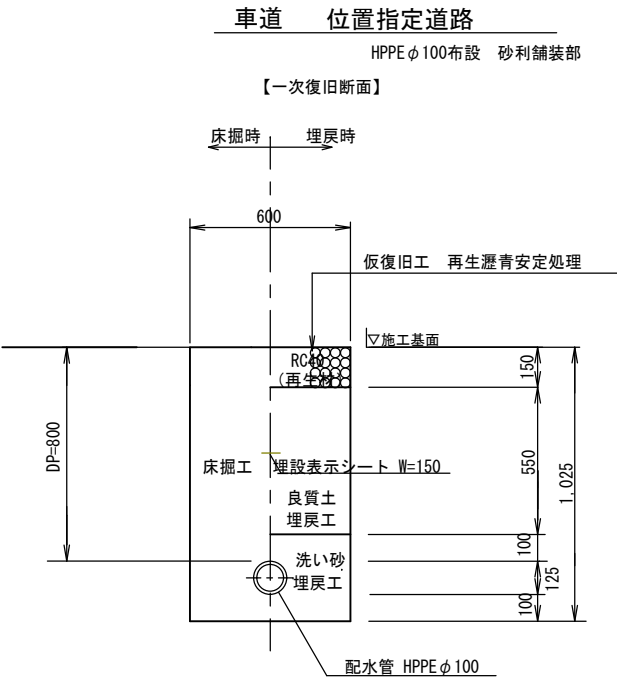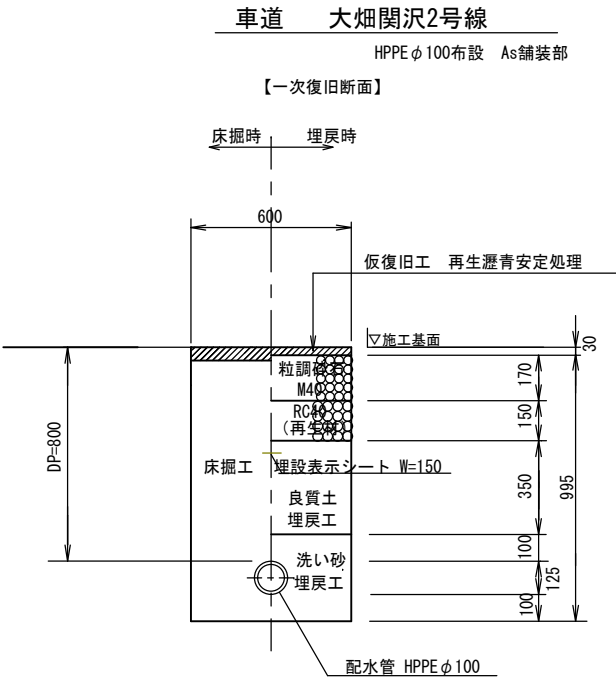


釜石市水道事業所	令和5年度							
	施工箇所	釜石市 甲子町第7地割・第8地割地内						
	工事名	大畑地区配水管布設替工事						
	図名	標準断面図						
	縮尺	1:10						
	令和5年 月 日				全6枚中 5			
	所長		所長補佐		係長		設計	製図

仕切弁筐設置図

平面図

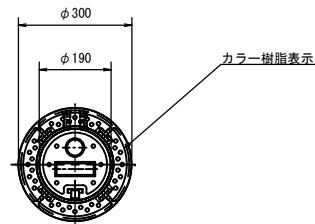

断面図

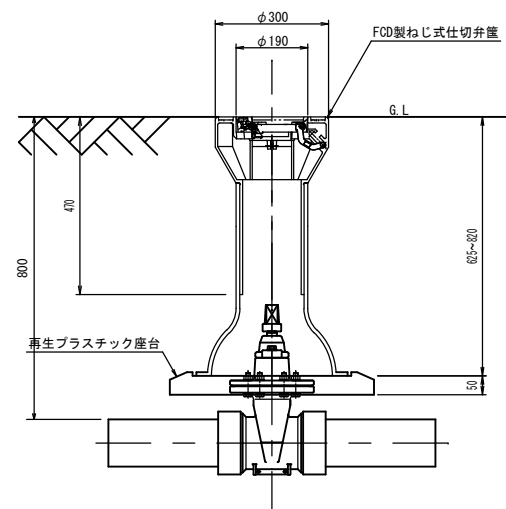

釜石市水道事業所	令和5年度									
	施工箇所	釜石市甲子町第7地割・第8地割地内								
	工事名	大畑地区配水管布設替工事								
	図名	水道施設標準図								
	縮尺	1:10								
	令和5年	月	日	全	6	枚	中	6		
所長		所長補佐		係長		設計		製図		