


平田地区配水管布設替工事

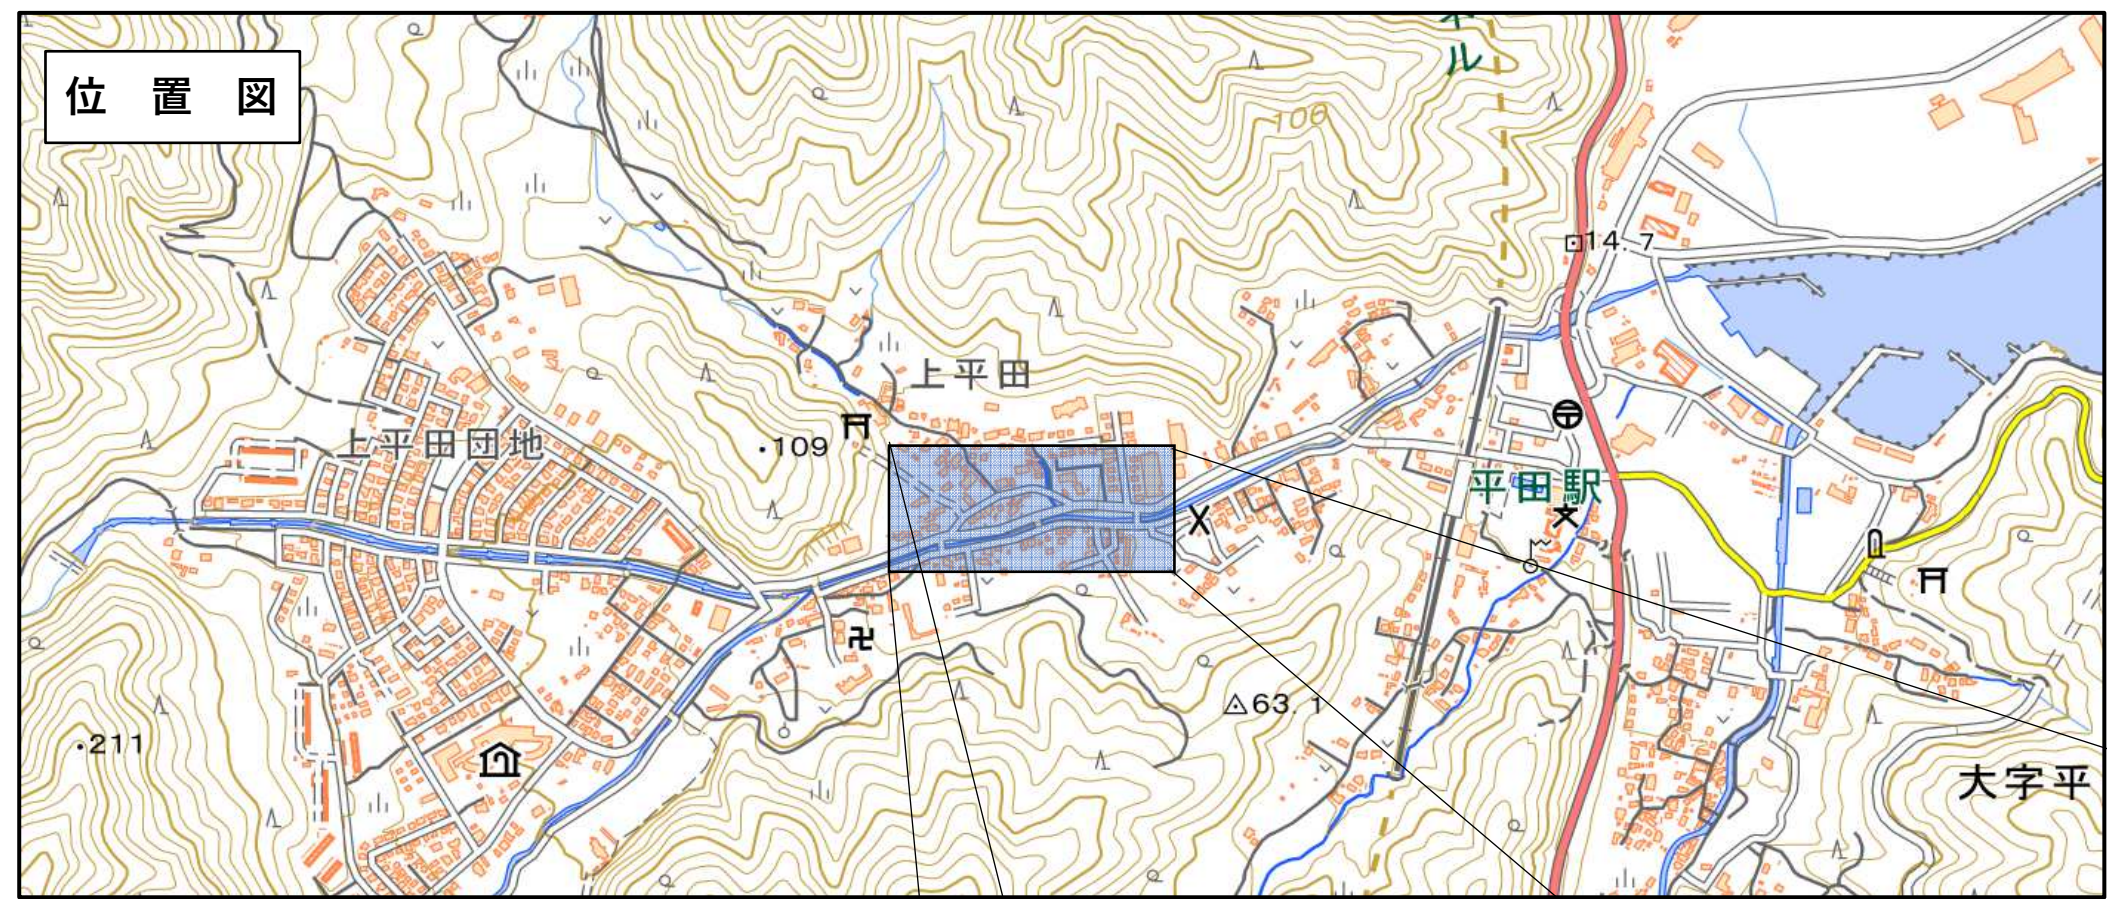


施工箇所
釜石市大字平田第2地割 地内


施工延長 L=121.4 m
配水管布設工 HPPEφ100 L=120.3 m
給水管布施工 PPφ30 N=1か所
管閉塞工 N=1式

起点付近




終点付近

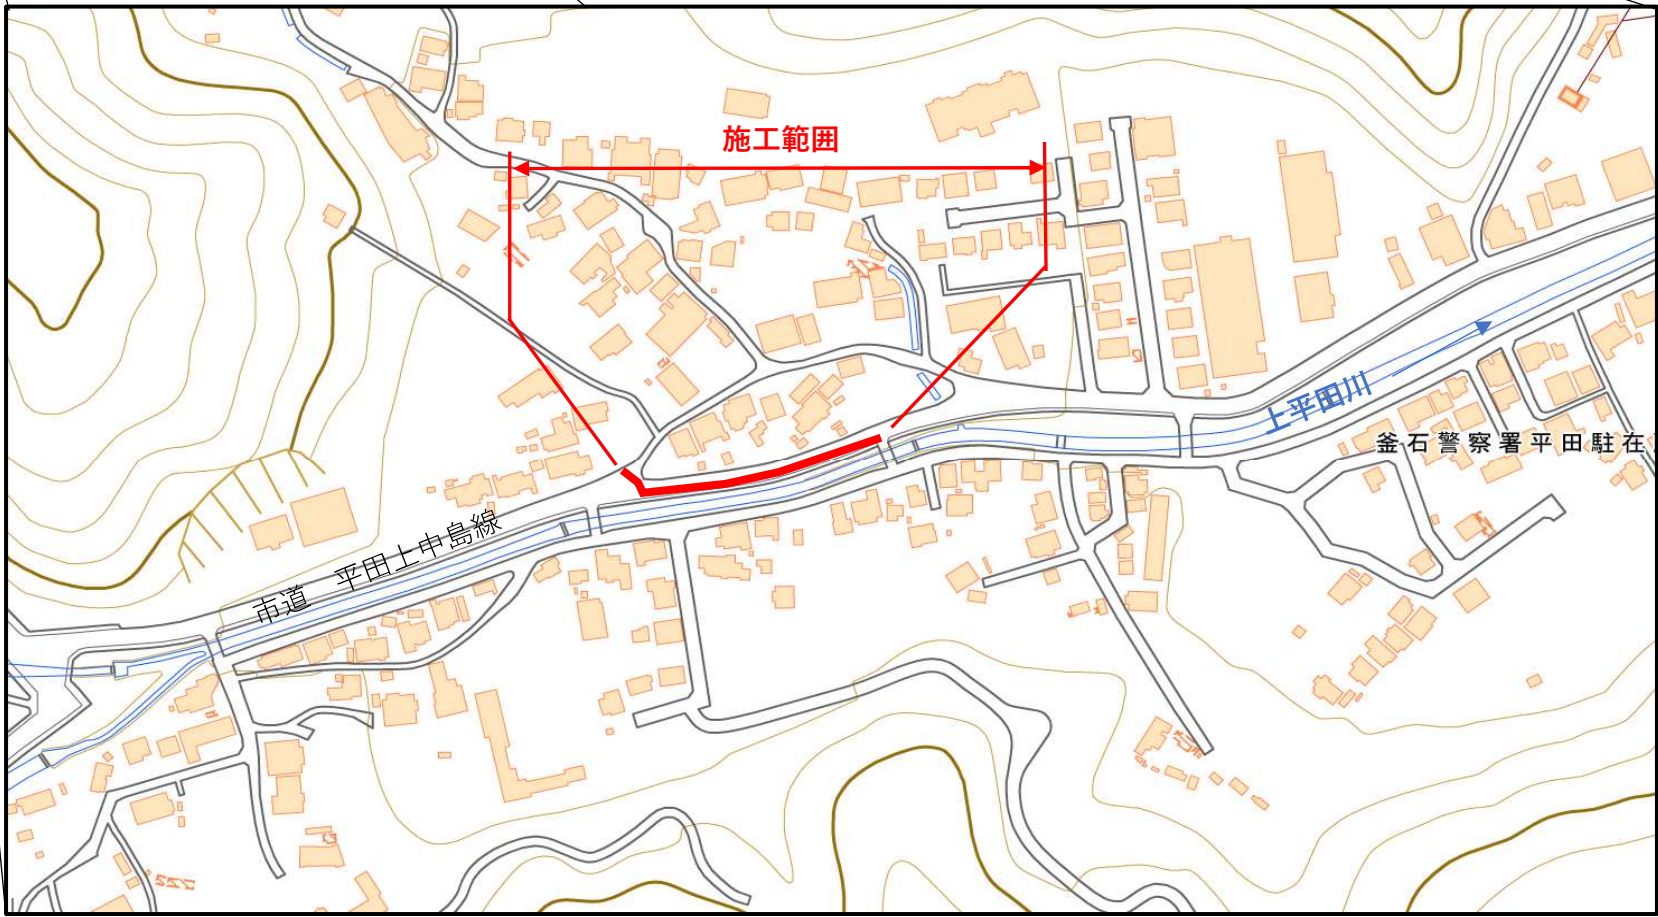

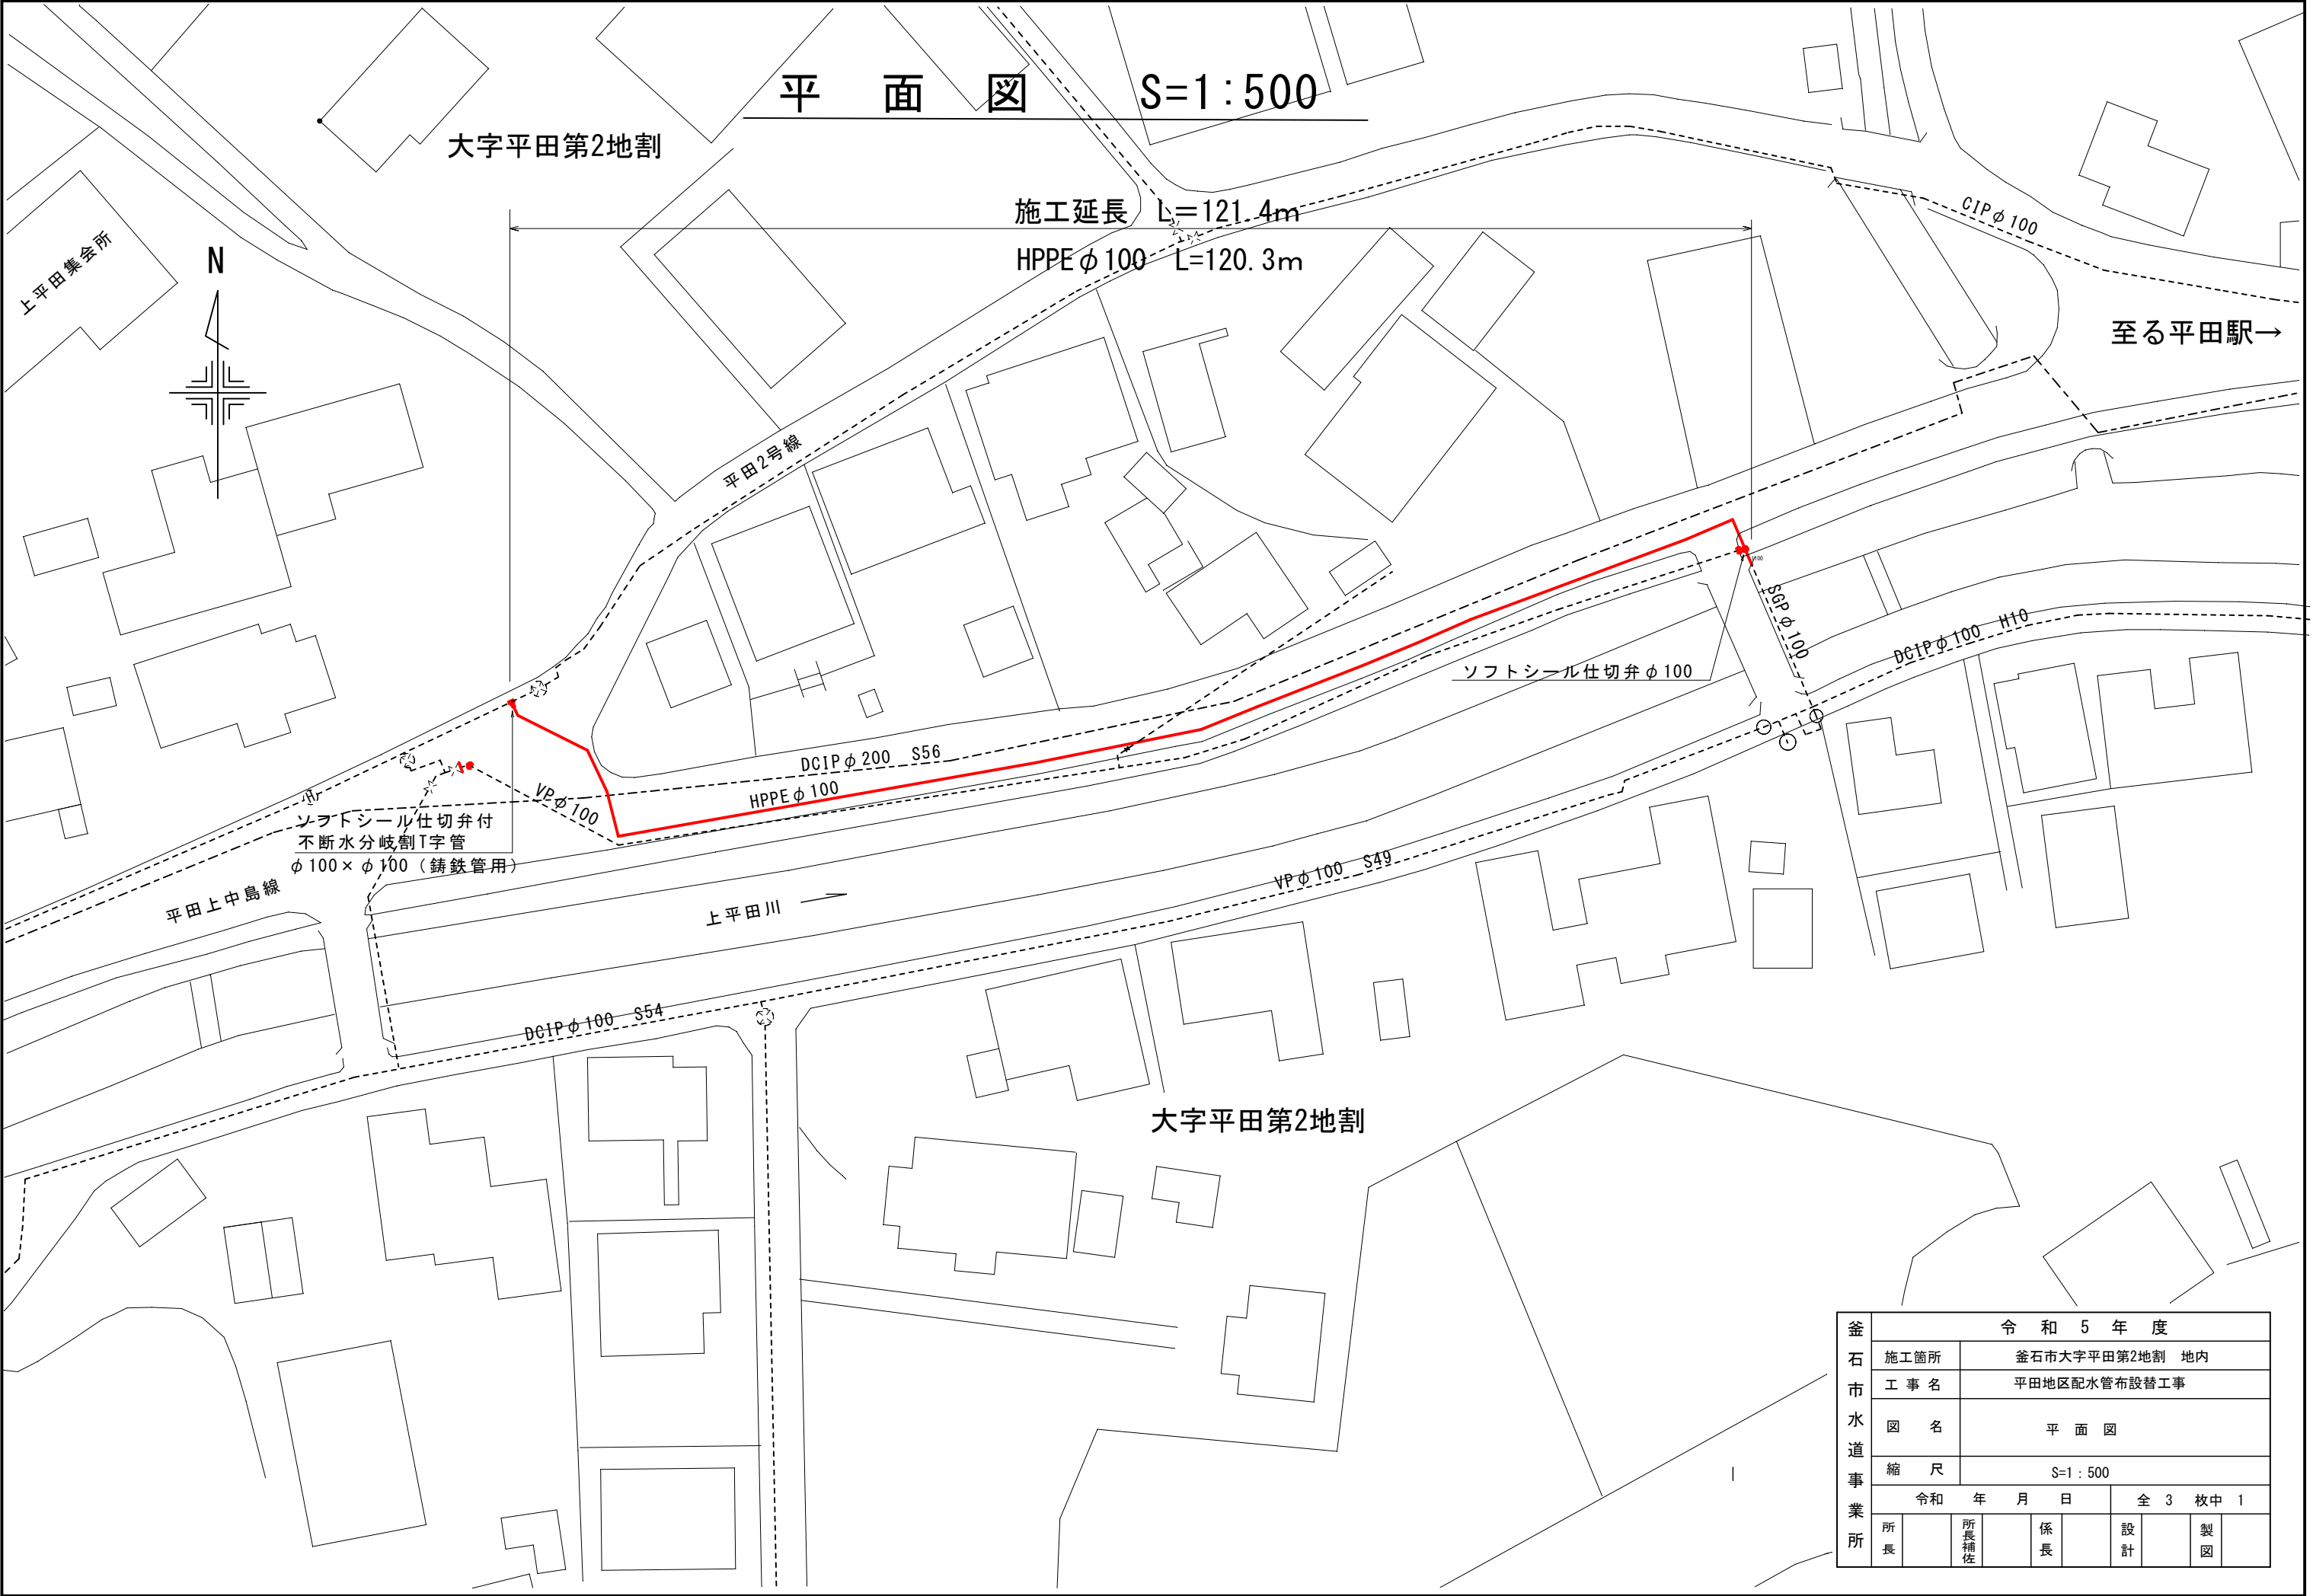


釜石市水道事業所	令和5年度							
	施工箇所	釜石市大字平田第2地割 地内						
	工事名	平田地区配水管布設替工事						
	図名	平面図						
	縮尺	S=1:500						
	令和 年 月 日				全 3 枚中 1			
所長		所長補佐		係長		設計		製図

配管図 S=1:F

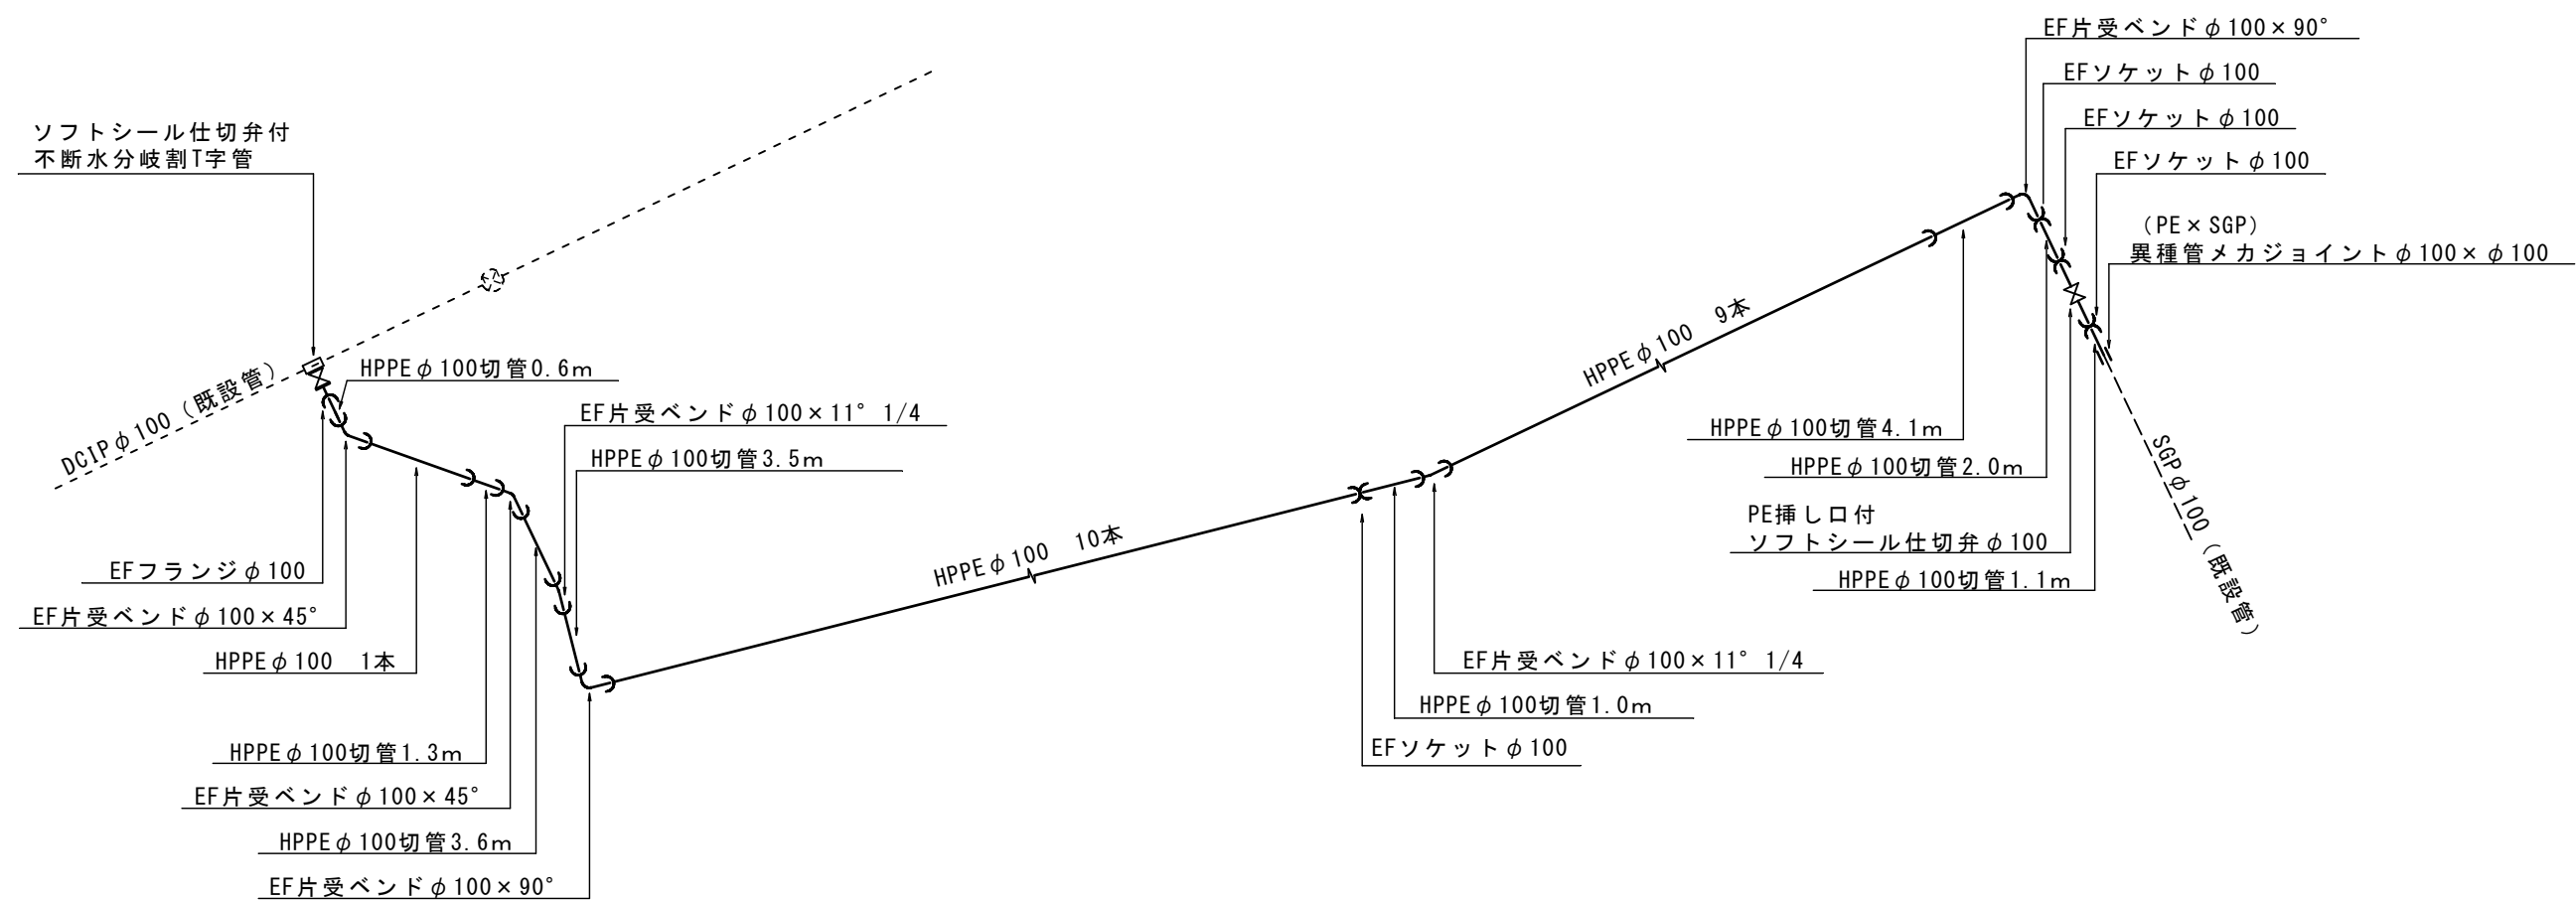


釜石市水道事業所	令和5年度							
	施工箇所	釜石市大字平田第2地割 地内						
	工事名	平田地区配水管布設替工事						
	図名	配管図						
	縮尺	S=1/f						
	令和 年 月 日				全 3 枚中 2			
	所長		所長補佐		係長		設計	製図

標準断面図

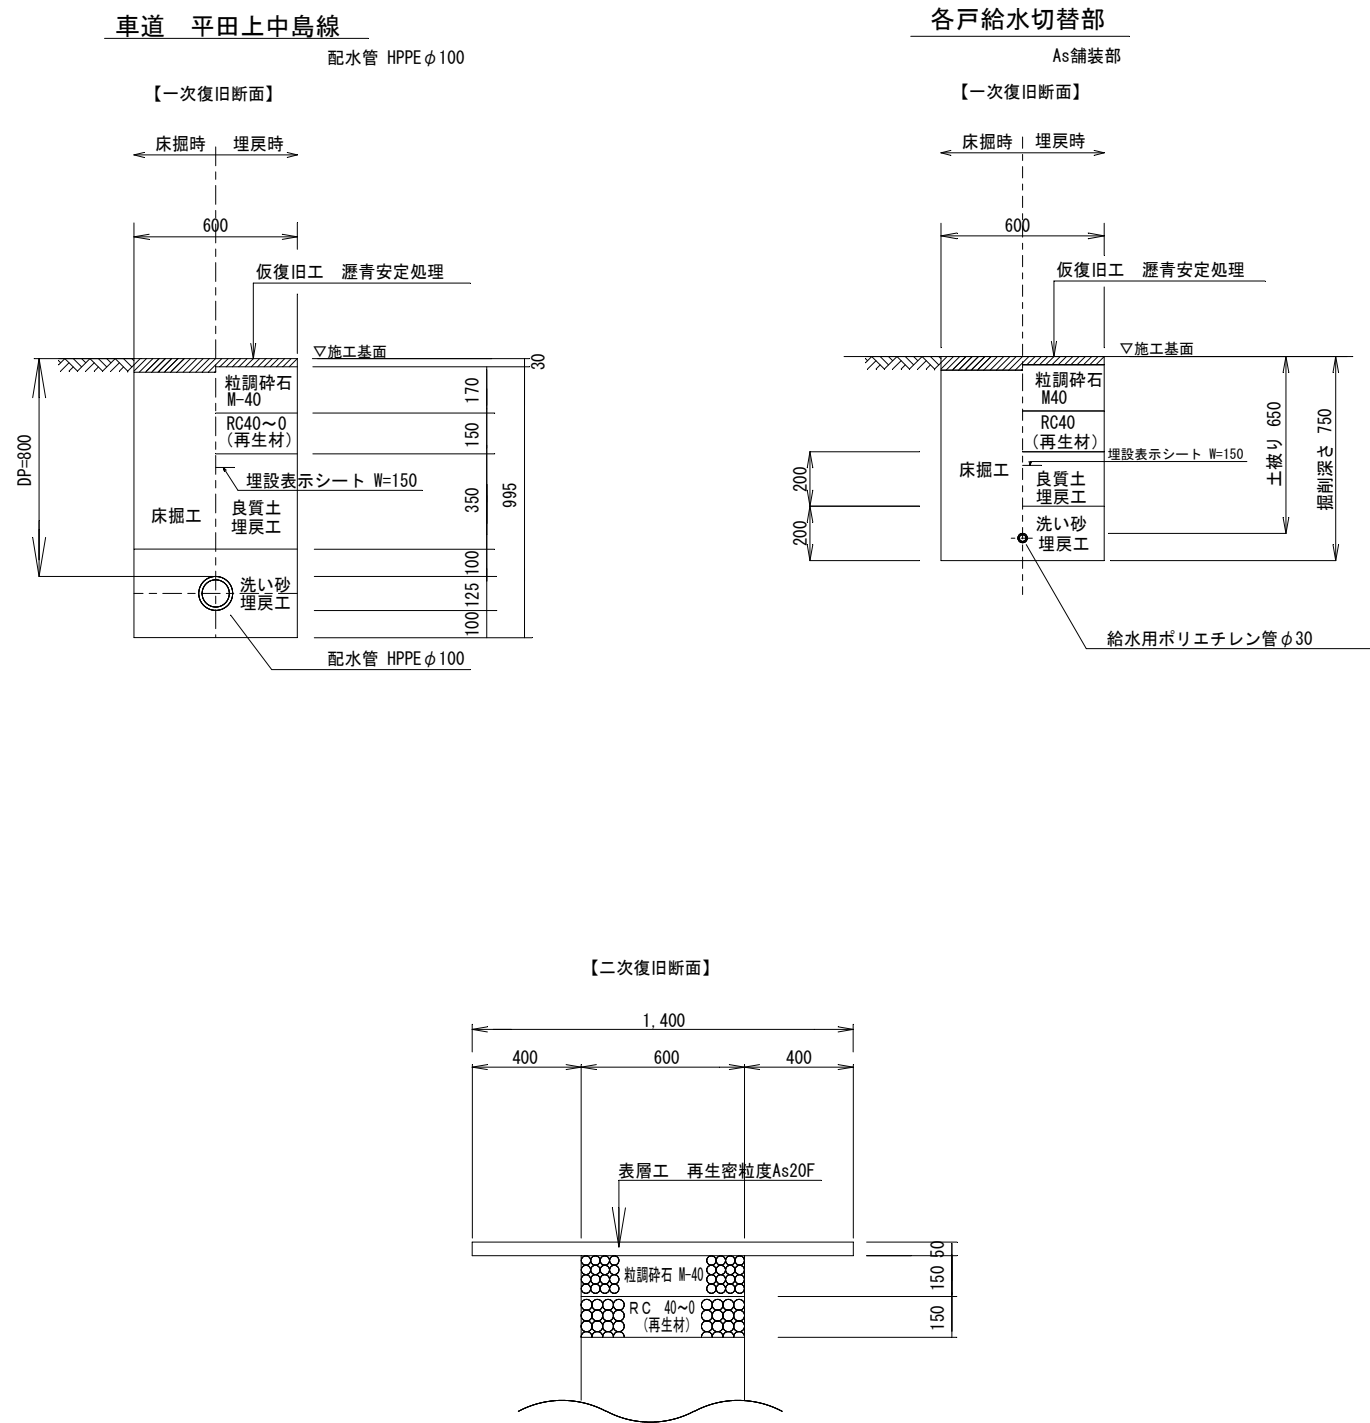


仕切弁筐設置図

平面図

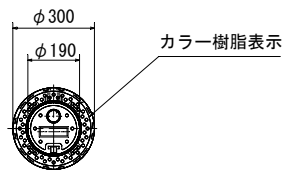

断面図

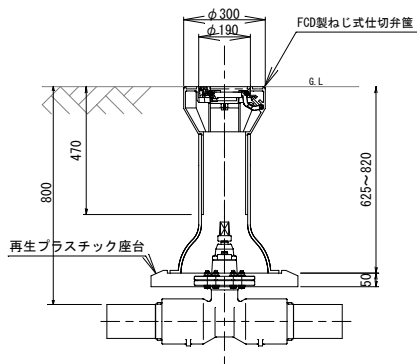

釜石市水道事業所	令和5年度							
	施工箇所	釜石市大字平田第2地割 地内						
	工事名	平田地区配水管布設替工事						
	図名	標準断面図 水道施設標準図						
	縮尺	1:F						
	令和 年 月 日				全 3 枚中 3			
	所長		所長補佐		係長		設計	製図