



# 新町4号線、新町5号線


## 平面図 1/400

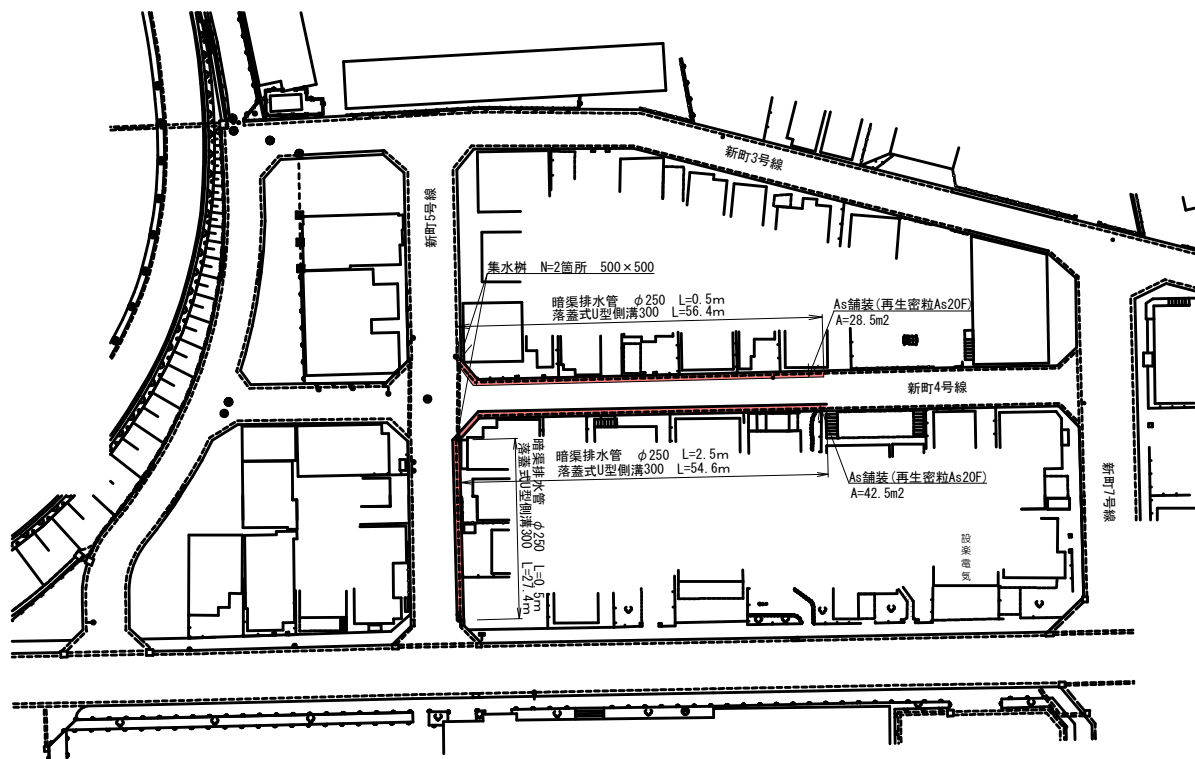

## 標準図

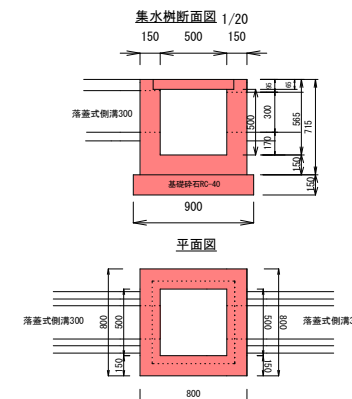


## ・構造物取壊し 1/15

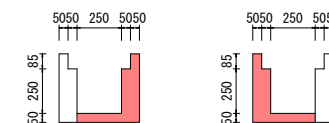


## 標準横断面図

## 落蓋式U型側溝300 1/15

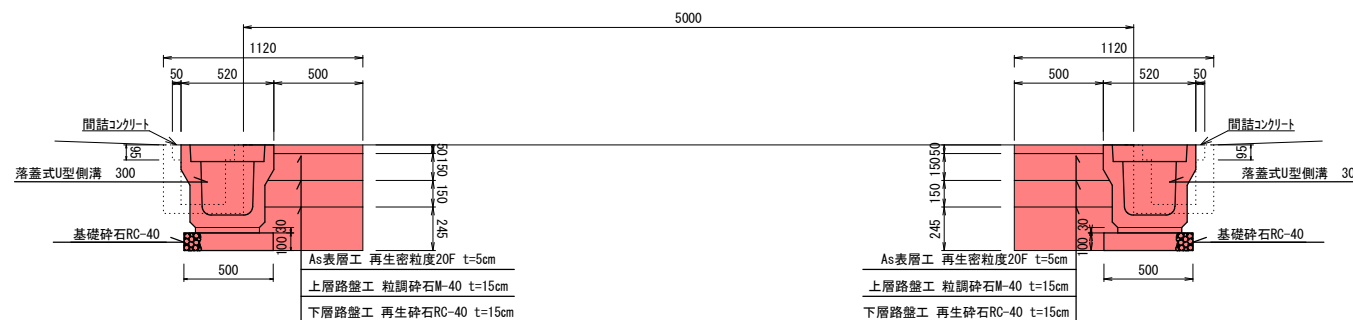

## 標準図 1/15

### ・暗渠排水管 (現場打ちCo)

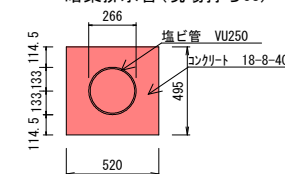

## 岩手県 釜石市

### 新町4号線他 釜石市新町 地内

### 全1枚ノ中 其1 平面図 標準横断面図

### 令和6年度

### 市内各所側溝改修工事

### 縮尺

### 図示