

令和7年度 小佐野地区配水管布設替工事

①



②




③



④




⑤

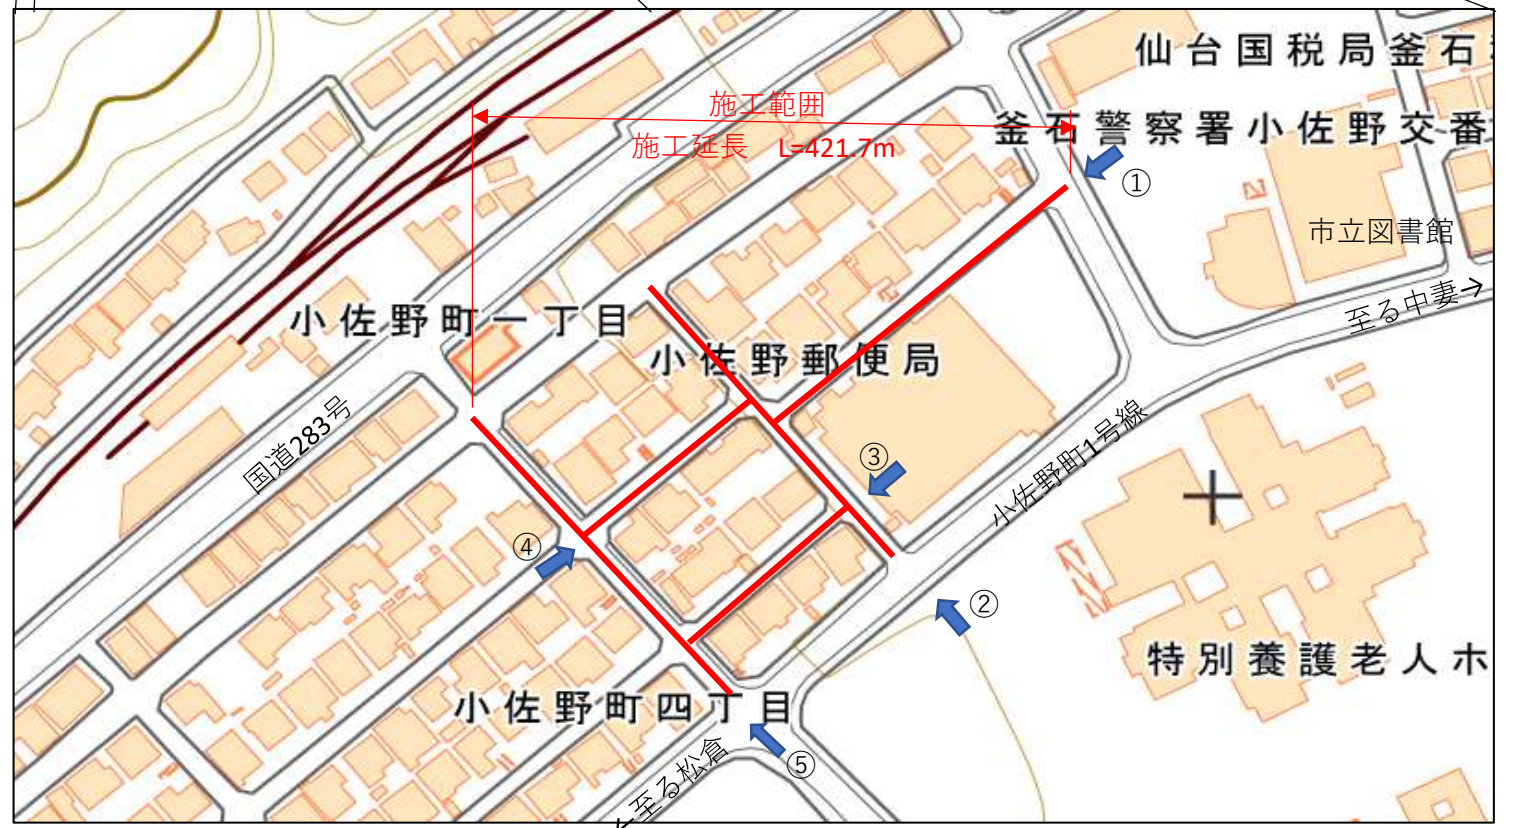





工事概要		
施工延長 L=421.7m		
配水管布設工	HPPEφ150	L=94.5m
配水管布設工	HPPEφ75	L=316.6m
消火栓設置工		N=1箇所
管閉塞工		N=1式
給水管布設工	PPφ20～PPφ50	N=26箇所

配管図 S=1:f

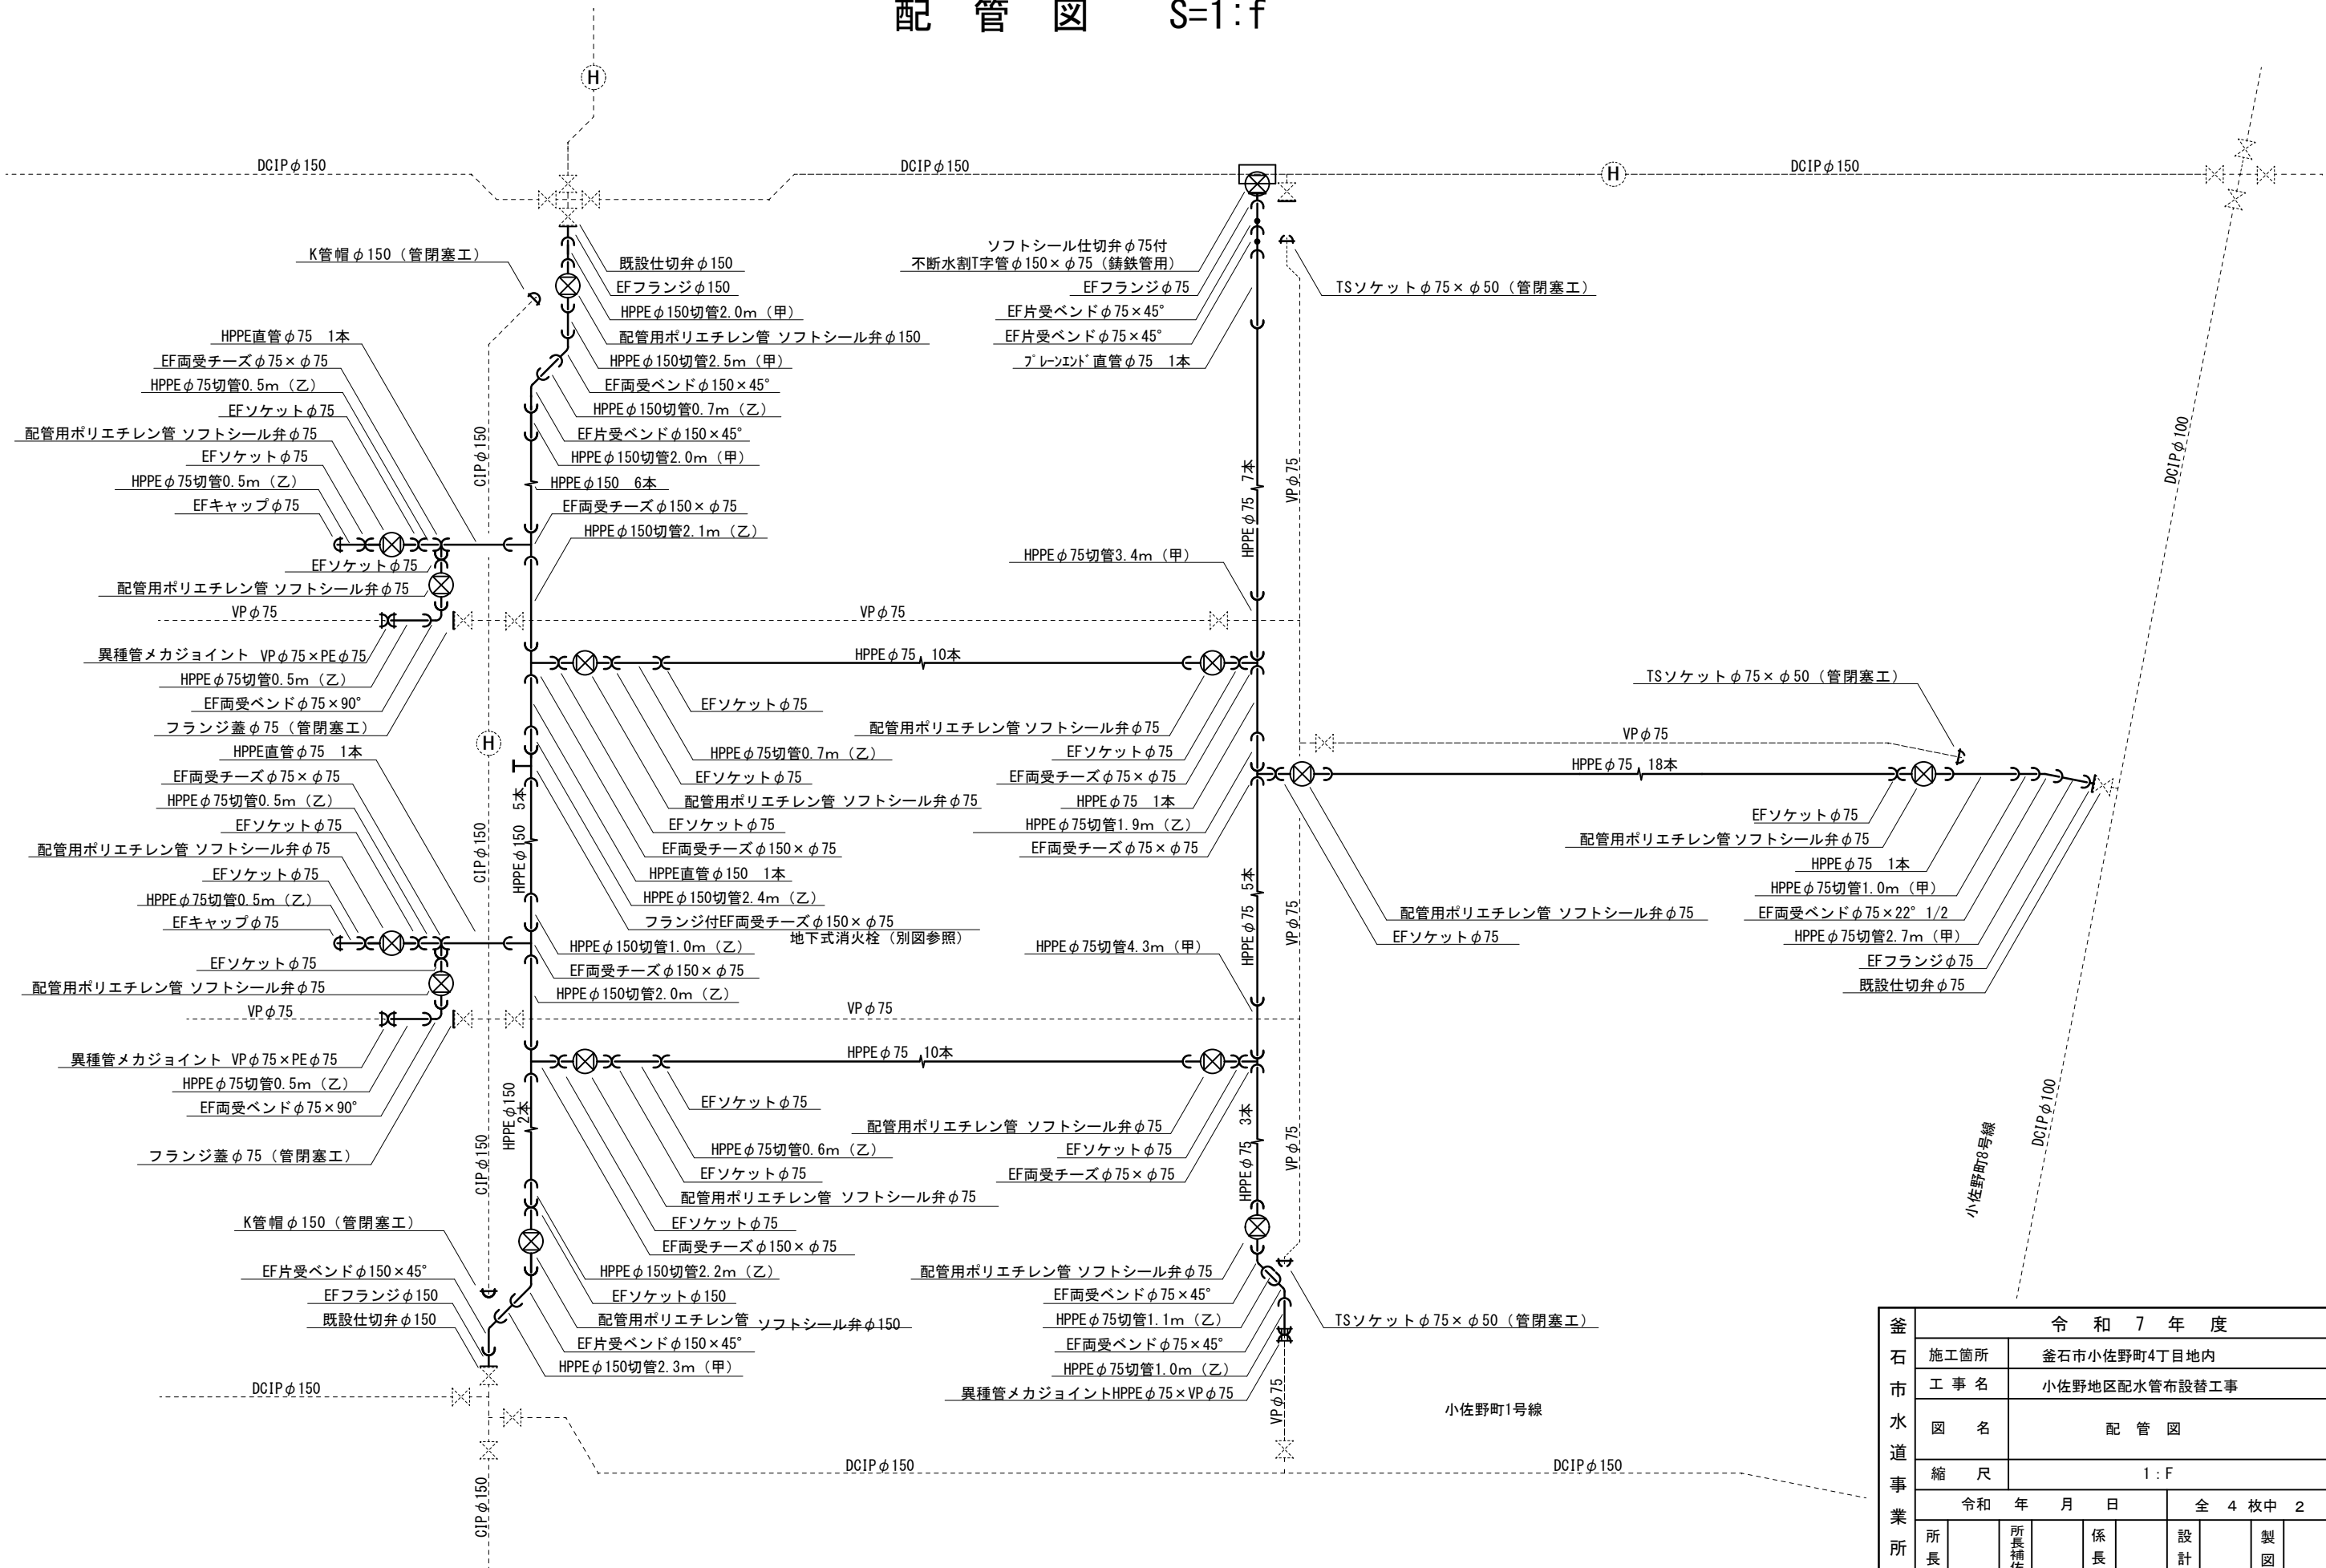

釜 石 市 水 道 事 業 所	令和7年度									
	施工箇所		釜石市小佐野町4丁目地内							
	工事名		小佐野地区配水管布設替工事							
	図名		配管図							
	縮尺		1:f							
	令和 年 月 日					全 4 枚中 2				
所長		所長補佐		係長		設計		製図		


標準掘削断面図

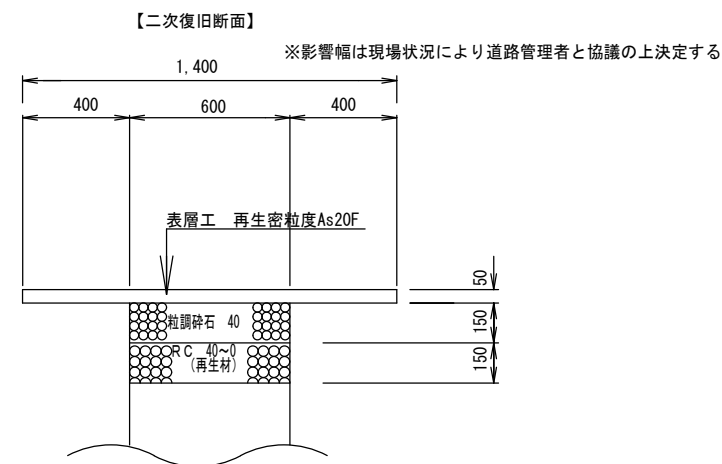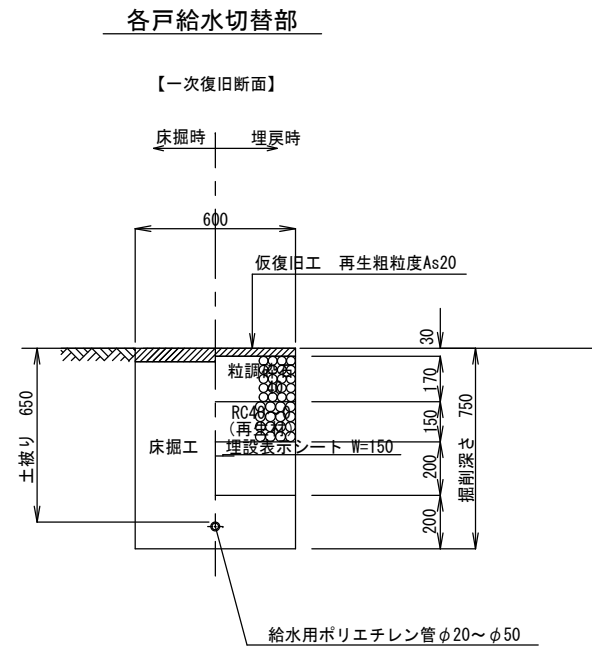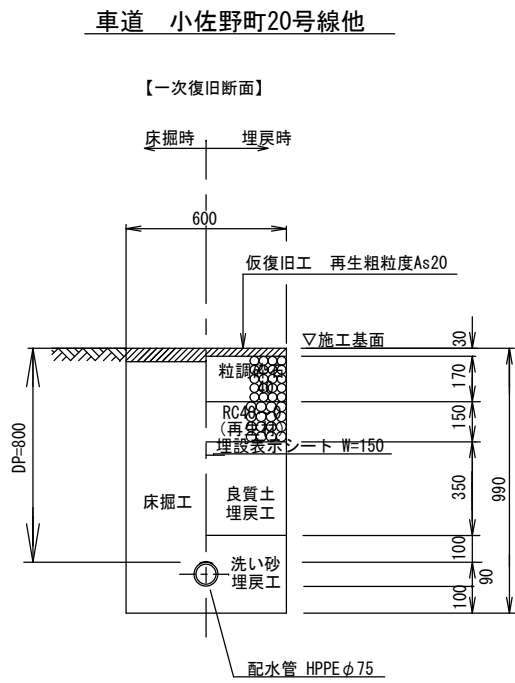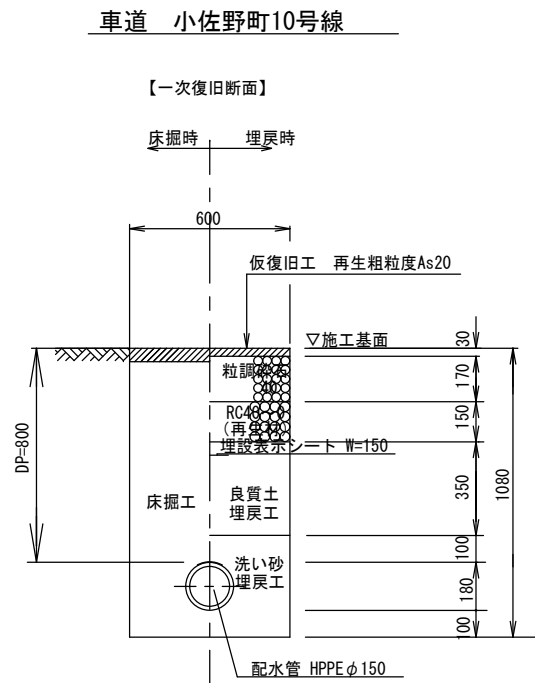


釜石市水道事業所	令和7年度							
	施工箇所	釜石市 小佐野町4丁目 地内						
	工事名	小佐野地区配水管布設替工事						
	図名	標準断面図						
	縮尺	1:30						
	令和	年	月	日	全4枚中3			
	所長		所長補佐		係長		設計	製図

仕切弁筐設置図

平面図

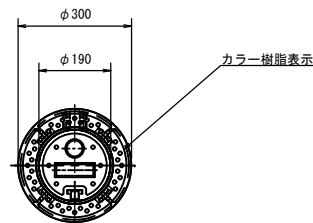


断面図

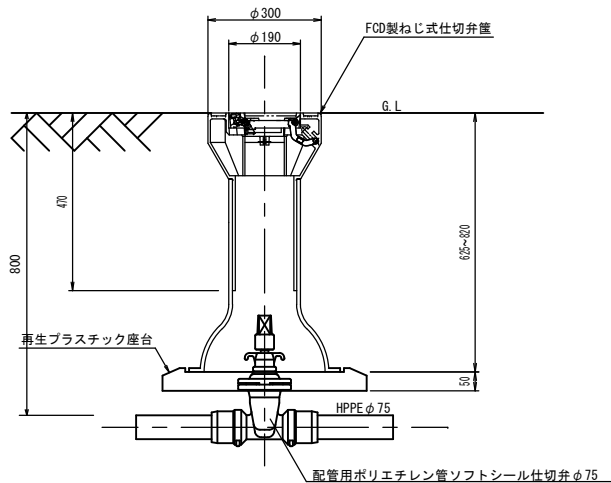


消火栓据付標準図

平面図

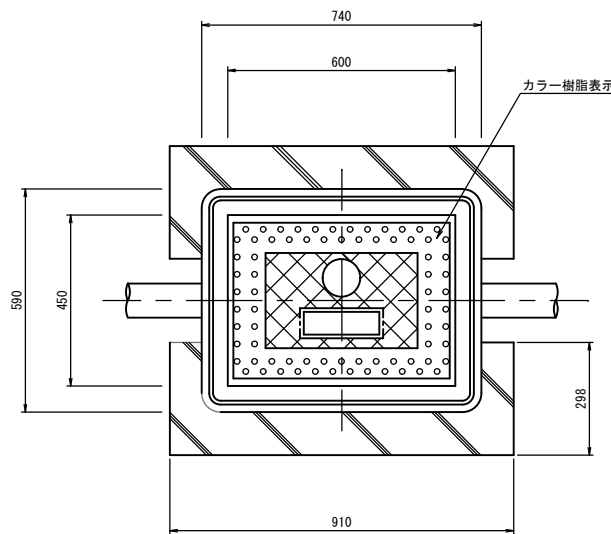

断面図

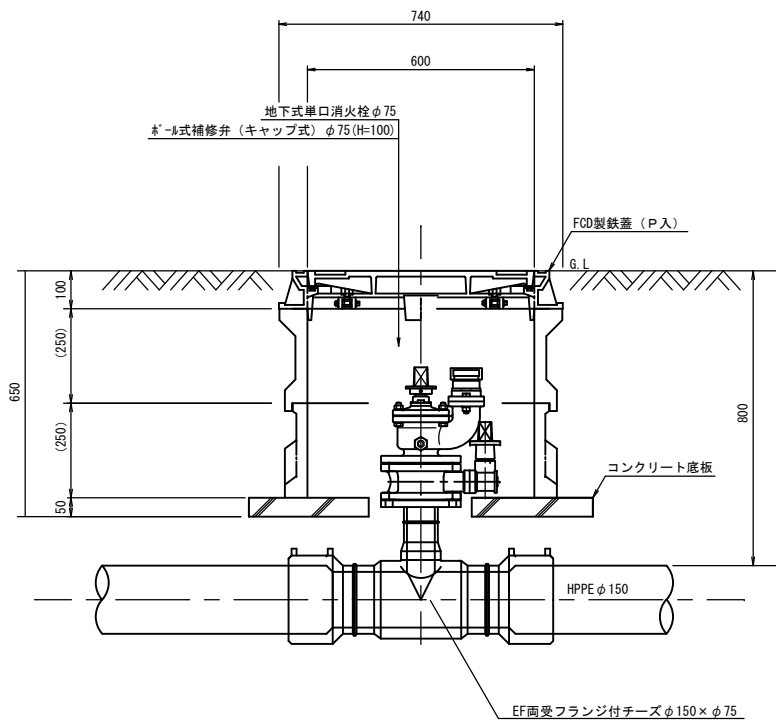

釜 石 市 水 道 事 業 所	令和6年度							
	施工箇所		釜石市小佐野町3丁目地内					
	工事名		小佐野地区配水管布設替工事					
	図名		水道施設標準図					
	縮尺		1:10					
	令和 年 月 日				全 4 枚中 4			
	所長		所長補佐		係長		設計	製図