



令和7年度 大渡地区他配水管布設替工事

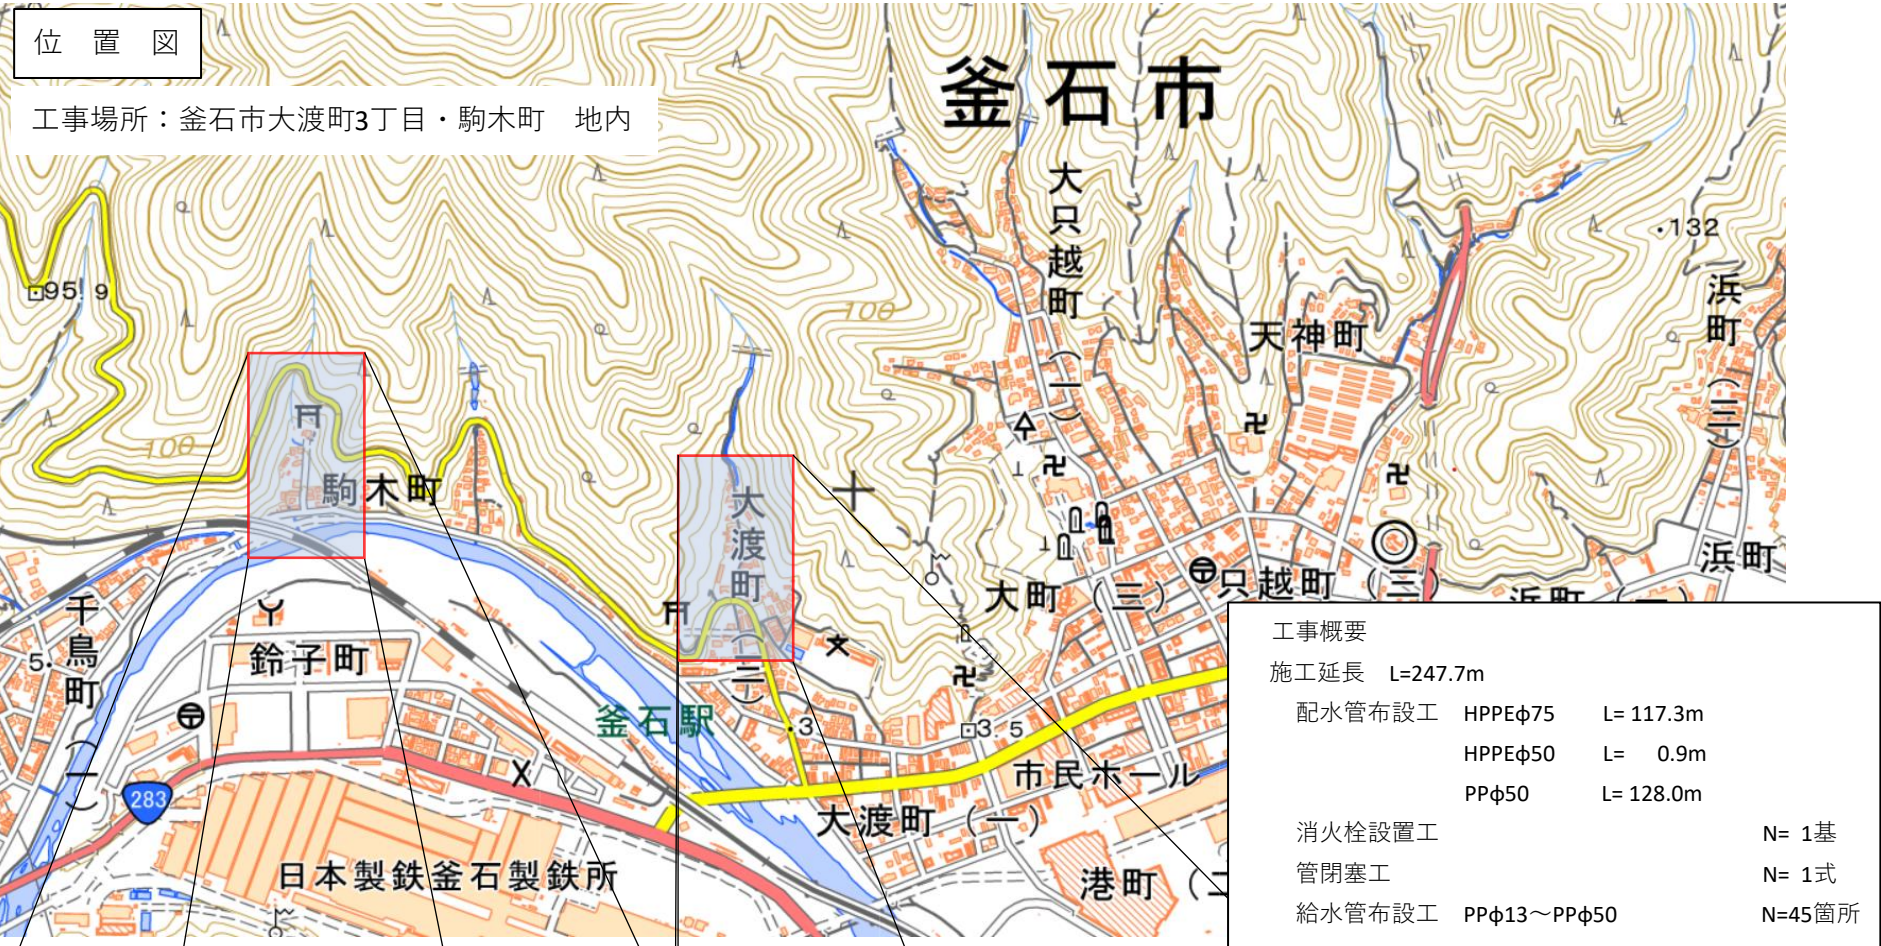

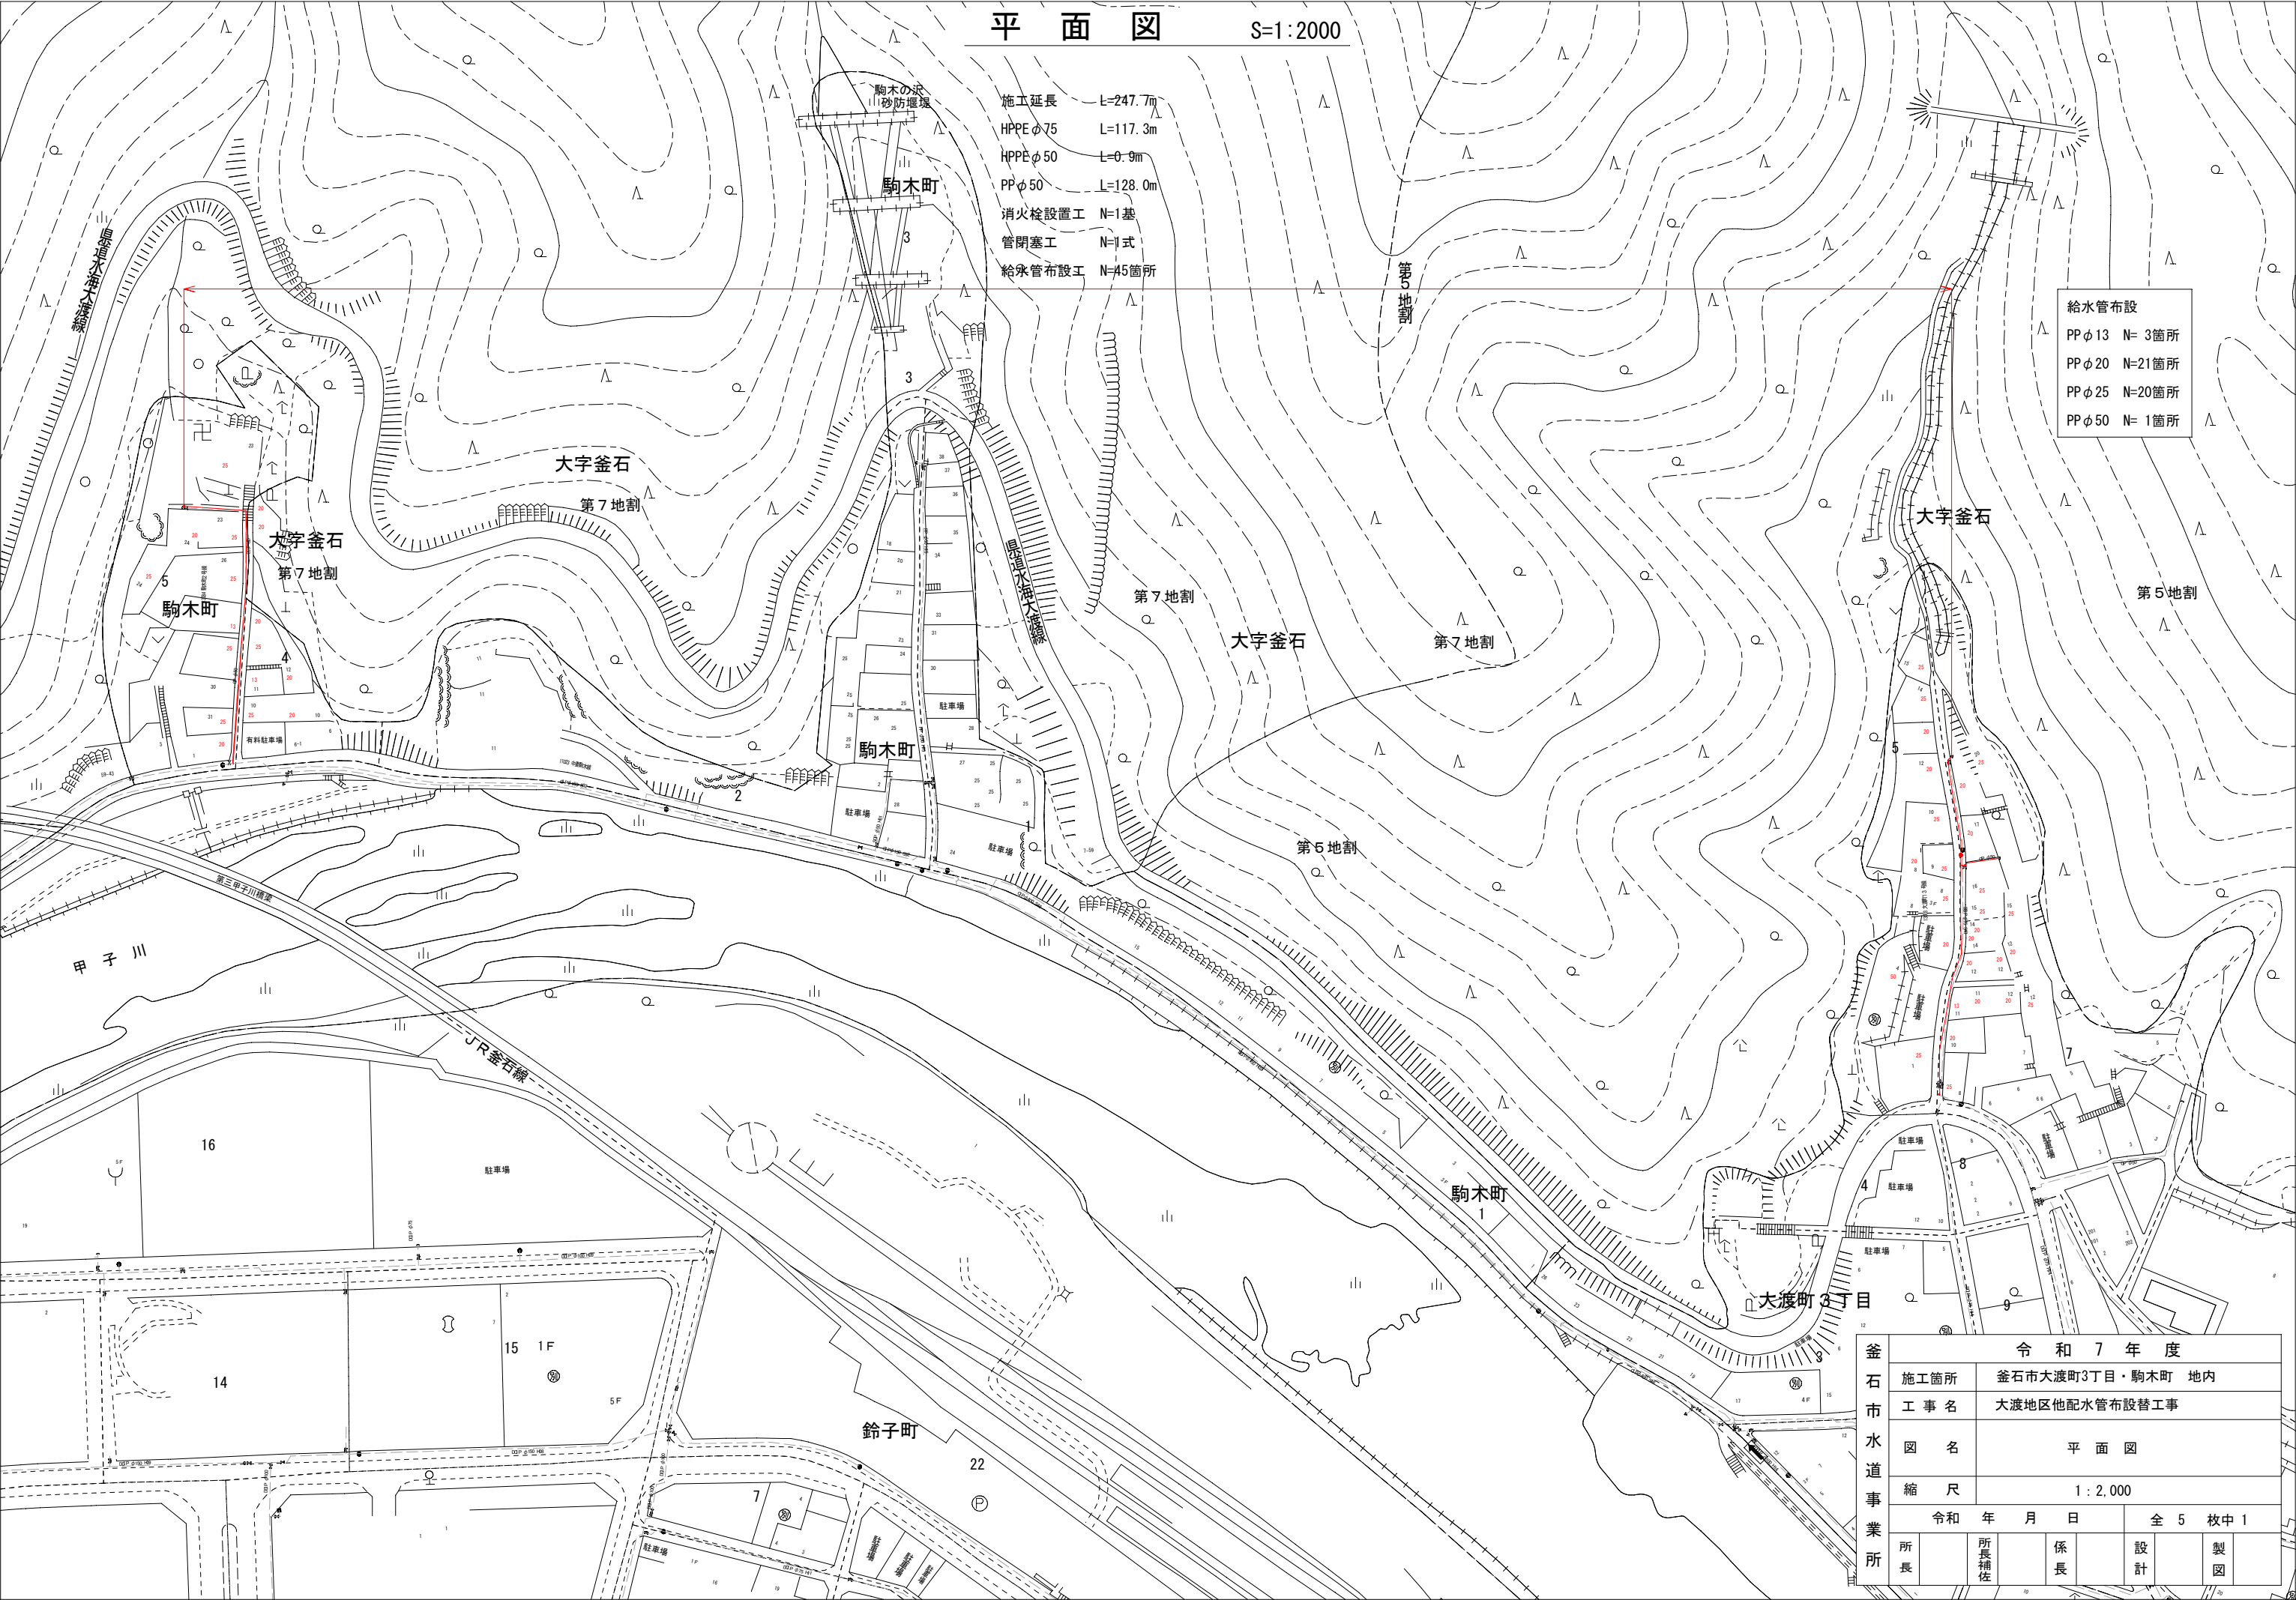


平面図 S=1:2000

施工延長 L=247.7m
HPPEφ75 L=117.3m
HPPEφ50 L=0.9m
PPφ50 L=128.0m
消火栓設置工 N=1基
管閉塞工 N=1式
給水管布設工 N=45箇所

給水管布設
PPφ13 N= 3箇所
PPφ20 N=21箇所
PPφ25 N=20箇所
PPφ50 N= 1箇所

釜石市水道事業所	令和7年度				
	施工箇所	釜石市大渡町3丁目・駒木町 地内			
	工事名	大渡地区他配水管布設替工事			
	図名	平面図			
	縮尺	1:2,000			
	令和 年 月 日			全 5 枚中 1	
	所長	所長補佐	係長	設計	製図


配 管 図 (1) S=1: f

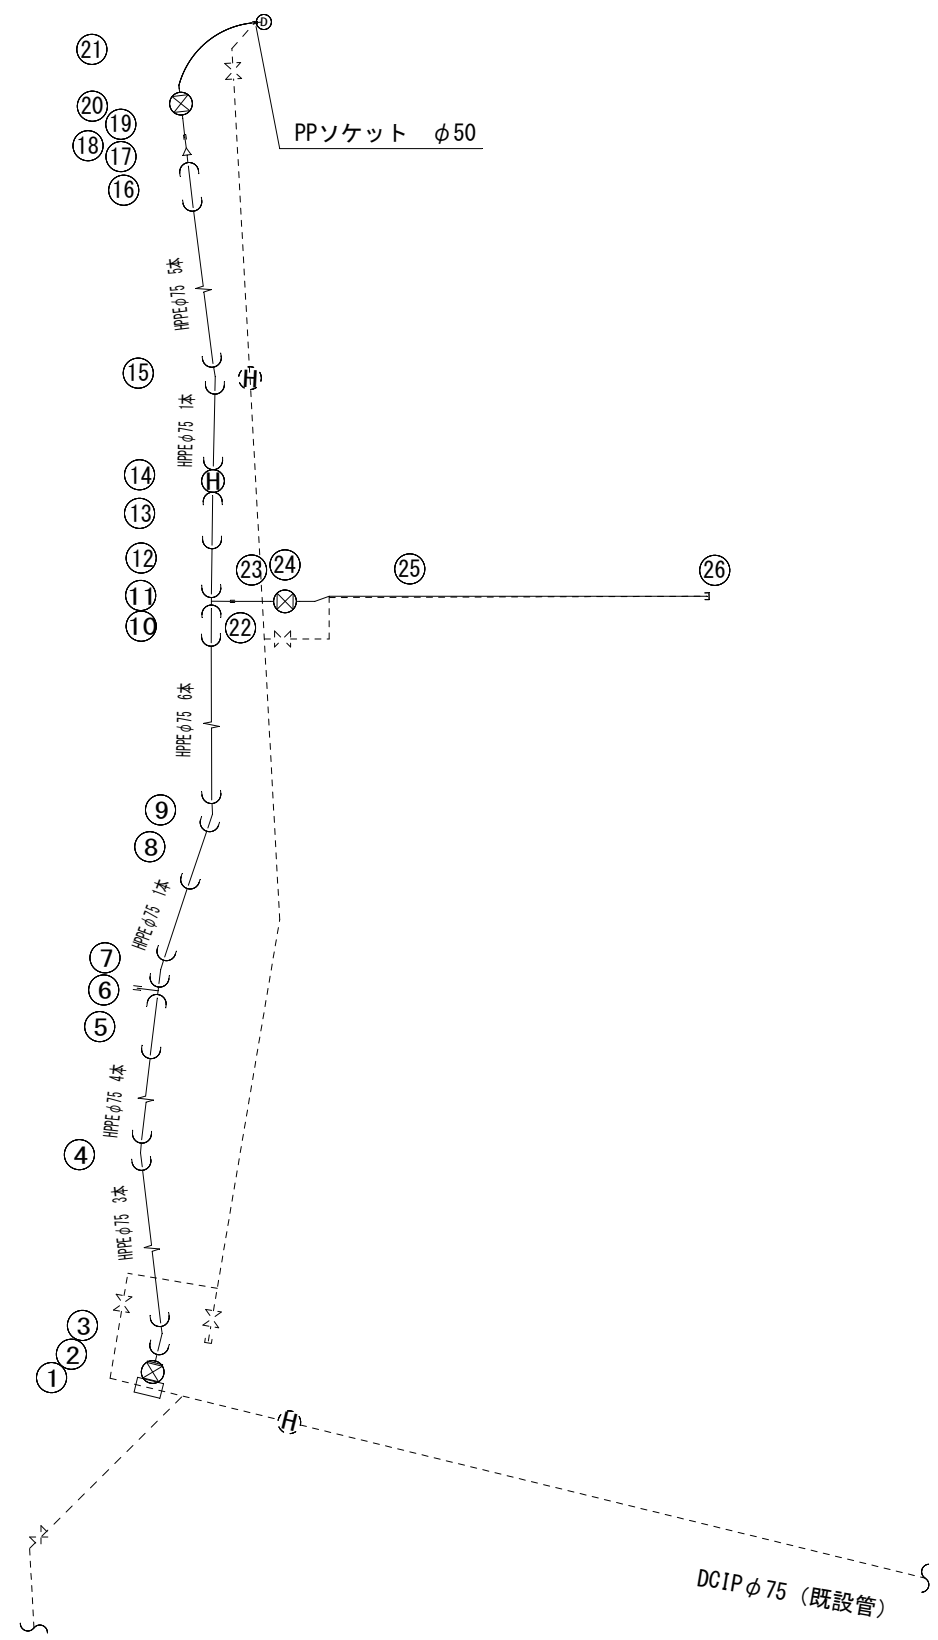

- ②⑥ PPパイプエンドφ50
- ②⑤ PPφ50 13.0m
- ②④ PP受口付ソフトシール仕切弁φ50
- ②③ PPφ50 1.0m
- ②②異種管メカジョイントPEφ50×PPφ50
- ②①PPφ50 2.5m
- ②①PP受口付ソフトシール仕切弁φ50
- ②①PPφ50 0.5m
- ②①異種管メカジョイントPEφ50×PPφ50
- ②①EF片受レデューサφ75×φ50
- ②①HPPEφ75 切管1.5m (乙)
- ②①EF片受ベンドφ75×11 1/4°
- 地下式消火栓
- ②①EF両受フランジ付チーズφ75×φ75
- ②①HPPEφ75 切管2.0m (乙)
- ②①HPPEφ75 切管1.5m (甲)
- ②①EF両受チーズφ75×φ50
- ②①HPPEφ75 切管1.0m (乙)
- ②①EF片受ベンドφ75×22 1/2°
- ②①HPPEφ75 切管4.0m (甲)
- ②①EF片受ベンドφ75×11 1/4°
- ②①EF両受チーズφ75×φ50
- ②①HPPEφ75 (フレンエント) 1本
- ②①EF片受ベンドφ75×11 1/4°
- ②①EF片受ベンドφ75×22 1/2°
- ②①EFフランジφ75
- (仕切弁付 鋳鉄管用)
- ②①不断水分岐用割T字管φ75×φ75

釜 石 市 水 道 事 業 所	令和7年度							
	施工箇所	釜石市大渡町・駒木町 地内						
	工 事 名	大渡地区他配水管布設替工事						
	図 名	配 管 図 (1)						
	縮 尺	1 : F						
	令和 年 月 日				全 5 枚中 2			
所長		所長補佐		係長		設計		製図

配 管 図 (2) S=1 : f

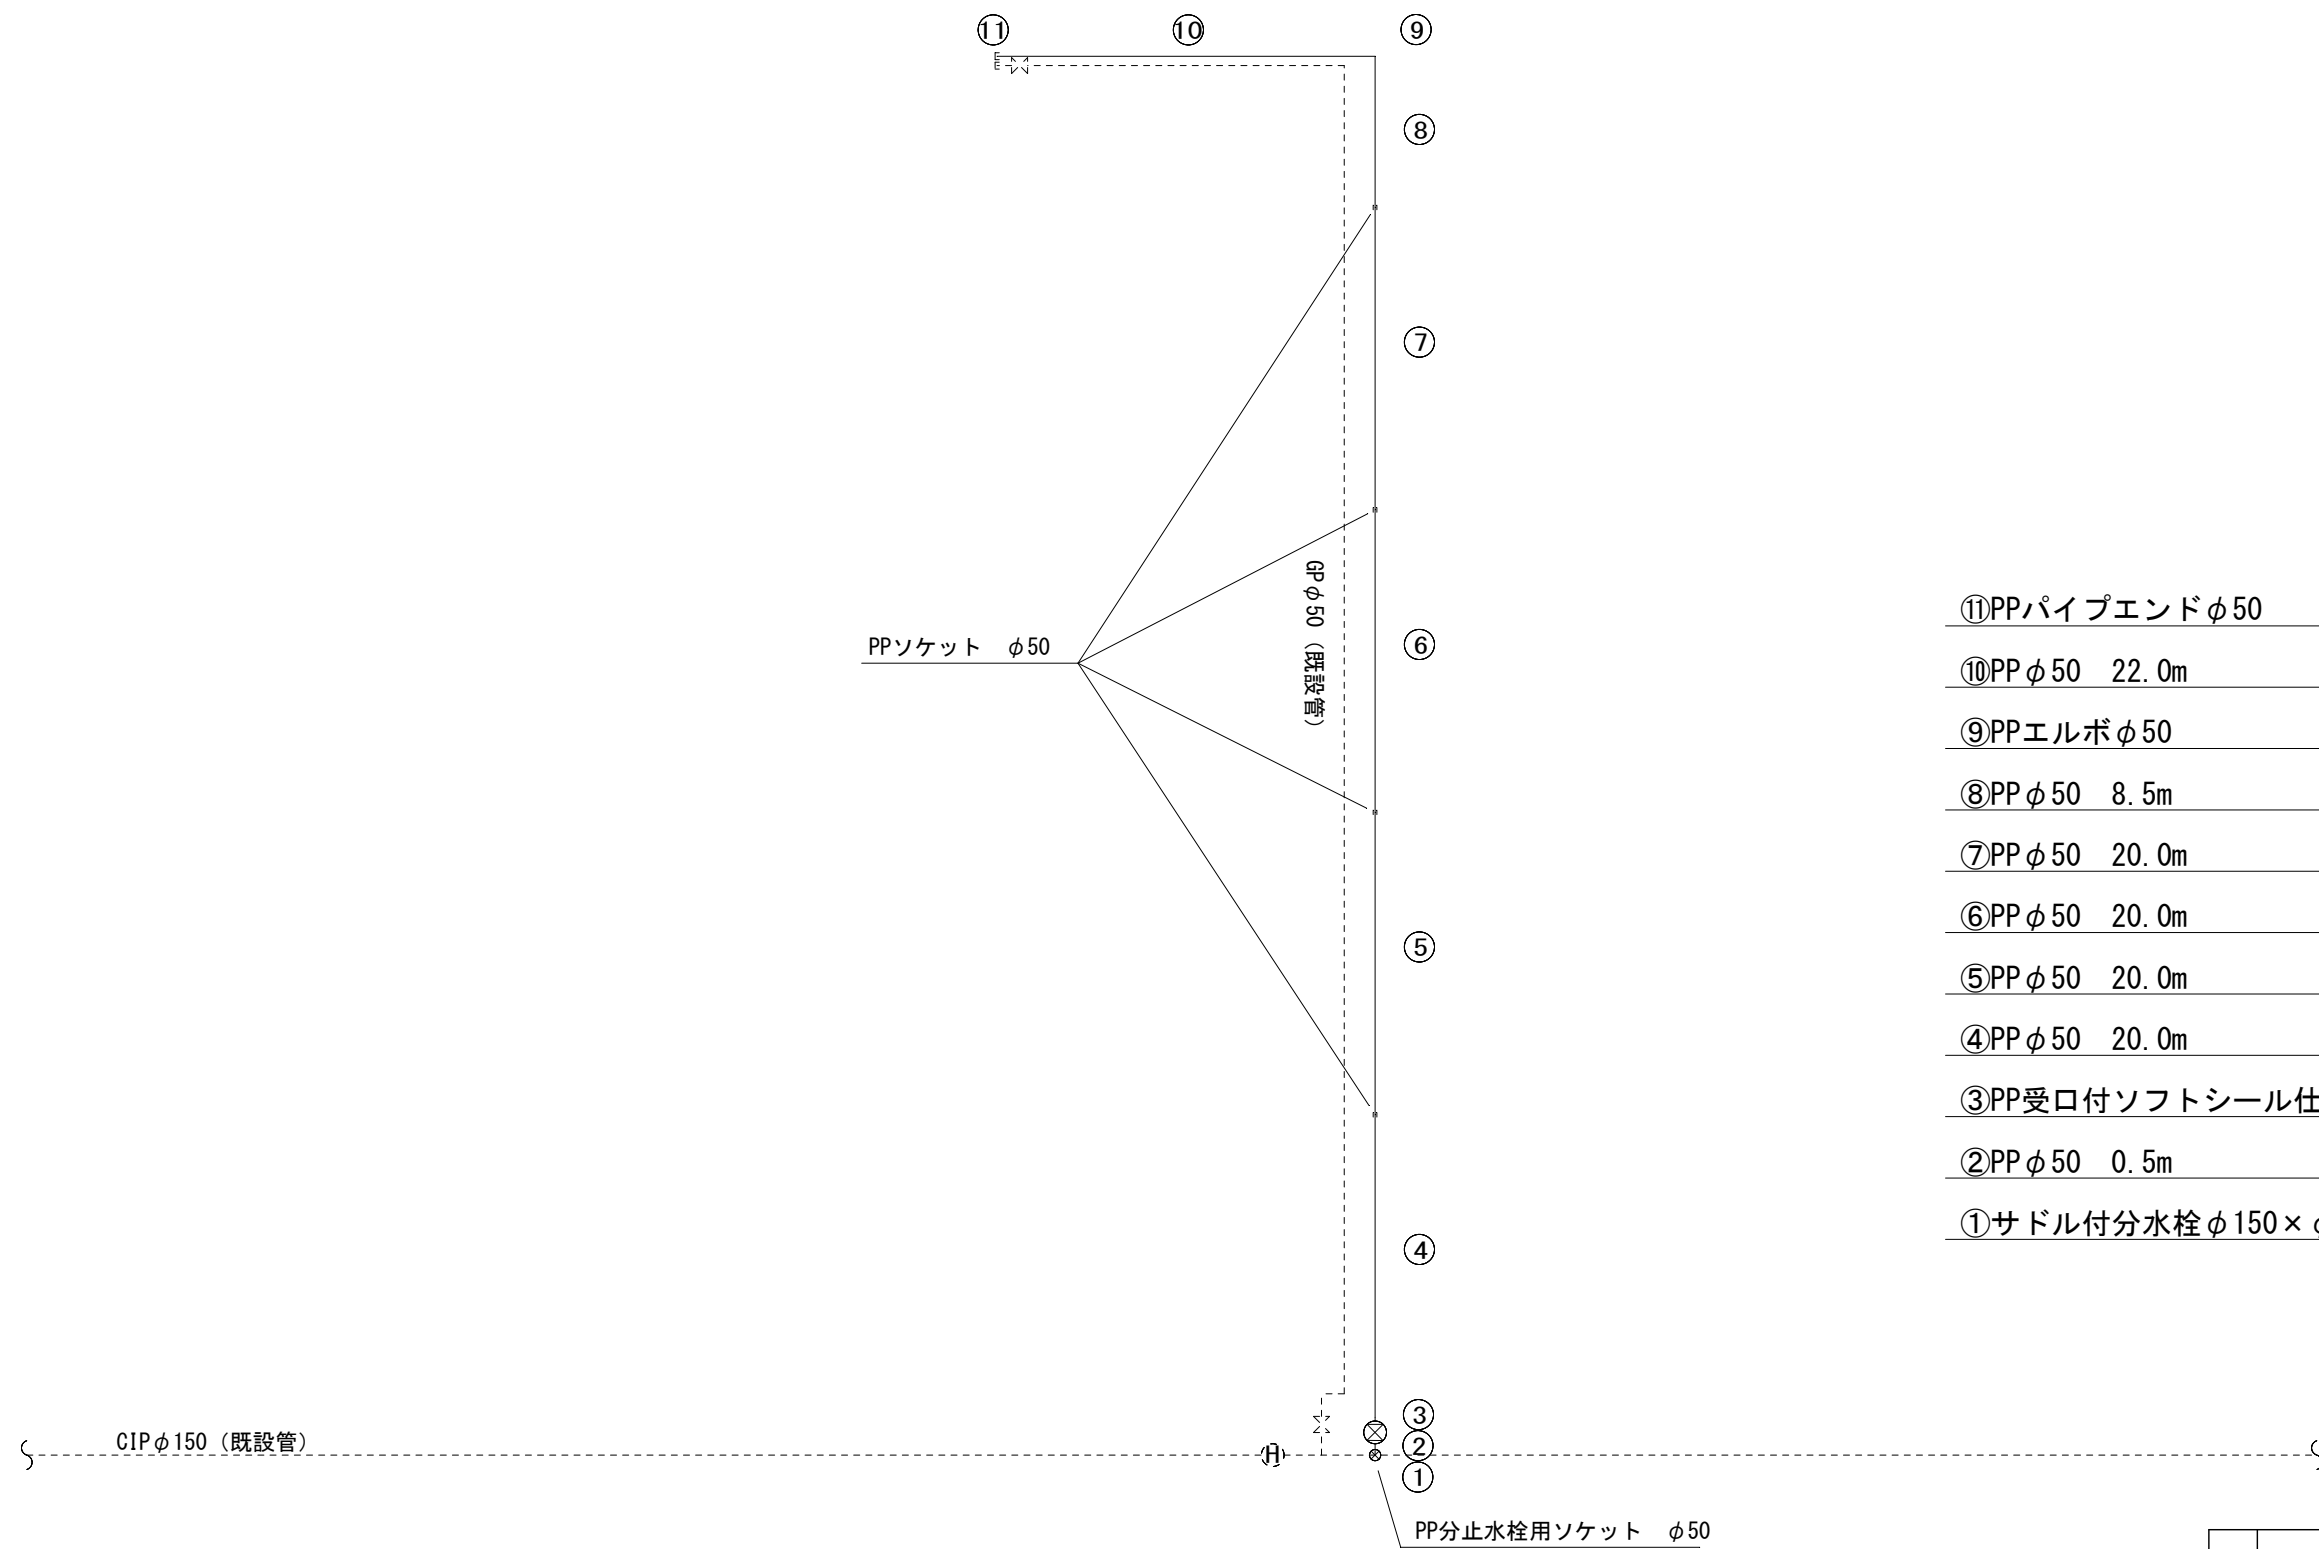


- ⑪PPパイプエンドφ50
- ⑩PPφ50 22.0m
- ⑨PPエルボφ50
- ⑧PPφ50 8.5m
- ⑦PPφ50 20.0m
- ⑥PPφ50 20.0m
- ⑤PPφ50 20.0m
- ④PPφ50 20.0m
- ③PP受口付ソフトシール仕切弁φ50
- ②PPφ50 0.5m
- ①サドル付分水栓φ150×φ50（鋳鉄管用）


釜 石 市 水 道 事 業 所	令和7年度									
	施工箇所		釜石市大渡町・駒木町 地内							
	工事名		大渡地区他配水管布設替工事							
	図名		配管図(2)							
	縮尺		1:F							
	令和 年 月 日					全 5 枚中 3				
所長		所長補佐		係長		設計		製図		

標準掘削断面図


車道 大渡町13号線

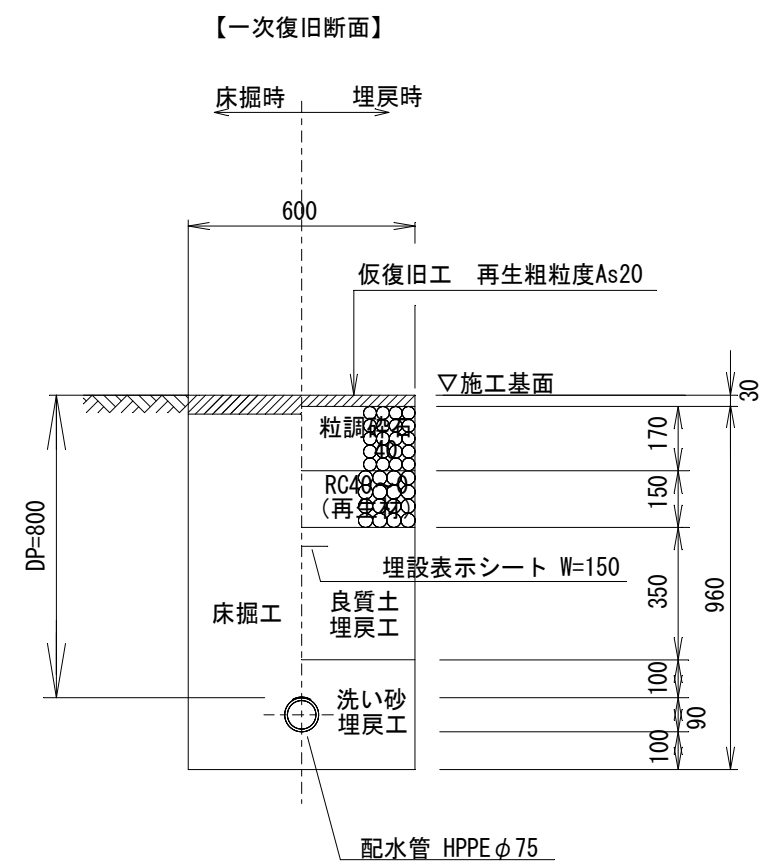


車道 駒木町2号線号線

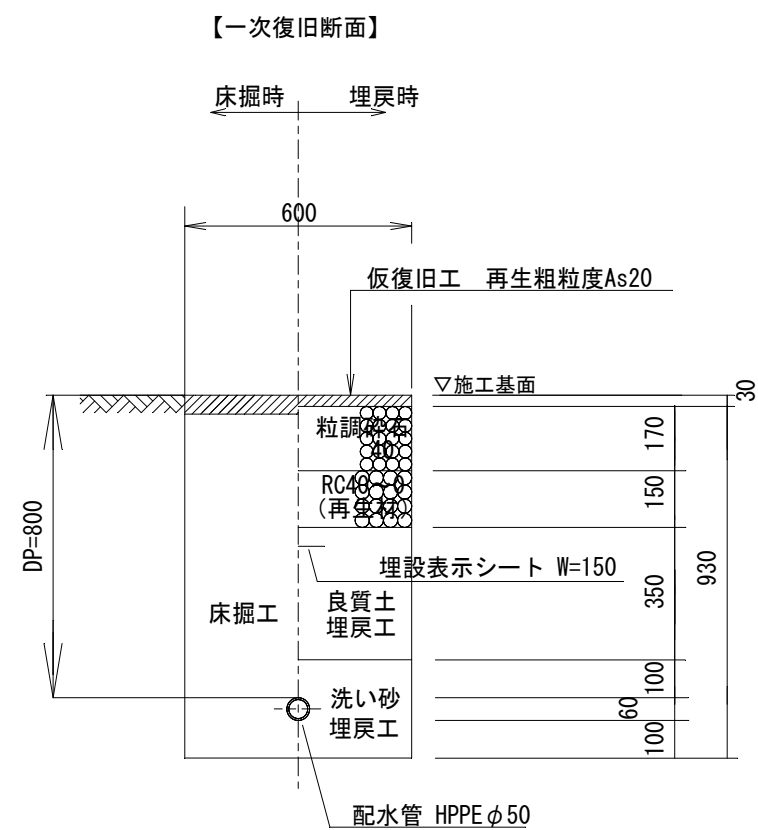

各戸給水切替部

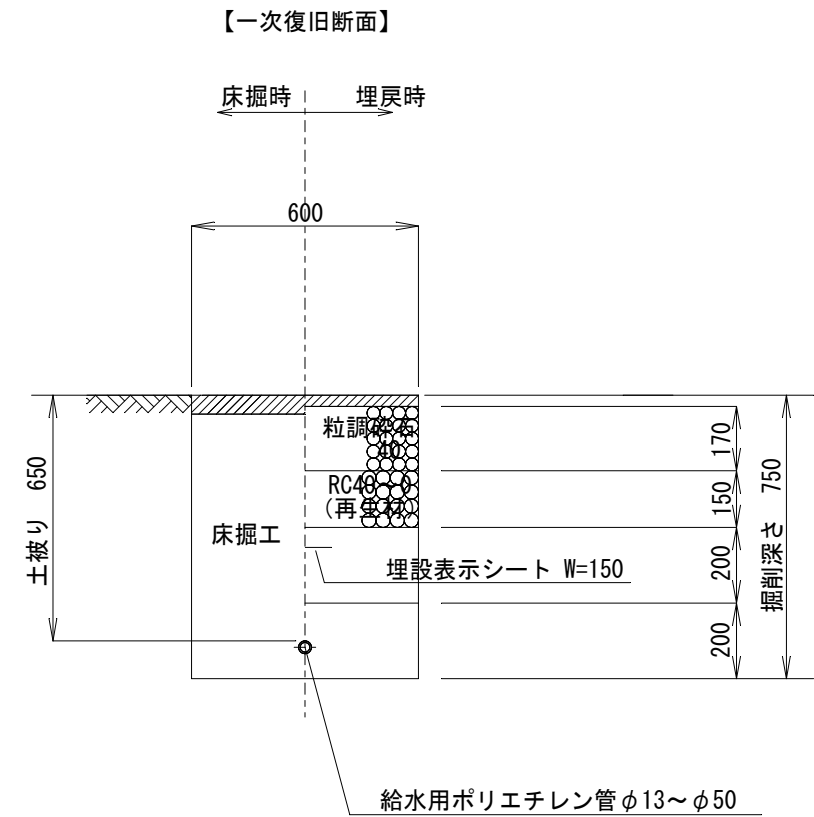


【二次復旧断面】

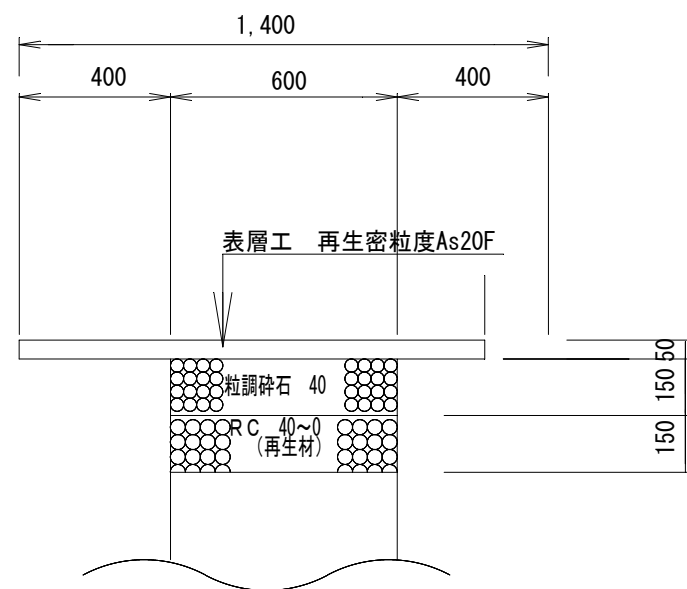


釜石市水道事業所	令和7年度							
	施工箇所		釜石市大渡町3丁目・駒木町 地内					
	工事名		大渡地区他配水管布設替工事					
	図名		標準断面図					
	縮尺		1 : 10					
	令和 年 月 日				全 5 枚中 4			
	所長		所長補佐		係長		設計	製図

仕切弁筐設置図

平面図

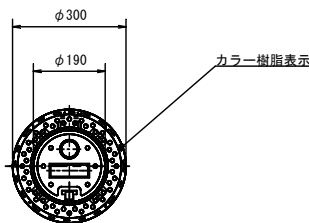


断面図

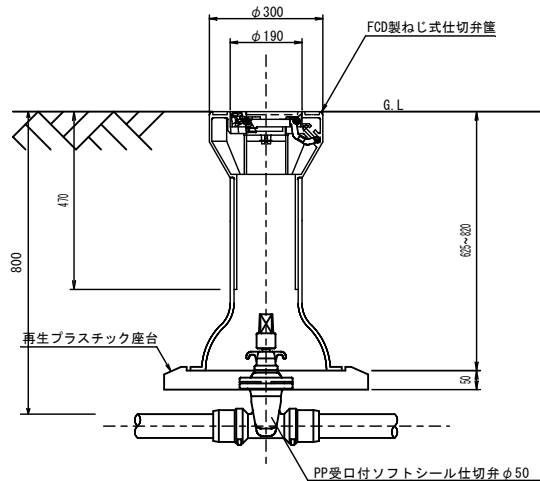


消火栓据付標準図

平面図

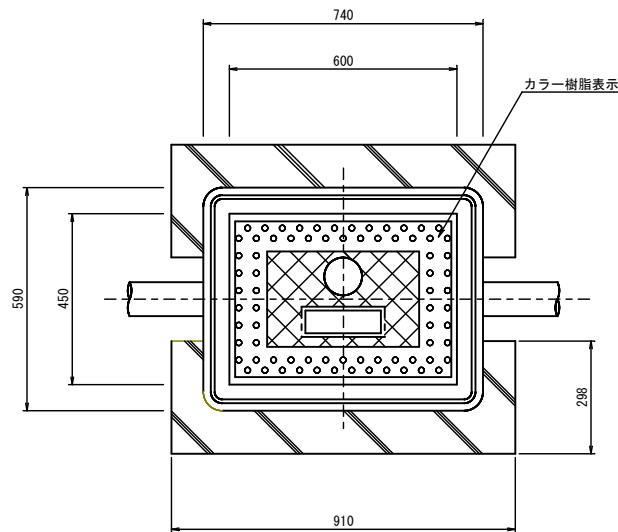

断面図

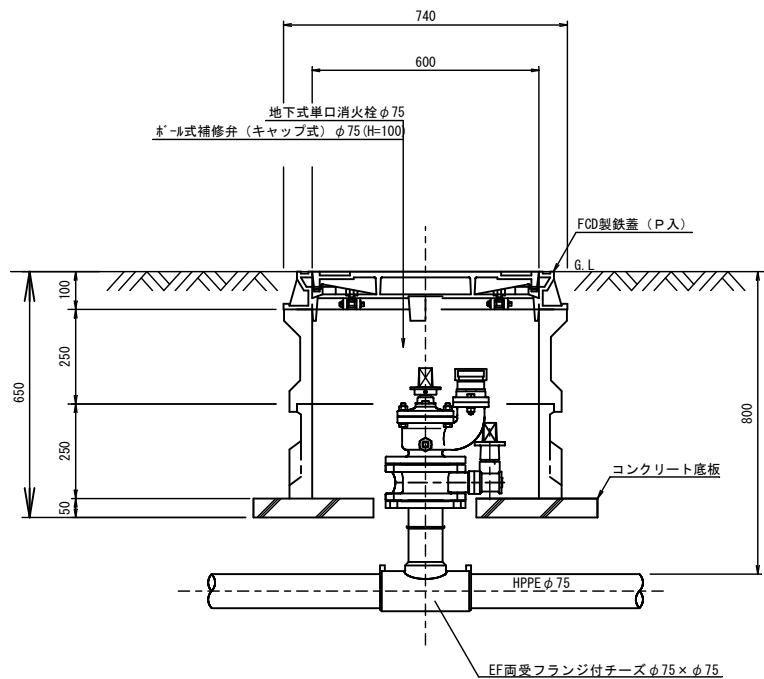

釜石市水道事業所	令和7年度									
	施工箇所		釜石市大渡町3丁目・駒木町 地内							
	工事名		大渡地区他配水管布設替工事							
	図名		水道施設標準図							
	縮尺		1:20							
	令和	年	月	日	全	5	枚	中	5	
所長		所長補佐		係長		設計		製図		