




橋野地区消防屯所建設（電気設備）工事

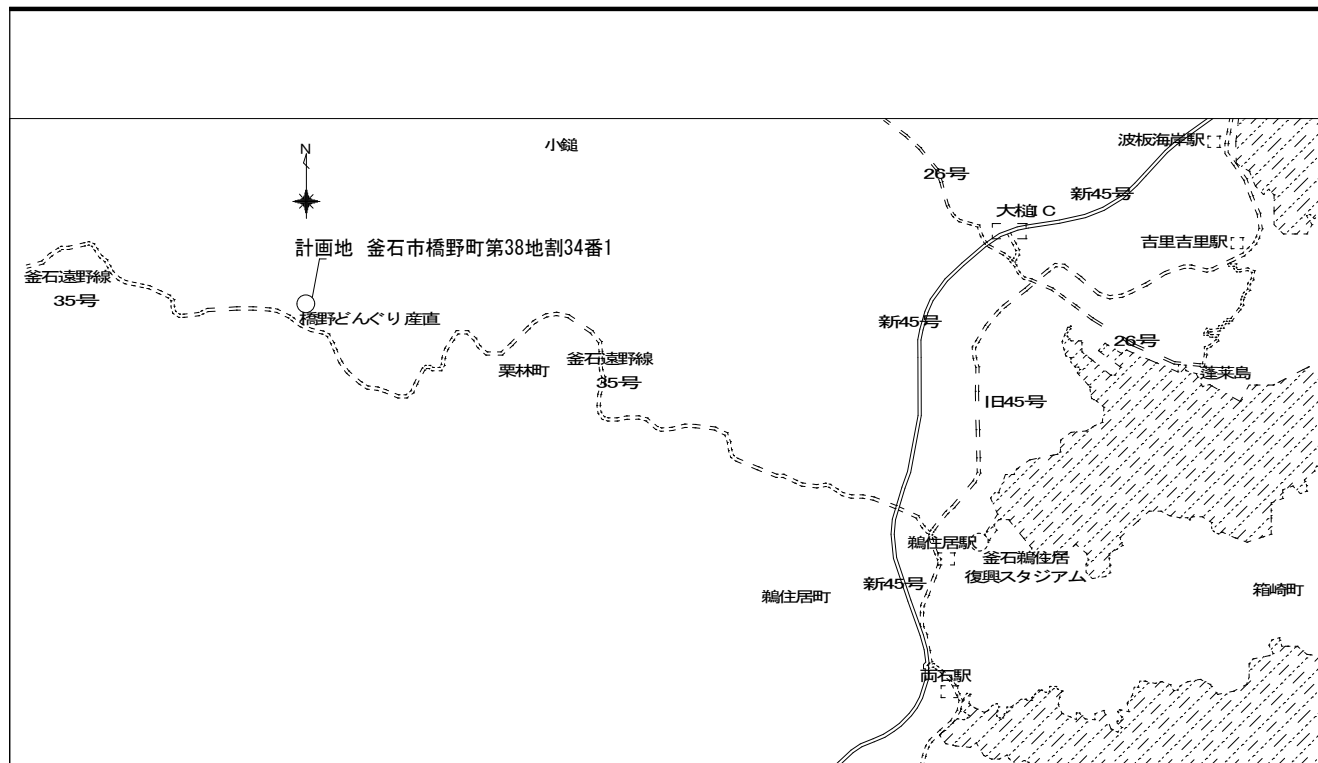

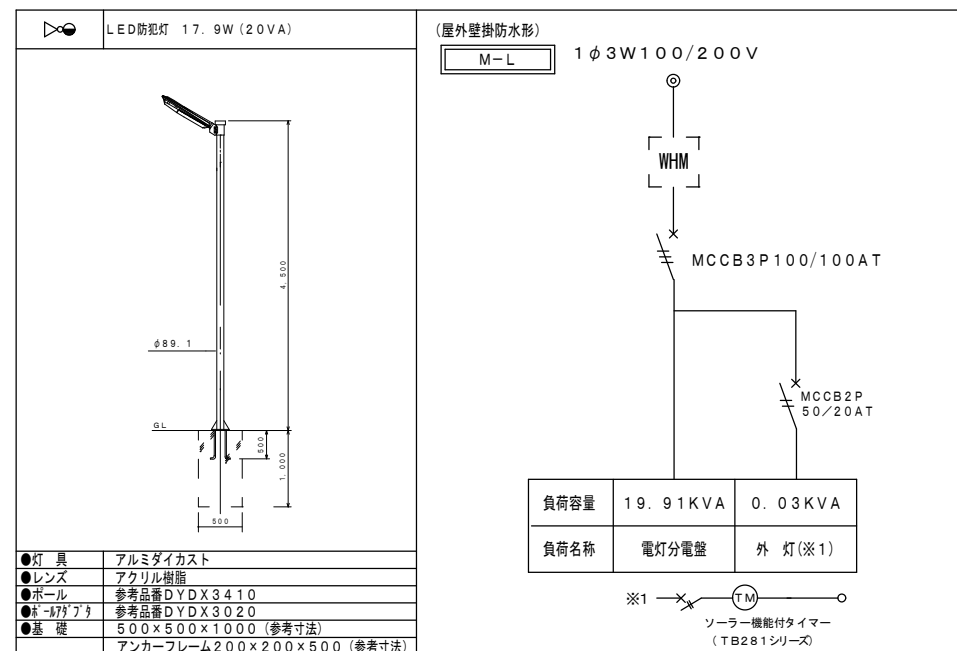

 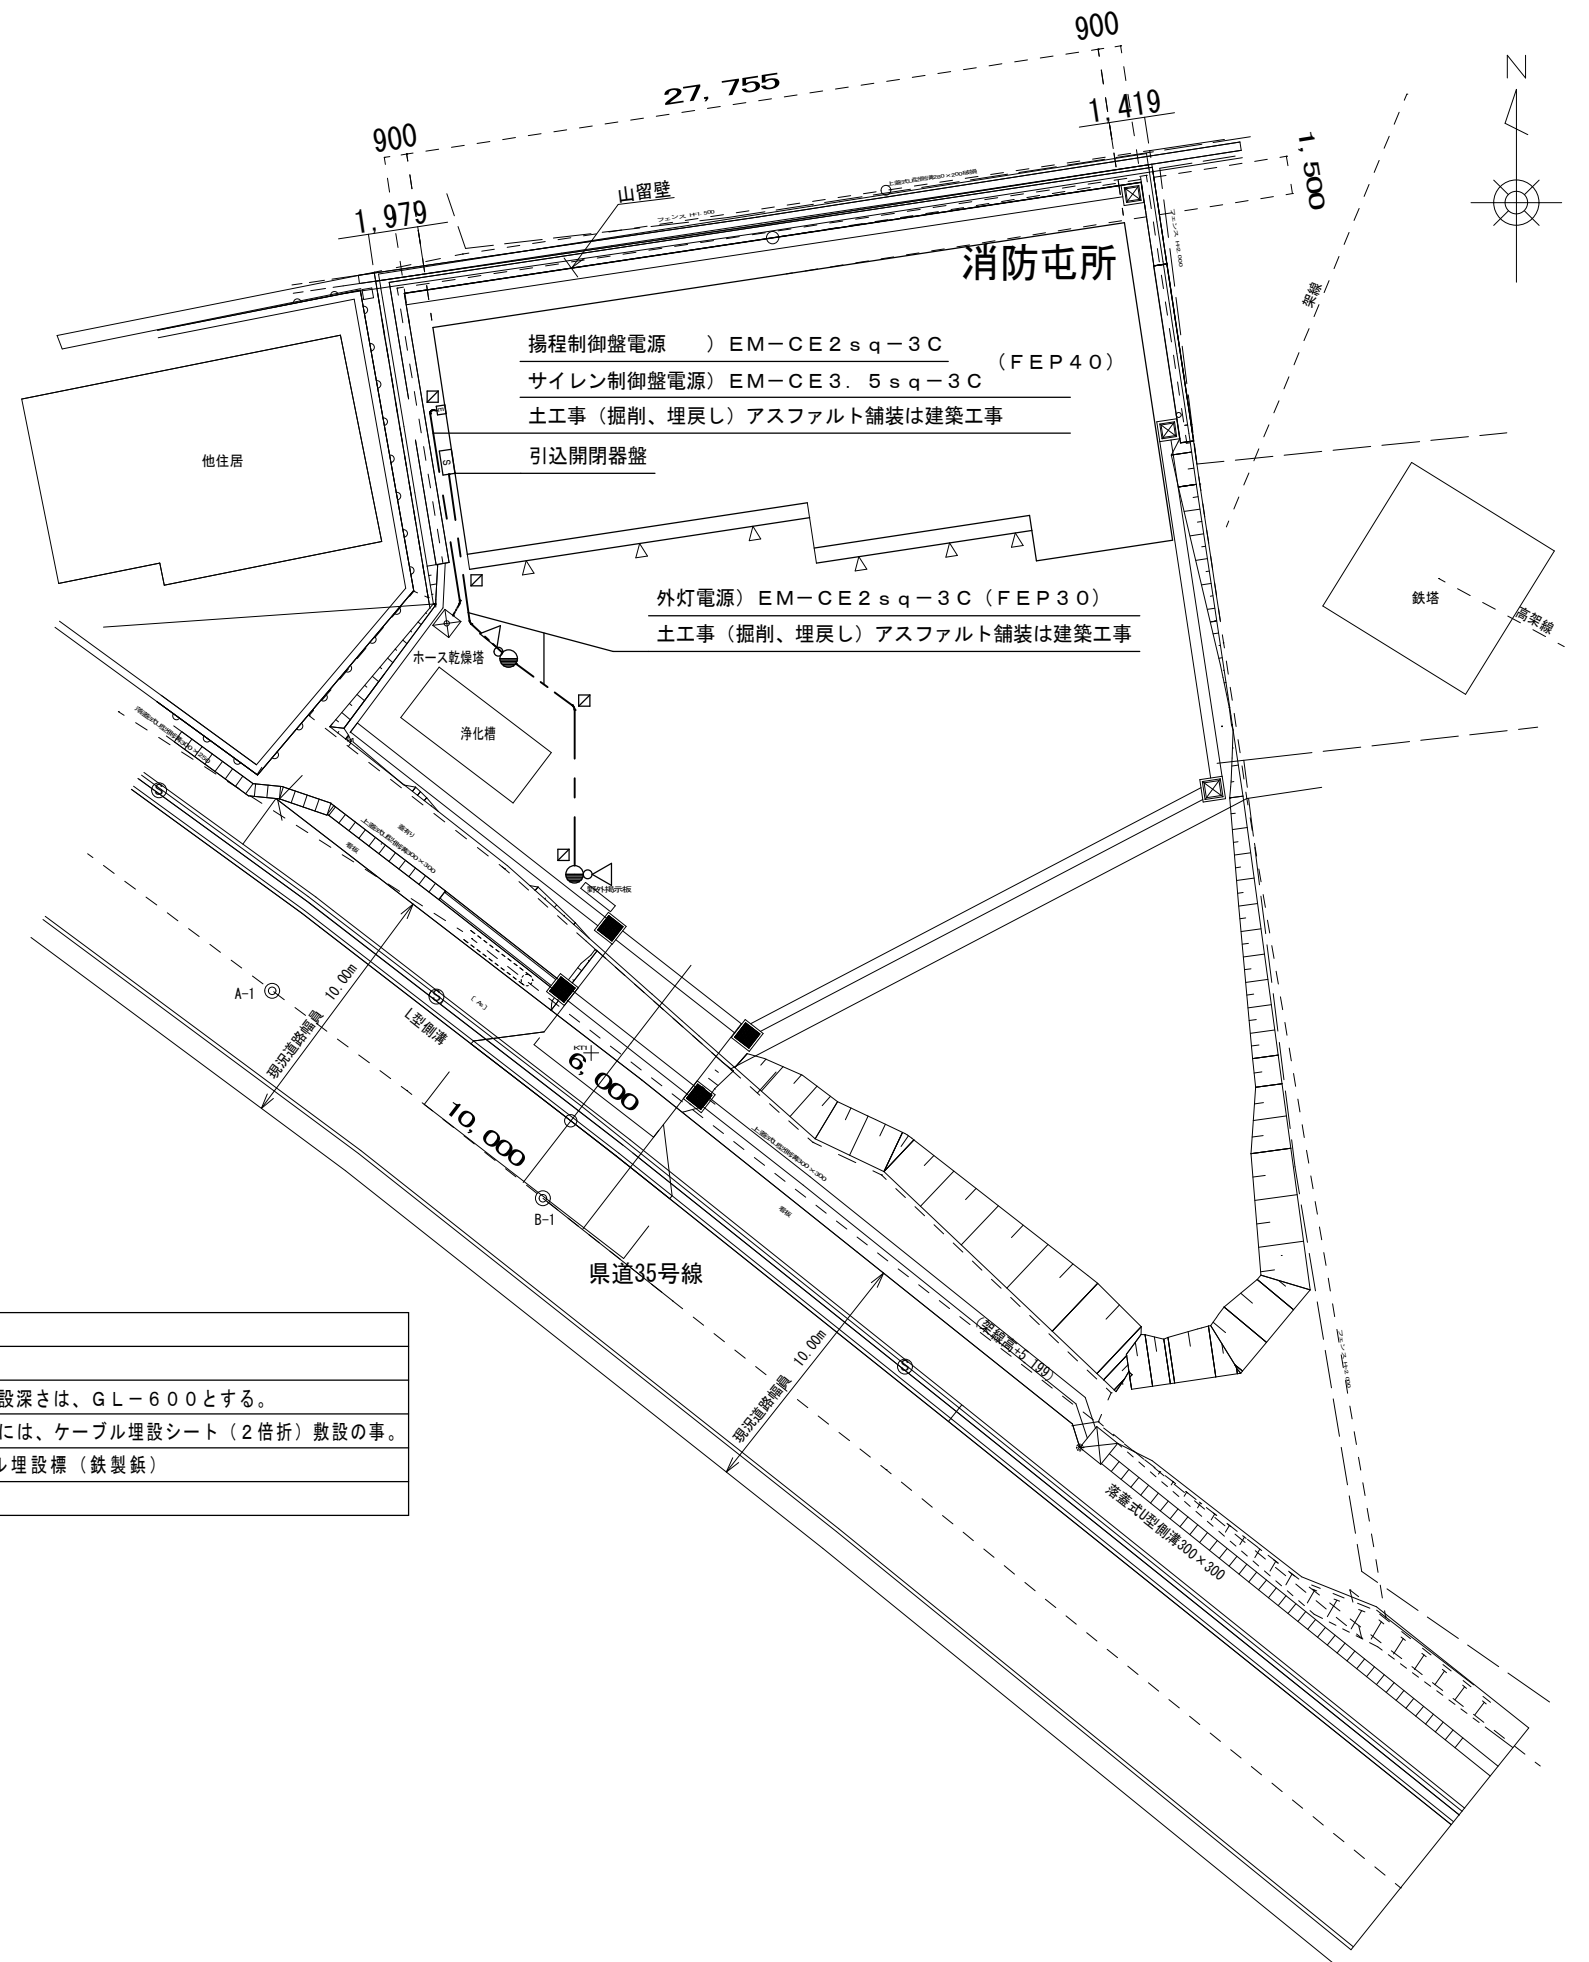


 

 
| 図 面 目 録 | | |
|---------|------------------|-------------------|
| 図面番号 | 図 面 内 容 | 縮 尺 |
| E - 0 1 | 電気設備工事特記仕様書 | NO SCALE |
| E - 0 2 | 配置図・付近見取図 | A1 1:150 A3 1:300 |
| E - 0 3 | 照明器具、分電盤結線図参考姿図 | NO SCALE |
| E - 0 4 | コンセント、浄化槽電源設備平面図 | A1 1:50 A3 1:100 |
| E - 0 5 | 幹線、電灯設備平面図 | A1 1:50 A3 1:100 |
| E - 0 6 | 弱電設備平面図 | A1 1:50 A3 1:100 |
| | | |
| | | |



付近見取図






| |
|-----------------------------------|
| 特記事項 |
| 注 記 |
| 1. 地中埋設配線の埋設深さは、GL-600とする。 |
| 2. 地中埋設配線部分には、ケーブル埋設シート（2倍折）敷設の事。 |
| 3. ☐ ケーブル埋設標（鉄製鋅） |
| |

| | | | | | | | |
|---|----------------------------|---|----------------------------|--|---------------------------|--|---------------------|
| A 1 | LEDベースライト LSS9-4-65 43W | B | LEDベースライト LSS9-2-15 11. 6W | C | 和風LEDベースライト 5120lm 50W | D | LEDダウンライト 820lm SB型 |
| A 2 | LEDベースライト LSS9-4-30 20. 6W | | | 枠：木製（強化和紙張り） | | | |
|  | |  | |  | |  | |
| E | 和風LEDシーリングライト（10畳用） | F | LEDキッチンライト 980lm 12W | G | LEDブラケットライト 1420lm 11. 2W | H | LED赤色灯 2. 2W |
| 4540lm 41W 強化和紙張り | | 壁面取付 スイッチ、コンセント付き | | | | | |
|  | |  | |  | |  | |
| I | LEDブラケットライト | J | LED投光器 6300lm 43. 3W | | | | |
| 1000lm 10. 7W 防湿防雨センサー付き | | | | | | | |
|  | |  | | | | | |

電灯分電盤


＜壁掛型ホーム分電盤 カバー付＞

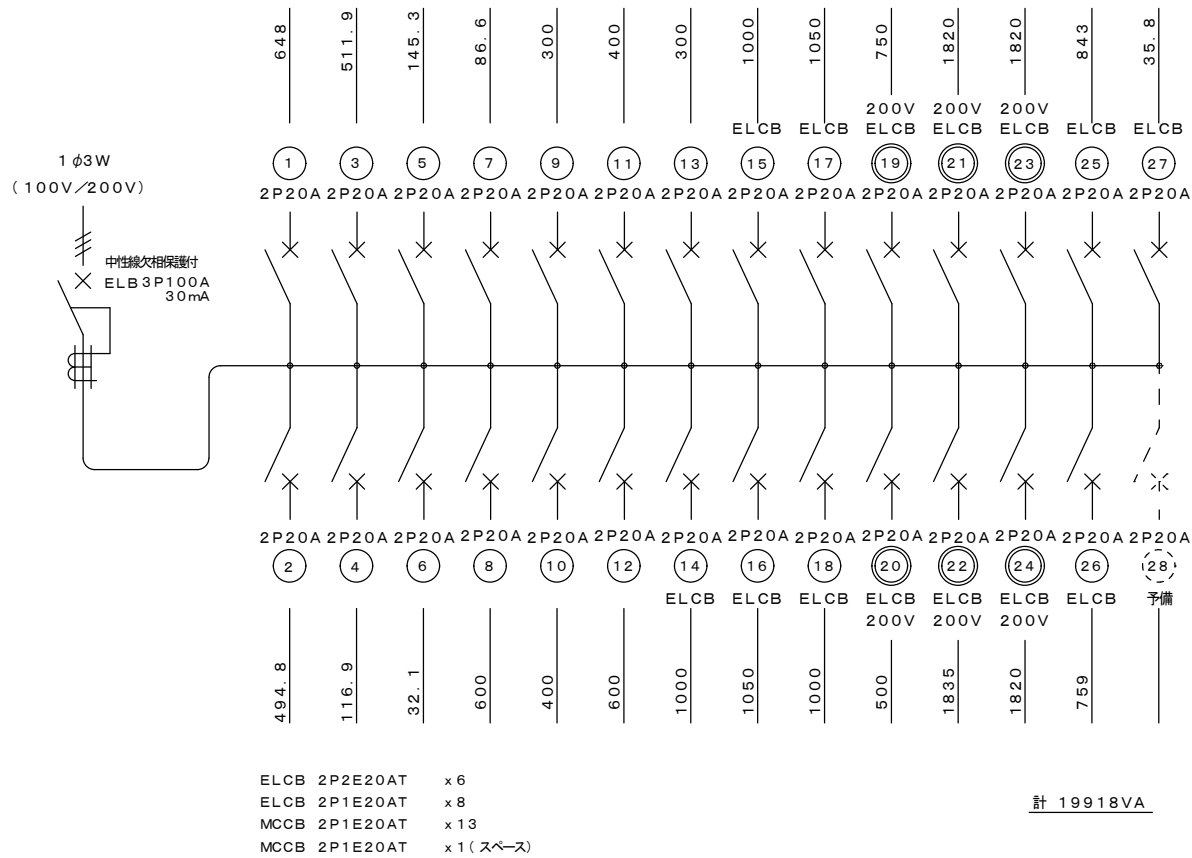

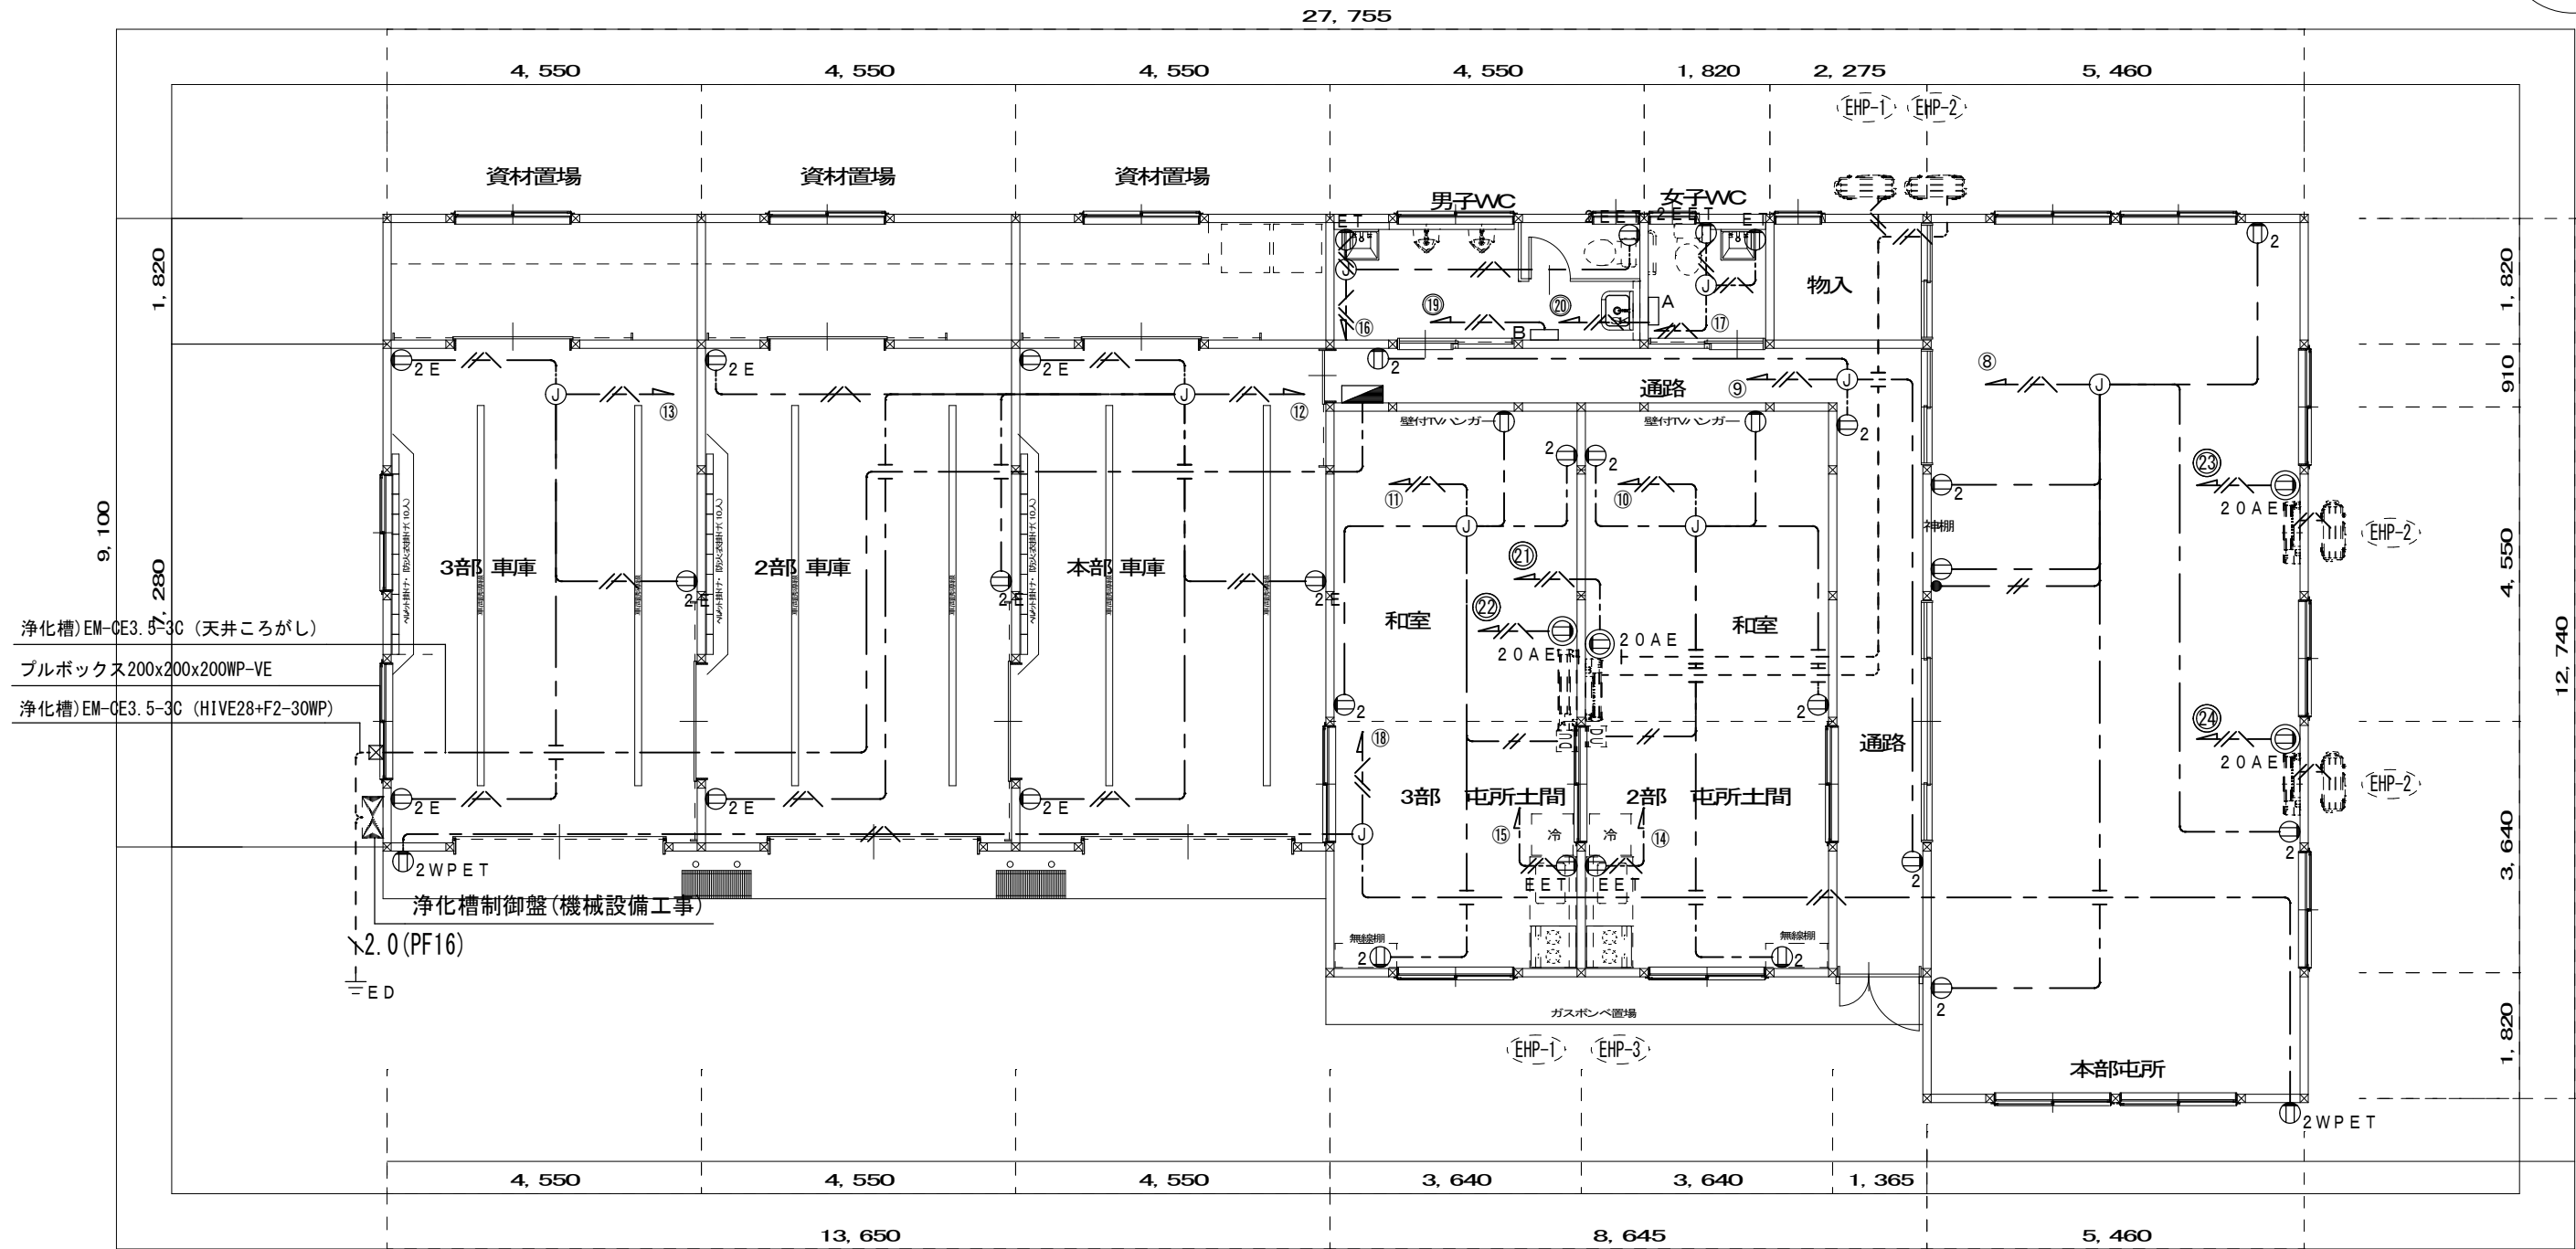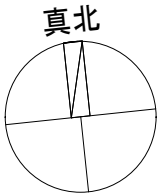



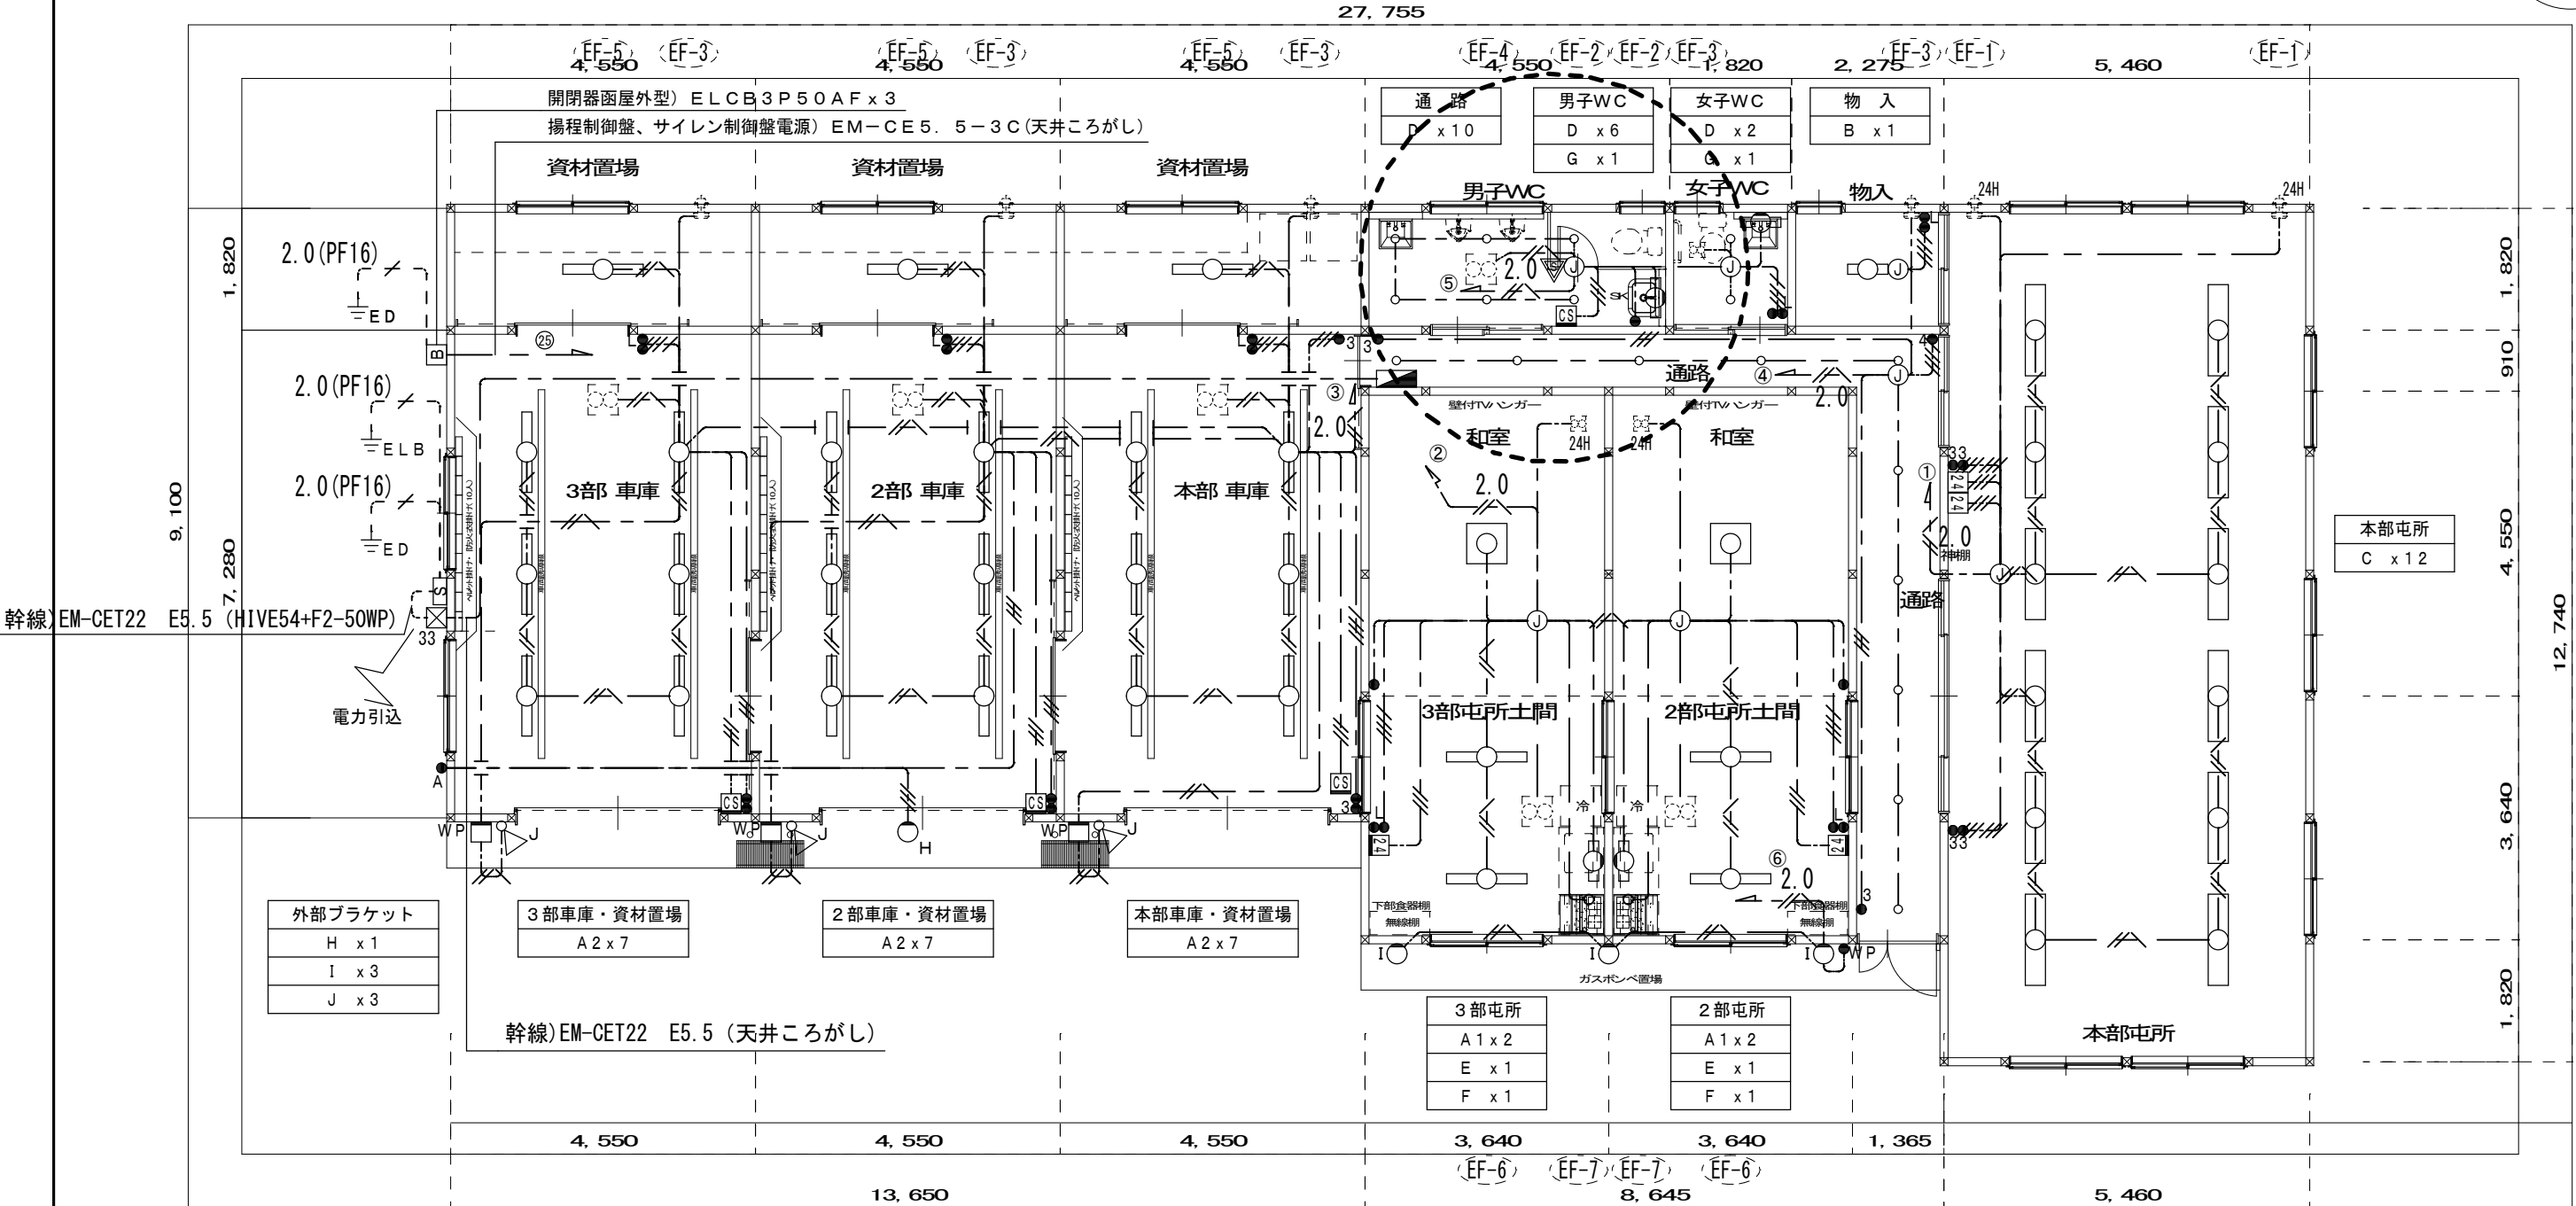

| (特記事項) | | |
|---------------------------------------|---------------|----------|
| 1. 図中特記なき配線は下記による。 | | |
| —//— | EM-EET1, 6-2C | (天井ころがし) |
| — -- — | EM-EET2, 0-2C | (天井ころがし) |
| —//— 2.0 | EM-EET2, 0-3C | (天井ころがし) |
| -//— 2.0 | EM-EET2, 0-3C | (冷媒管共巻) |
| ※ケーブル立下り部分は、適合P F 管にて保護する事。 | | |
| ※破線の空調機器関係については機械設備工事にて施工し電源関係は本工事の事。 | | |

| (特記事項) | | |
|------------------|-----------------------------|--|
| 2. 特記なき機器は下記による。 | | |
| ■ | 電灯分電盤 | ①2EET コンセント 2P15A-2E ET (樹脂製プレート) |
| ① | コンセント 2P15A-1 (樹脂製プレート) | ②20AE コンセント 2P20A-1E ET 250V (樹脂製プレート) |
| ①ET | コンセント 2P15A-1 ET (樹脂製プレート) | ①2WPET 防水コンセント 2P15AE-2 ET |
| ①EET | コンセント 2P15AE-1 ET (樹脂製プレート) | □A パネルヒーター 200V 500W サーモ内蔵型 |
| ①2 | コンセント 2P15A-2 (樹脂製プレート) | □B パネルヒーター 200V 750W サーモ内蔵型 |
| ①2E | コンセント 2P15A-2E (樹脂製プレート) | |



| (特記事項) | | |
|----------------------------|--------------------|----------|
| 1. 図中特記なき配線は下記による。 | | |
| — — — | EM-EEF1. 6-2C | (天井ころがし) |
| — // — | EM-EEF1. 6-3C | (天井ころがし) |
| — / / — | EM-EEF1. 6-3C (1E) | (天井ころがし) |
| — / / / — | EM-EEF1. 6-2C x2 | (天井ころがし) |
| — / / / / — | EM-EEF1. 6-3C x2 | (天井ころがし) |
| — / / / / 2.0 — | EM-EEF2. 0-3C | (天井ころがし) |
| ※ケーブル立下り部分は、適合P F管にて保護する事。 | | |

| (特記事項) | | | |
|---|-----------------------------------|---|-----------------------------------|
| 2. 特記なき機器は下記による。 | | | |
|  | 電灯分電盤 | ●A | 自動点滅器 100V 3A |
| ● | 埋込スイッチ 1P15A-1 (樹脂製プレート) |  | 熱線センサスイッチ 親器 |
| ● | 埋込スイッチ 1P15A-2 (樹脂製プレート) |  | 24換気用スイッチ(機械設備工事より支給とし本工事に取付) |
| ●L | 埋込スイッチ 1P15A-1+1PL15A-1 (樹脂製プレート) |  | 換気用コントロールスイッチ(機械設備工事より支給とし本工事に取付) |
| ●3 | 埋込スイッチ 1P15A-1+3W15A-1 (樹脂製プレート) | ※ケーブル立下り部分は、適合P F管にて保護する事。 | |
| ●3 | 埋込スイッチ 3W15A-1 (樹脂製プレート) | ※破線の換気設備については機械設備工事にて施工とし配線及び | |
| ●3 | 埋込スイッチ 3W15A-2 (樹脂製プレート) | 24Hスイッチ及び換気コントロールスイッチの取付は本工事にて行う事。 | |
| ●4 | 埋込スイッチ 4W-1 (樹脂製プレート) | ※破線の換気機器関係については機械設備工事にて施工し電源関係は本工事の事。 | |
| ●WP | 埋込スイッチ 1P15A-1 (防滴型プレート) | | |




YAHATA ARCHITECTS STUDIO
株式会社 八幡建設建築設計事務所
岩手県盛岡市南町第4 地蔵2 6 番地1 2
TEL0193-23-6438 FAX0193-23-6712

一級建築士事務所
岩手県
第お(2711) 1270号
一級建築士登録
第199484号
八幡康正

| | | | | |
|----|----|----|----|----|
| 承認 | 審査 | 検図 | 製図 | 特記 |
| | | | | |
| | | | | |
| | | | | |

| | | |
|------|------|------|
| 改訂番号 | 改訂月日 | 改訂内容 |
| | | |
| | | |
| | | |

| | |
|------|-----------------------|
| 業務番号 | 工事名称 |
| | 橋野地区消防屯所建設(電気設備) 工事 |
| 図面内容 | 幹線、電灯設備平面図 |
| 縮尺 | A1 1: 50 A3 1: 100 |
| 図面番号 | E-05 |

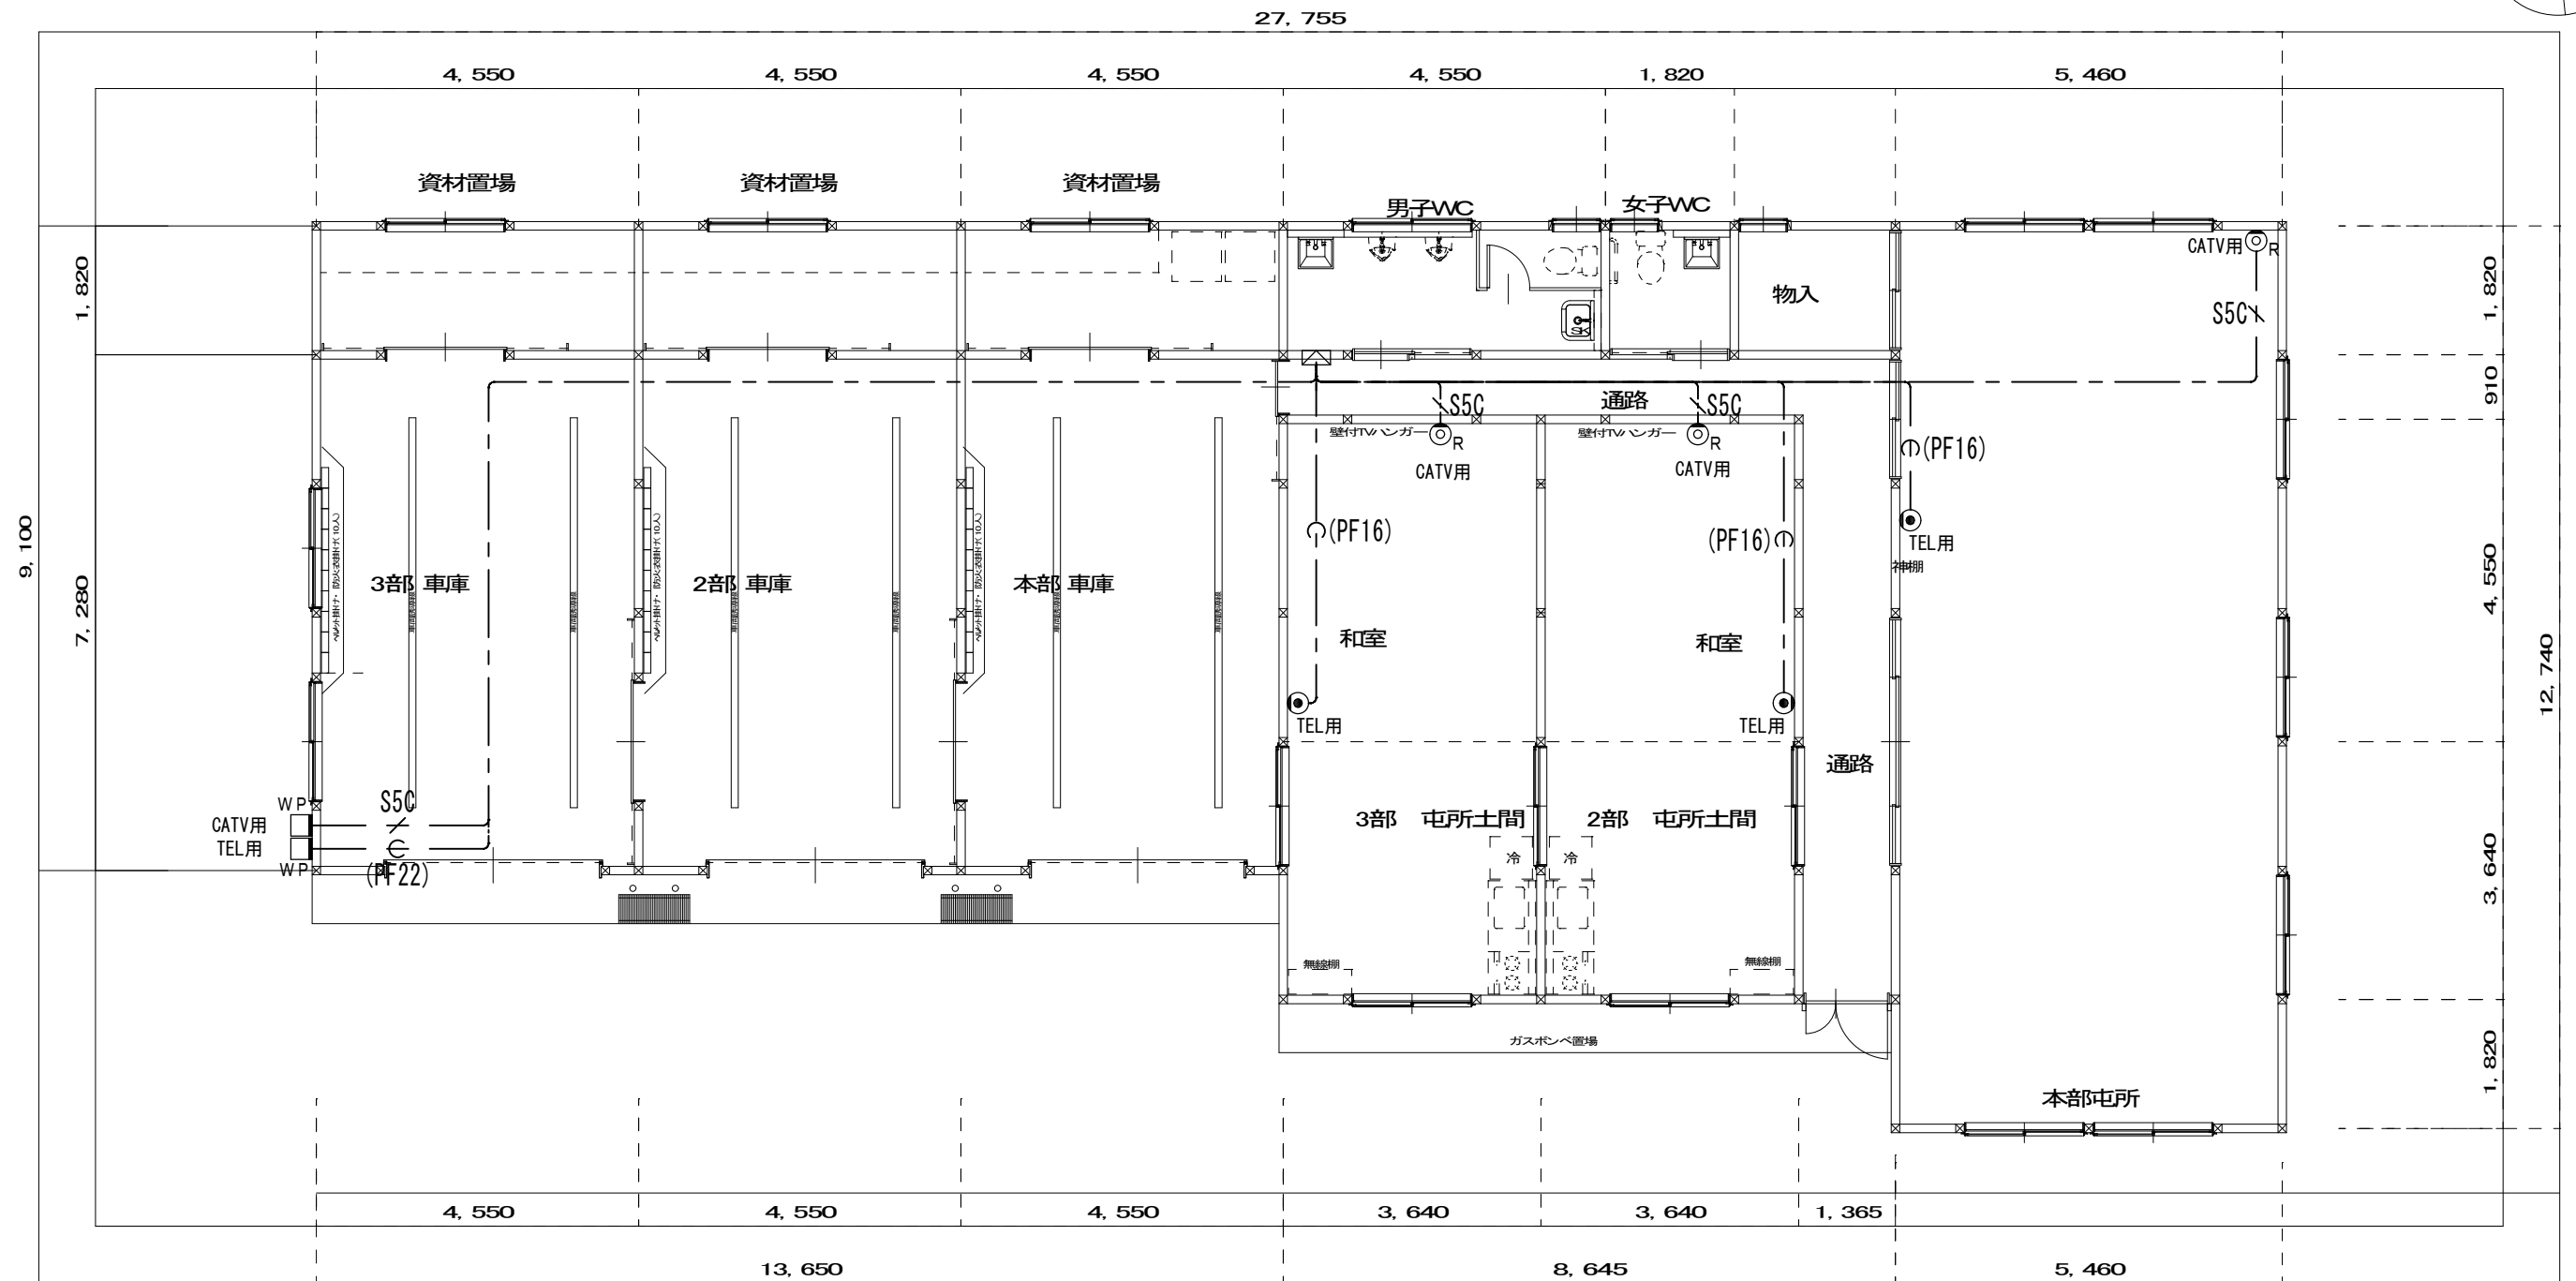

| | |
|---|------------------------------|
|  | TV機器収納函 (TV-T2) |
| | UHF・BS/CS・CATV7'~8' x 1 (SP) |
| | 4分配 (SH-D4) x 1 (SP) |
| | 露出コネクタ 2P15A x 2 (SP) |
| | 収納ボックス 400 x 400 x 120 |